


Lista de materiais		
Elétrica		
Acessórios p/ eletrodutos		
Caixa PVC 4x2"	3	pç
Caixa PVC octogonal 3x3"	3	pç
Luva PVC rosca 1"	1	pç
1.1/2"	3	pç
Acessórios uso geral		
Bucha de nylon S4	13	pç
S6	18	pç
Parafuso fenda galvan. cab. panela 2,9x25mm autoatarrachante	13	pç
4,2x32mm autoatarrachante	18	pç
Cabo Unipolar (cobre)		
Isol.PVC - 450/750V (ref. Pirastic Ecoplus BWF Flexível)		
2.5 mm² - Amarelo	7,6	m
2.5 mm² - Azul claro	15,6	m
2.5 mm² - Preto	13	m
2.5 mm² - Verde-amarelo	15,6	m
4 mm² - Azul claro	15,2	m
4 mm² - Branco	3,8	m
4 mm² - Preto	7,6	m
4 mm² - Verde-amarelo	15,2	m
4 mm² - Vermelho	3,8	m
6 mm² - Azul claro	24,5	m
6 mm² - Branco	24,5	m
6 mm² - Preto	24,5	m
6 mm² - Verde-amarelo	24,5	m
6 mm² - Vermelho	24,5	m
Caixa de passagem - embutir		
Aço pintada (ref Lukbox) 150x150x80 mm	1	pç
Dispositivo Elétrico - embutido		
Placa 2x4"		
Interruptor simples - 1 tecla	2	pç
Placa c/ furo	1	pç
Eletroduto PVC rosca		
Braçadeira galvan. tipo cunha 1"	6	pç
1.1/2"	12	pç
3/4"	13	pç
Curva 90° 3/4"	1	pç
Eletroduto, vara 3,0m 1"	5,5	m
1.1/2"	11,4	m
3/4"	11,8	m
Luminária e acessórios		
Reator eletromagnético p/ fluorescente compacta		
1x11 W	1	pç
Soquete base 2G 7	1	pç
base E 27	2	pç
Spot 1 compacta	2	pç
Lâmpada fluorescente		
Compacta reator integrado 9 W	1	pç
Compacta reator não integrado - simples 11 W	1	pç
Lâmpadas Led		
Classic A 7W	1	pç

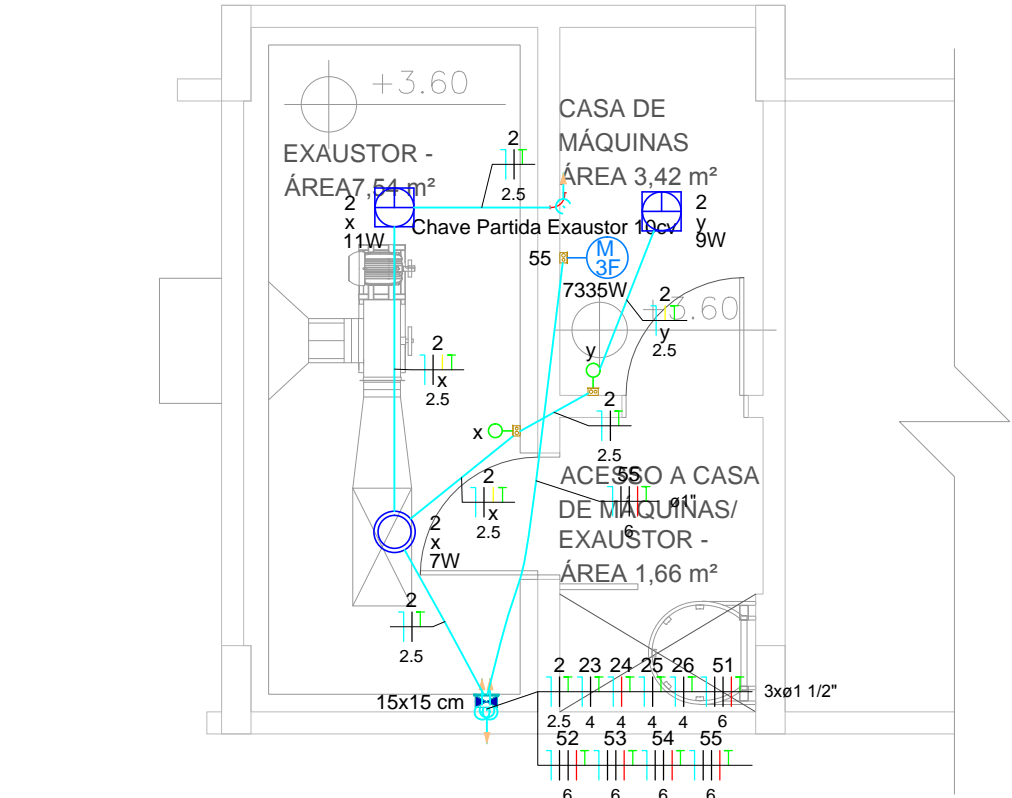

3

PLANTA BAIXA NÍVEL +3.60 - CASA DE MÁQUINAS

ESCALA: 1/75

Legenda	
	Caixa de passagem
	Curva 90°
	Interruptor simples 1 tecla - 1,10m do piso
	Luminária p/ lâmpada fluorescente compacta
	Lâmpada Led 7W
	Motor trifásico a 1,0m do piso

Legenda detalhada	
Caixa de passagem	
	Caixa de passagem - embutir
	Aço pintada (ref Lukbox) 150x150x80 mm 1pç
Curva 90°	
	Eletroduto PVC rosca
	Curva 90° 3/4" 1pç
Interruptor simples 1 tecla - 1,10m do piso	
Acessórios p/ eletrodutos	
	Caixa PVC 4x2" 1pç
Dispositivo Elétrico - embutido	
	Placa 2x4" 1pç
Interruptor simples - 1 tecla	
Luminária p/ lâmpada fluorescente compacta	
Acessórios p/ eletrodutos	
	Caixa PVC octogonal 3x3" 1pç
Luminária e acessórios	
	Soquete base E 27 1pç
	Spot 1 compacta 1pç
Lâmpada fluorescente	
	Compacta reator integrado 9 W 1pç
Lâmpada Led 7W	
Acessórios p/ eletrodutos	
	Caixa PVC octogonal 3x3" 1pç
Luminária e acessórios	
	Soquete base E 27 1pç
Lâmpadas Led	
	Classic A 7W 1pç
Motor trifásico a 1,0m do piso	
Acessórios p/ eletrodutos	
	Caixa PVC 4x2" 1pç
Dispositivo Elétrico - embutido	
	Placa 2x4" 1pç
	Placa c/ furo 1pç