


Planta Baixa - Bloco Biblioteca - Cobertura
Escala 1:75

UE	Unidade Evaporadora
UC	Unidade Condensadora
⦿	Ponto de Força
→	Ar Quente
→	Ar Frio
---	Tubulação do Dreno pelo Piso
---	Tubulação do Dreno acima do Forro
---	Linha de Refrigeração
---	Tubulação de Refrigeração Subindo
---	Tubulação de Refrigeração Chegando do Pavimento Inferior

Legenda
Sem Escala

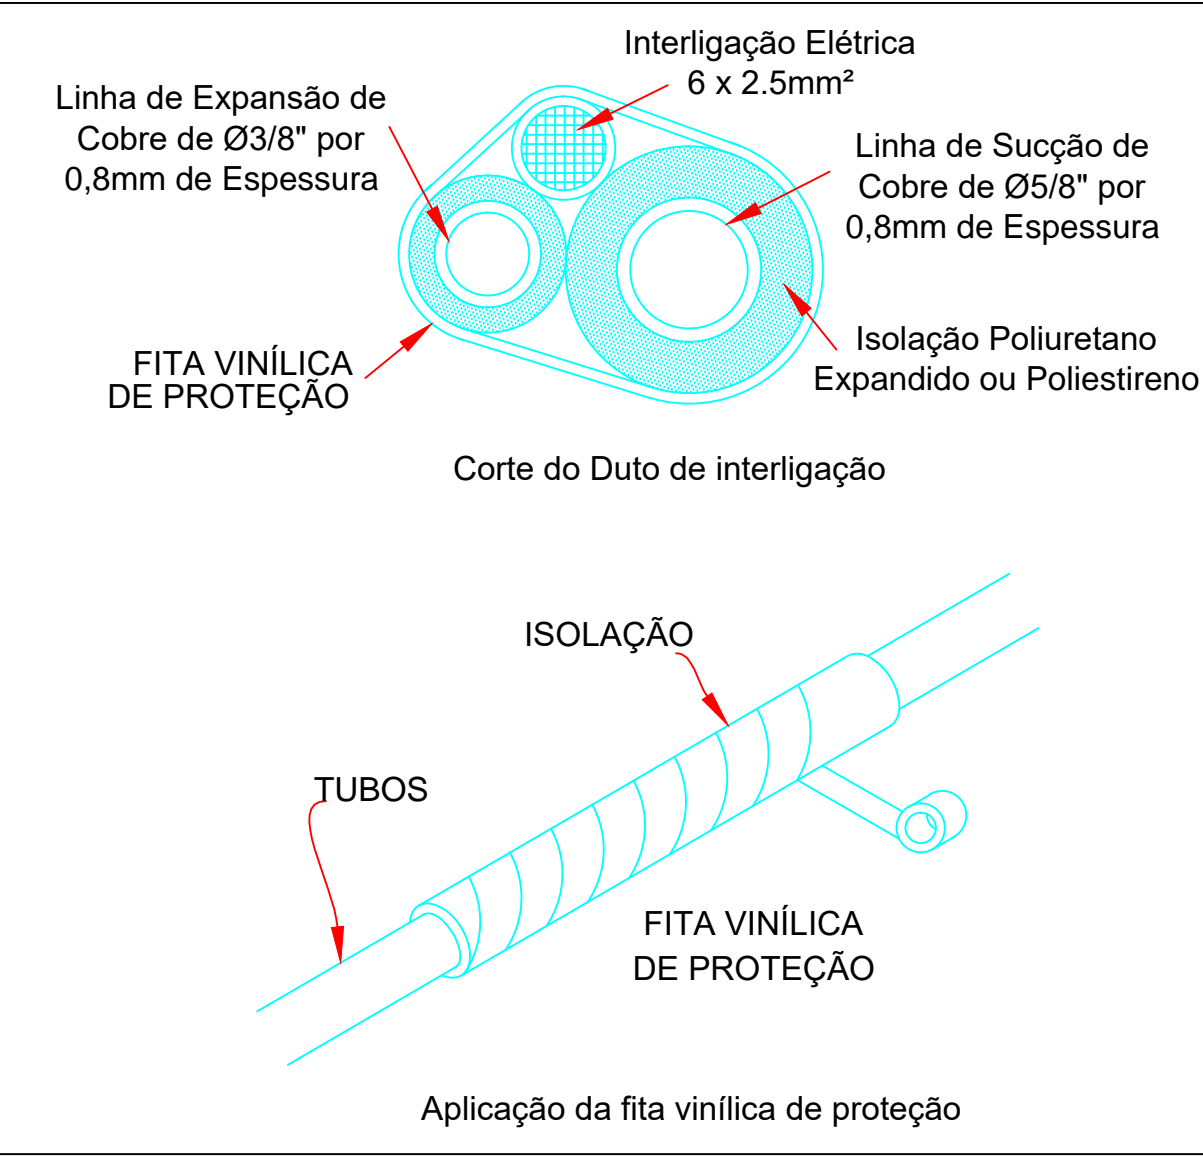

Detalhe A - Linha de Resfriamento
Sem Escala



Av. Transasiana, Qd.610, Lt.03, Nova Suça, Goiânia/GO - e-mail: brazcamp@ad.com.br - Fones: 3941-8808 / 9971-6933

CLIMATIZAÇÃO		
CEFET-PB-Princesa Isabel		
Interessado: Centro Federal de Educação Tecnológica da Paraíba-PB	Nº DE EQUIP. INSTALADOS	13 (Treze)
	POTÊNCIA INSTALADA	498 000 BTU's
	TOTAL DE EQUIP. INSTAL.	203 (Duzentos e Três)
	POTÊNCIA INST. GERAL	6 840 000 BTU's
Autor: Engº Mecânico Manoel Azeites Rodrigues CREA 126554/PB-GO	CONTEÚDO	Planta Baixa - Bloco Biblioteca - Cobertura Detalhe A Legenda
	ARQUIVO	CEFET - PB - Princesa Isabel - Bloco Biblioteca - Climatização - 18.02.2008
	DESENHISTA	Roberto Lacerda
	FOLHA	03/05
ENDEREÇO		DATA
Rodovia PB-426, Prefeito Gonzaga Benito, Sítio Vermelho Princesa Isabel - PB		Julho/2008
APROVAÇÃO:		