 


	Caixa Sifonada
	Caixas Inspeção Esgoto Sifonada
	Caixas de passagem
	Chuveiro Coletivo
	Chuveiro Residencial
	Joelho 45
	Joelho 90
	Joelho 90- coluna
	Junção simples
	Junção simples c/ redução
	Lavatório Residencial com sifão
	Mictório de Descarga Automática- DN 40mm
	Pia de Cozinha Industrial - Preparação com Sifão
	Ramais de Ventilação
	Redução excêntrica
	Te sanitário
	Vaso Sanitário c/ J90°

 **MINISTÉRIO DA EDUCAÇÃO**
INSTITUTO FEDERAL DE EDUCAÇÃO, CIÊNCIA E TECNOLOGIA DO PIAUÍ
PROREITORIA DE DESENVOLVIMENTO INSTITUCIONAL
DIRETORIA DE INFRAESTRUTURA

PROJETO EXECUTIVO DE INSTALAÇÕES SANITÁRIAS

APROVAÇÃO	APROVAÇÃO PREFEITURA MUNICIPAL
RESPONSÁVEL TÉCNICO	INSTITUTO FEDERAL DO PIAUÍ

Obra: CONSTRUÇÃO DOS NOVOS CAMPUS DO IFPI	Endereço: ALTOS/ESPERANTINA/BARRAS- PI
---	--

Correção da prancha: PLATA BAIXA DO PAVIMENTO TERREO - REDE GERAL			
Responsável Técnico: Jean Carlos Rodrigues de Brito - Engenheiro Civil - CREA/PI 190590144-5			
Op. de CAD: Jean	Data: Mai/2024	Escala: 1/100	Revisão: FINAL

PLANTA BAIXA GERAL
ESCALA 1/1500


PLANTA BAIXA GERAL

ESCALA 1/500



Filtro anaeróbio - Pavimento Têrreo
Planta baixa - ESC. 1:25


Tanque séptico - Pavimento Térreo
Planta baixa - ESC. 1:25

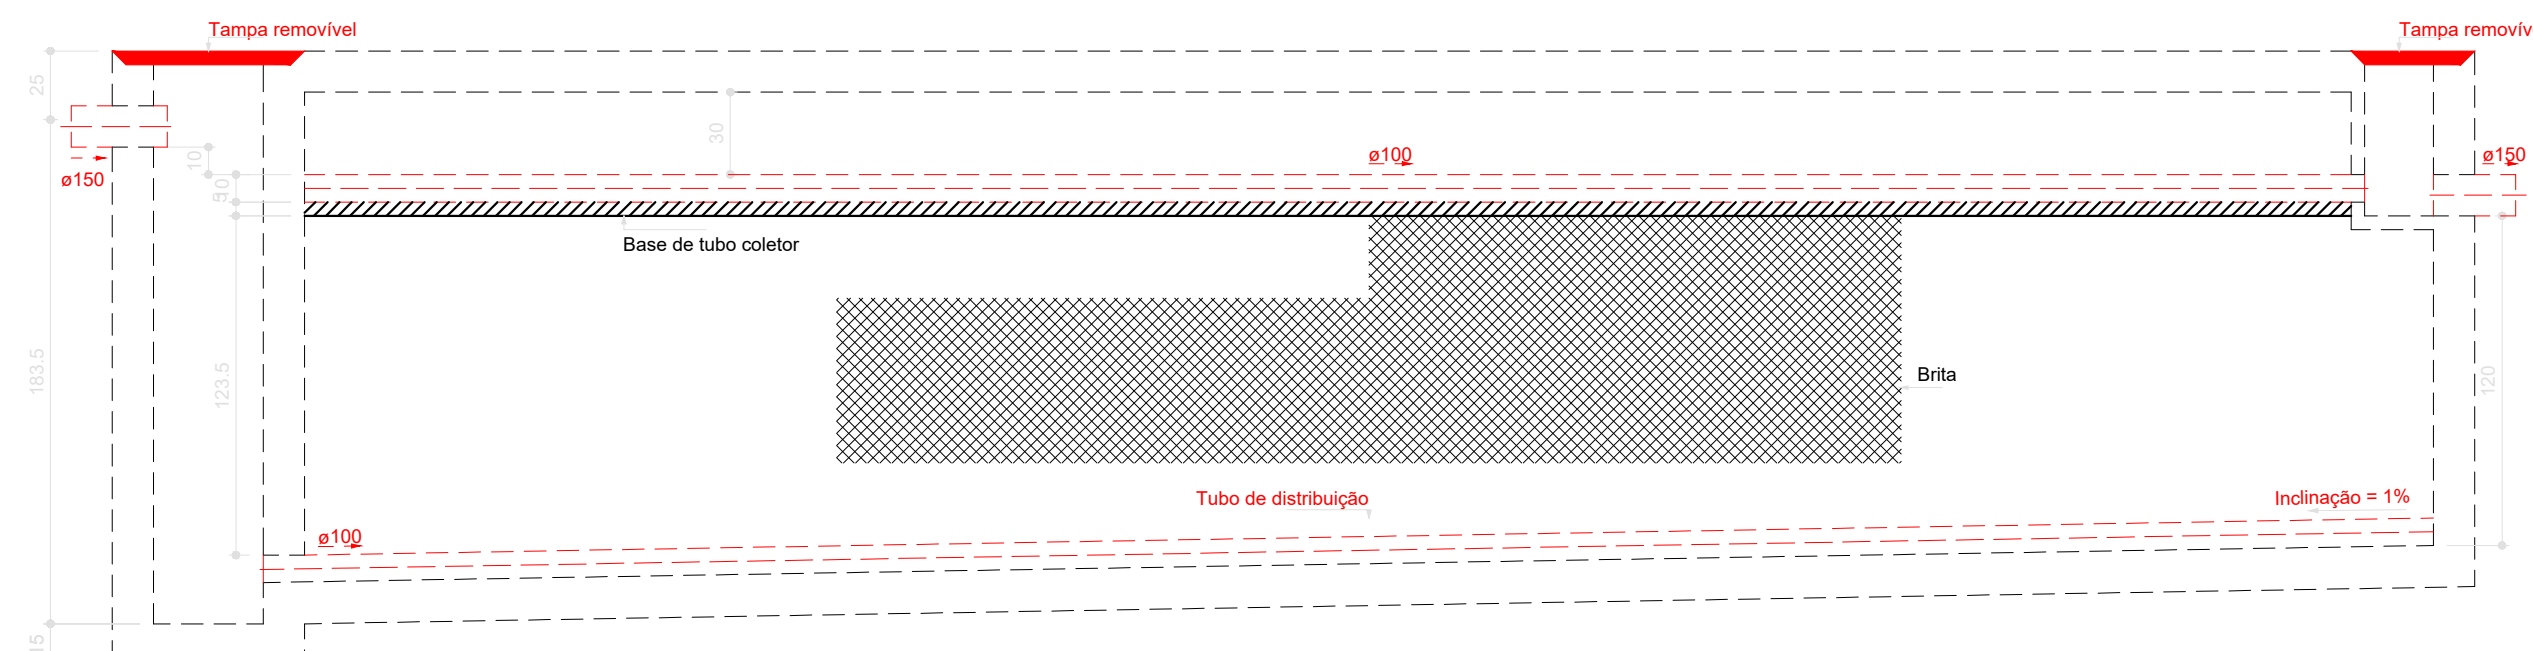





Filtro anaeróbio - Pavimento Têrreo
Corte 1 - ESC. 1:25




Tanque séptico - Pavimento Térreo
Corte 1 - ESC. 1:25

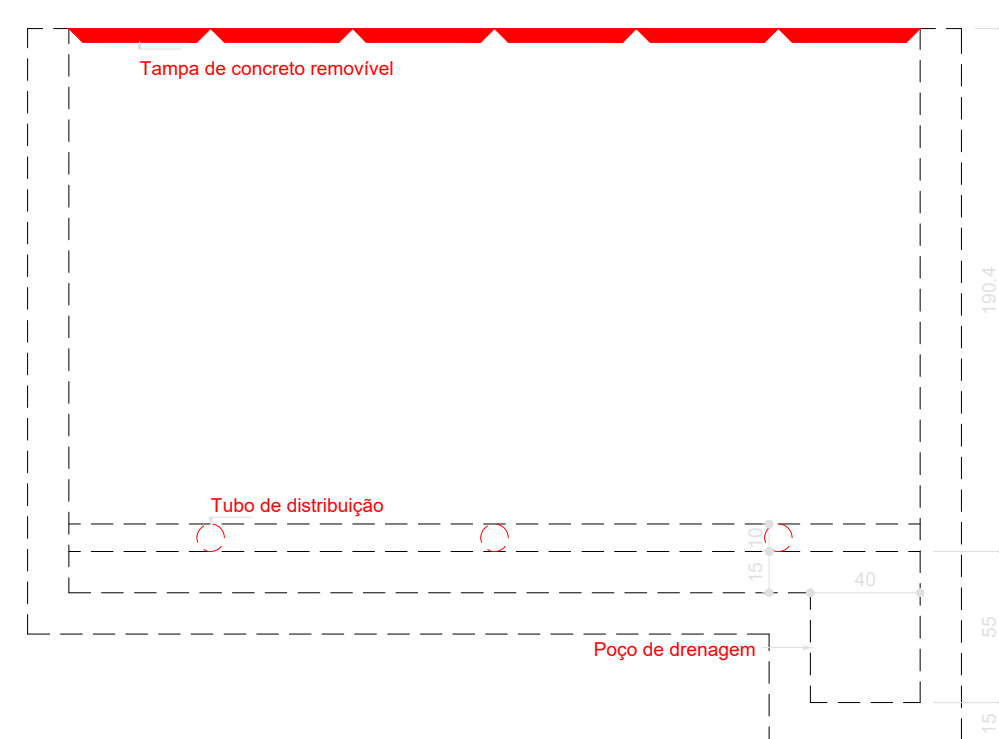


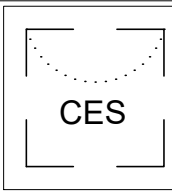


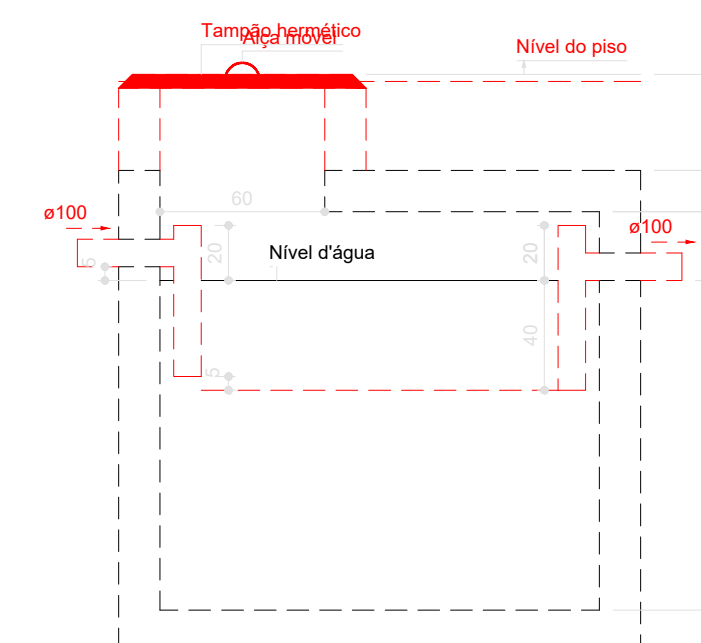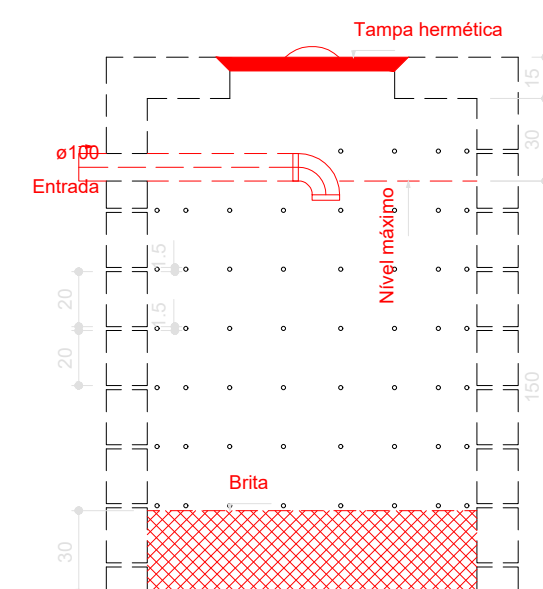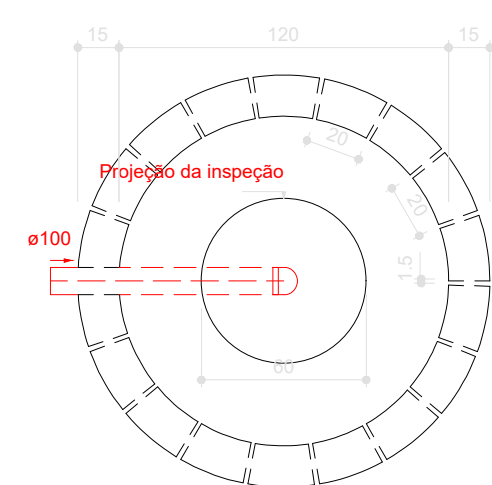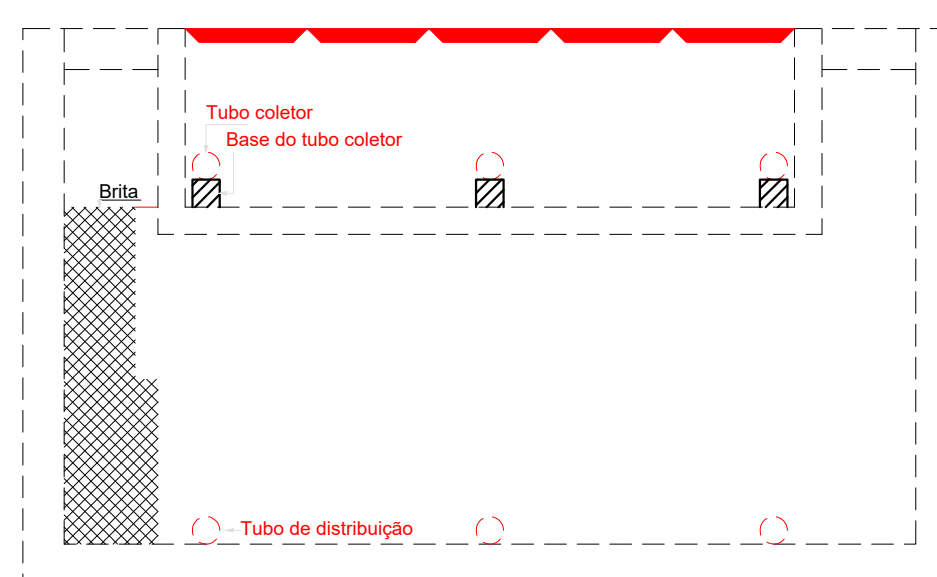

 


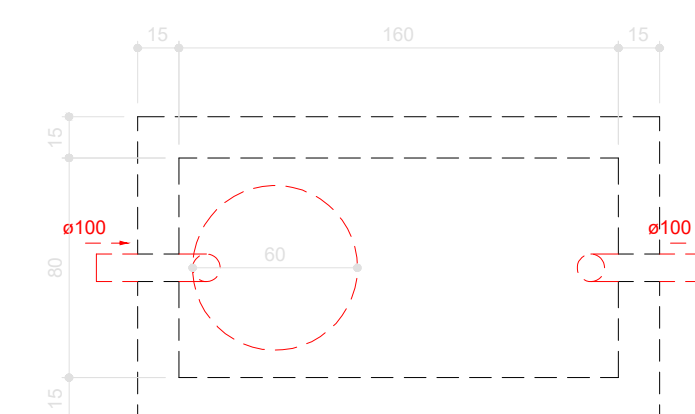







Filtro anaeróbio - Pavimento Têrreo
Corte 2 - ESC. 1:25




Tanque séptico - Pavimento Térreo
Corte 1 - ESC. 1:25



Tanque séptico - Pavimento Térreo
Planta baixa - ESC. 1:25

	Caixa Sifonada
	Caixas Inspeção Esgoto Sifonada
	Caixas de passagem
	Chuveiro Coletivo
	Chuveiro Residencial
	Joelho 45
	Joelho 90
	Joelho 90- coluna
	Junção simples
	Junção simples c/ redução
	Lavatório Residencial com sifão
	Mictório de Descarga Automática- DN 40mm
	Pia de Cozinha Industrial - Preparação com Sifão
	Ramais de Ventilação
	Redução excêntrica
	Te sanitário
	Vaso Sanitário c/ J90°

 MINISTÉRIO DA EDUCAÇÃO
INSTITUTO FEDERAL DE EDUCAÇÃO, CIÊNCIA E TECNOLOGIA DO PIAUÍ
PROREITORIA DE DESENVOLVIMENTO INSTITUCIONAL
DIRETORIA DE INFRAESTRUTURA

PROJETO EXECUTIVO DE INSTALAÇÕES SANITÁRIAS

APROVAÇÃO _____	APROVAÇÃO PREFEITURA MUNICIPAL _____
RESPONSÁVEL TÉCNICO _____	INSTITUTO FEDERAL DO PIAUÍ _____




Obr: CONSTRUÇÃO DOS NOVOS CAMPUS DO IFPI	Endereço: ALTOS/ESPERANTINA/BARRAS- PI
---	---

Conteúdo da prancha:
PLATA BAIXA DO PAVIMENTO TÉRREO - REDE GERAL

Responsável Técnico:

Jean Carlos Rodrigues de Brito - Engenheiro Civil - CREA/PI 190590144-5

Op. de CAD: Jean	Data: Maio/2024	Escala: 1/100	Revisão: FINAL
----------------------------	---------------------------	------------------	--------------------------

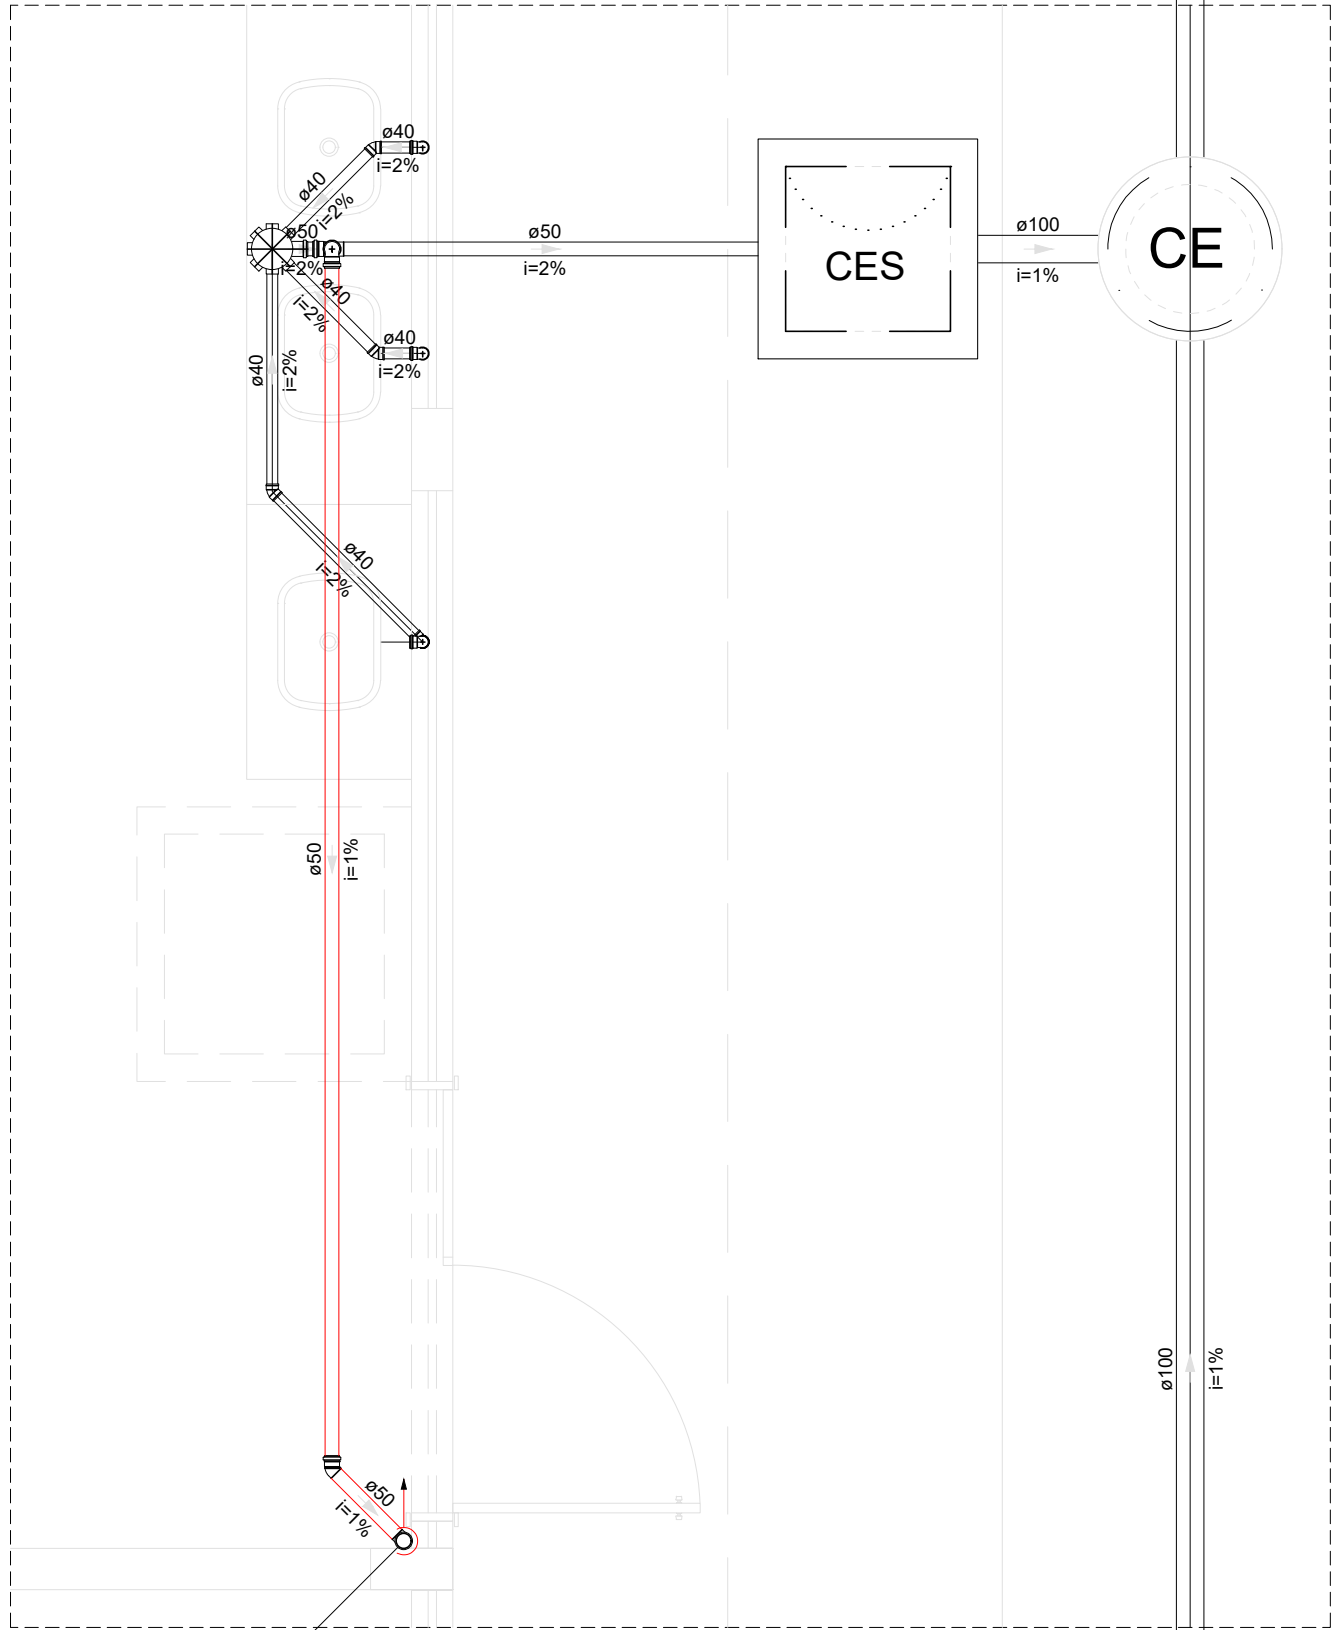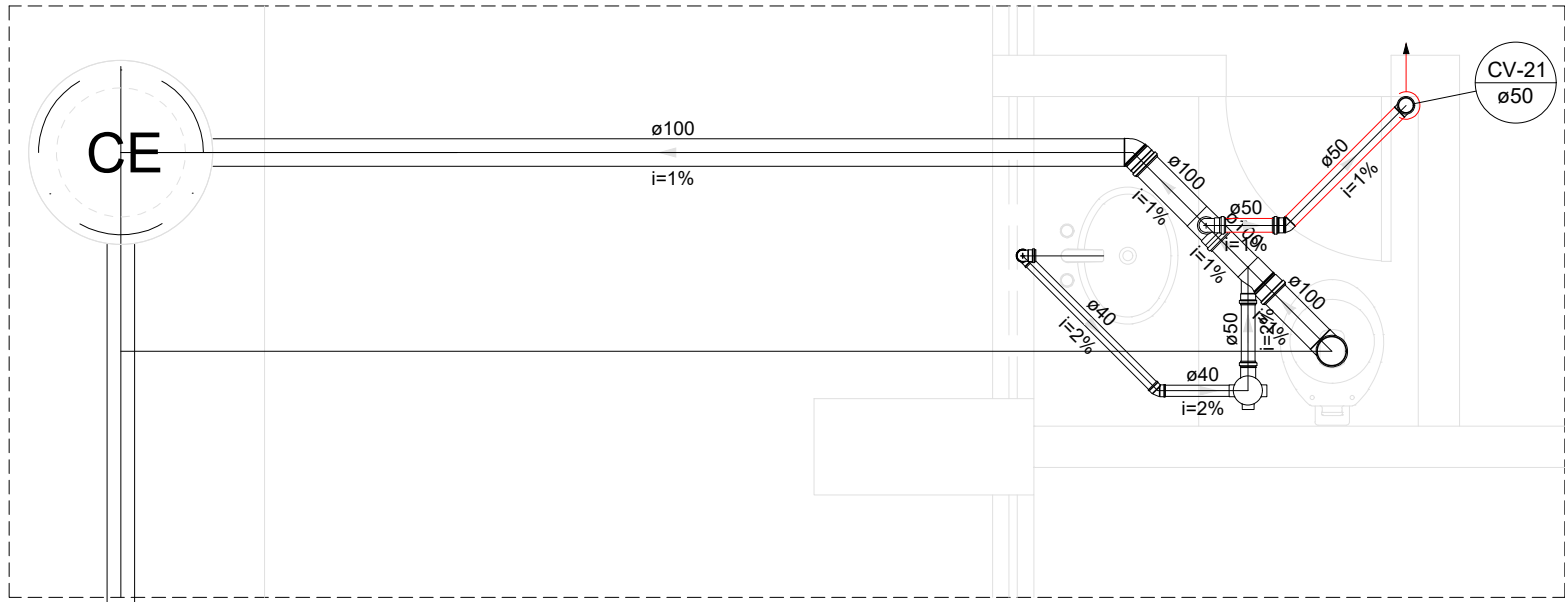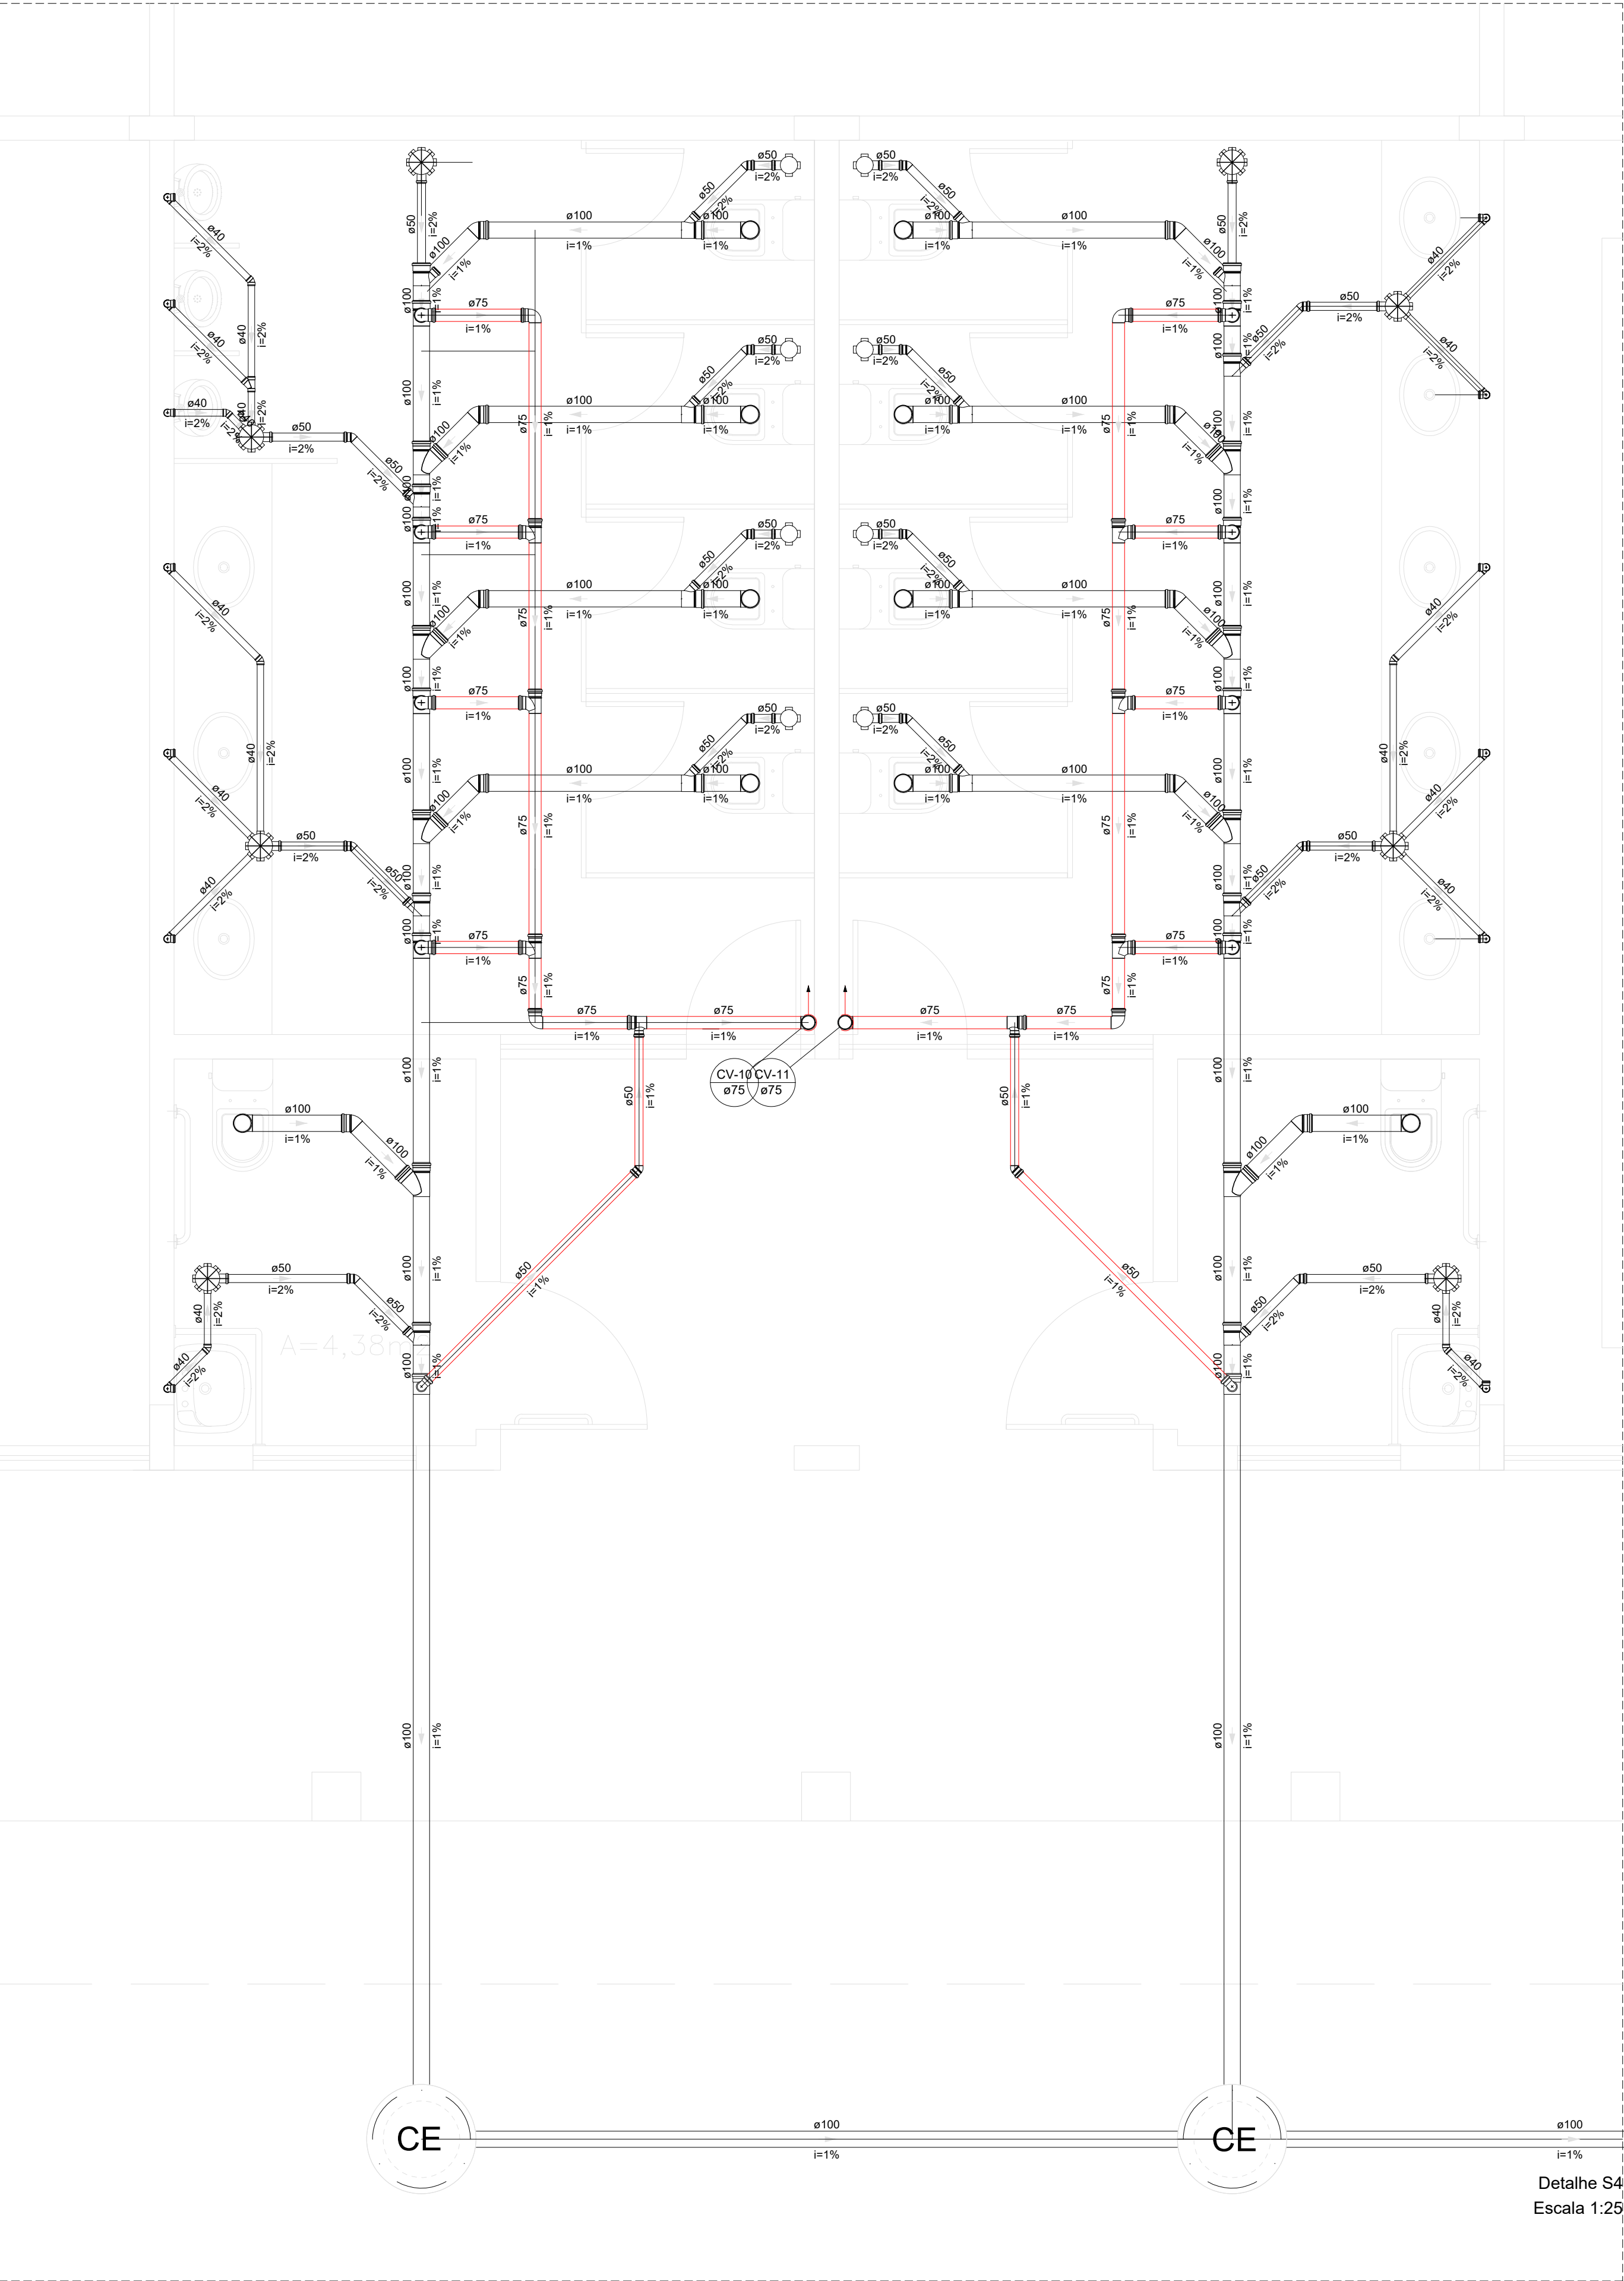

Detalhe S17
Escala 1:25

Detalhe S13
Escala 1:25

Detalhe S4
Escala 1:25

Caixa Sifonada	
	Caixas Inspeção Esgoto Sifonada
	Caixas de passagem
	Chuveiro Coletivo
	Chuveiro Residencial
	Joelho 45
	Joelho 90
	Joelho 90- coluna
	Junção simples
	Junção simples c/ redução
	Lavatório Residencial com sifão
	Mictório de Descarga Automática- DN 40mm
	Pia de Cozinha Industrial - Preparação com Sifão
	Ramais de Ventilação
	Redução excêntrica
	Te sanitário
	Vaso Sanitário c/ J90°

MINISTÉRIO DA EDUCAÇÃO
INSTITUTO FEDERAL DE EDUCAÇÃO, CIÊNCIA E TECNOLOGIA DO PIAUÍ
PROREITORIA DE DESENVOLVIMENTO INSTITUCIONAL
DIRETORIA DE INFRAESTRUTURA

PROJETO EXECUTIVO DE INSTALAÇÕES SANITÁRIAS

APROVAÇÃO

APPROVAÇÃO PREFEITURA MUNICIPAL

RESPONSÁVEL TÉCNICO

INSTITUTO FEDERAL DO PIAUÍ

Obra:

CONSTRUÇÃO DOS NOVOS CAMPUS DO IFPI

Endereço:

ALTOS/ESPERANTINA/BARRAS- PI

Correção das pranchas:

DETALHE 4, 13 E 17

Responsável Técnico:

Jean Carlos Rodrigues de Brito - Engenheiro Civil - CREA/PI 190590144-5

Op. de CAD:

Jean

Data:

Mai/2024

Escala:


1/100

Revisão:


FINAL

06/17

DETALHES
ESCALA 1/100

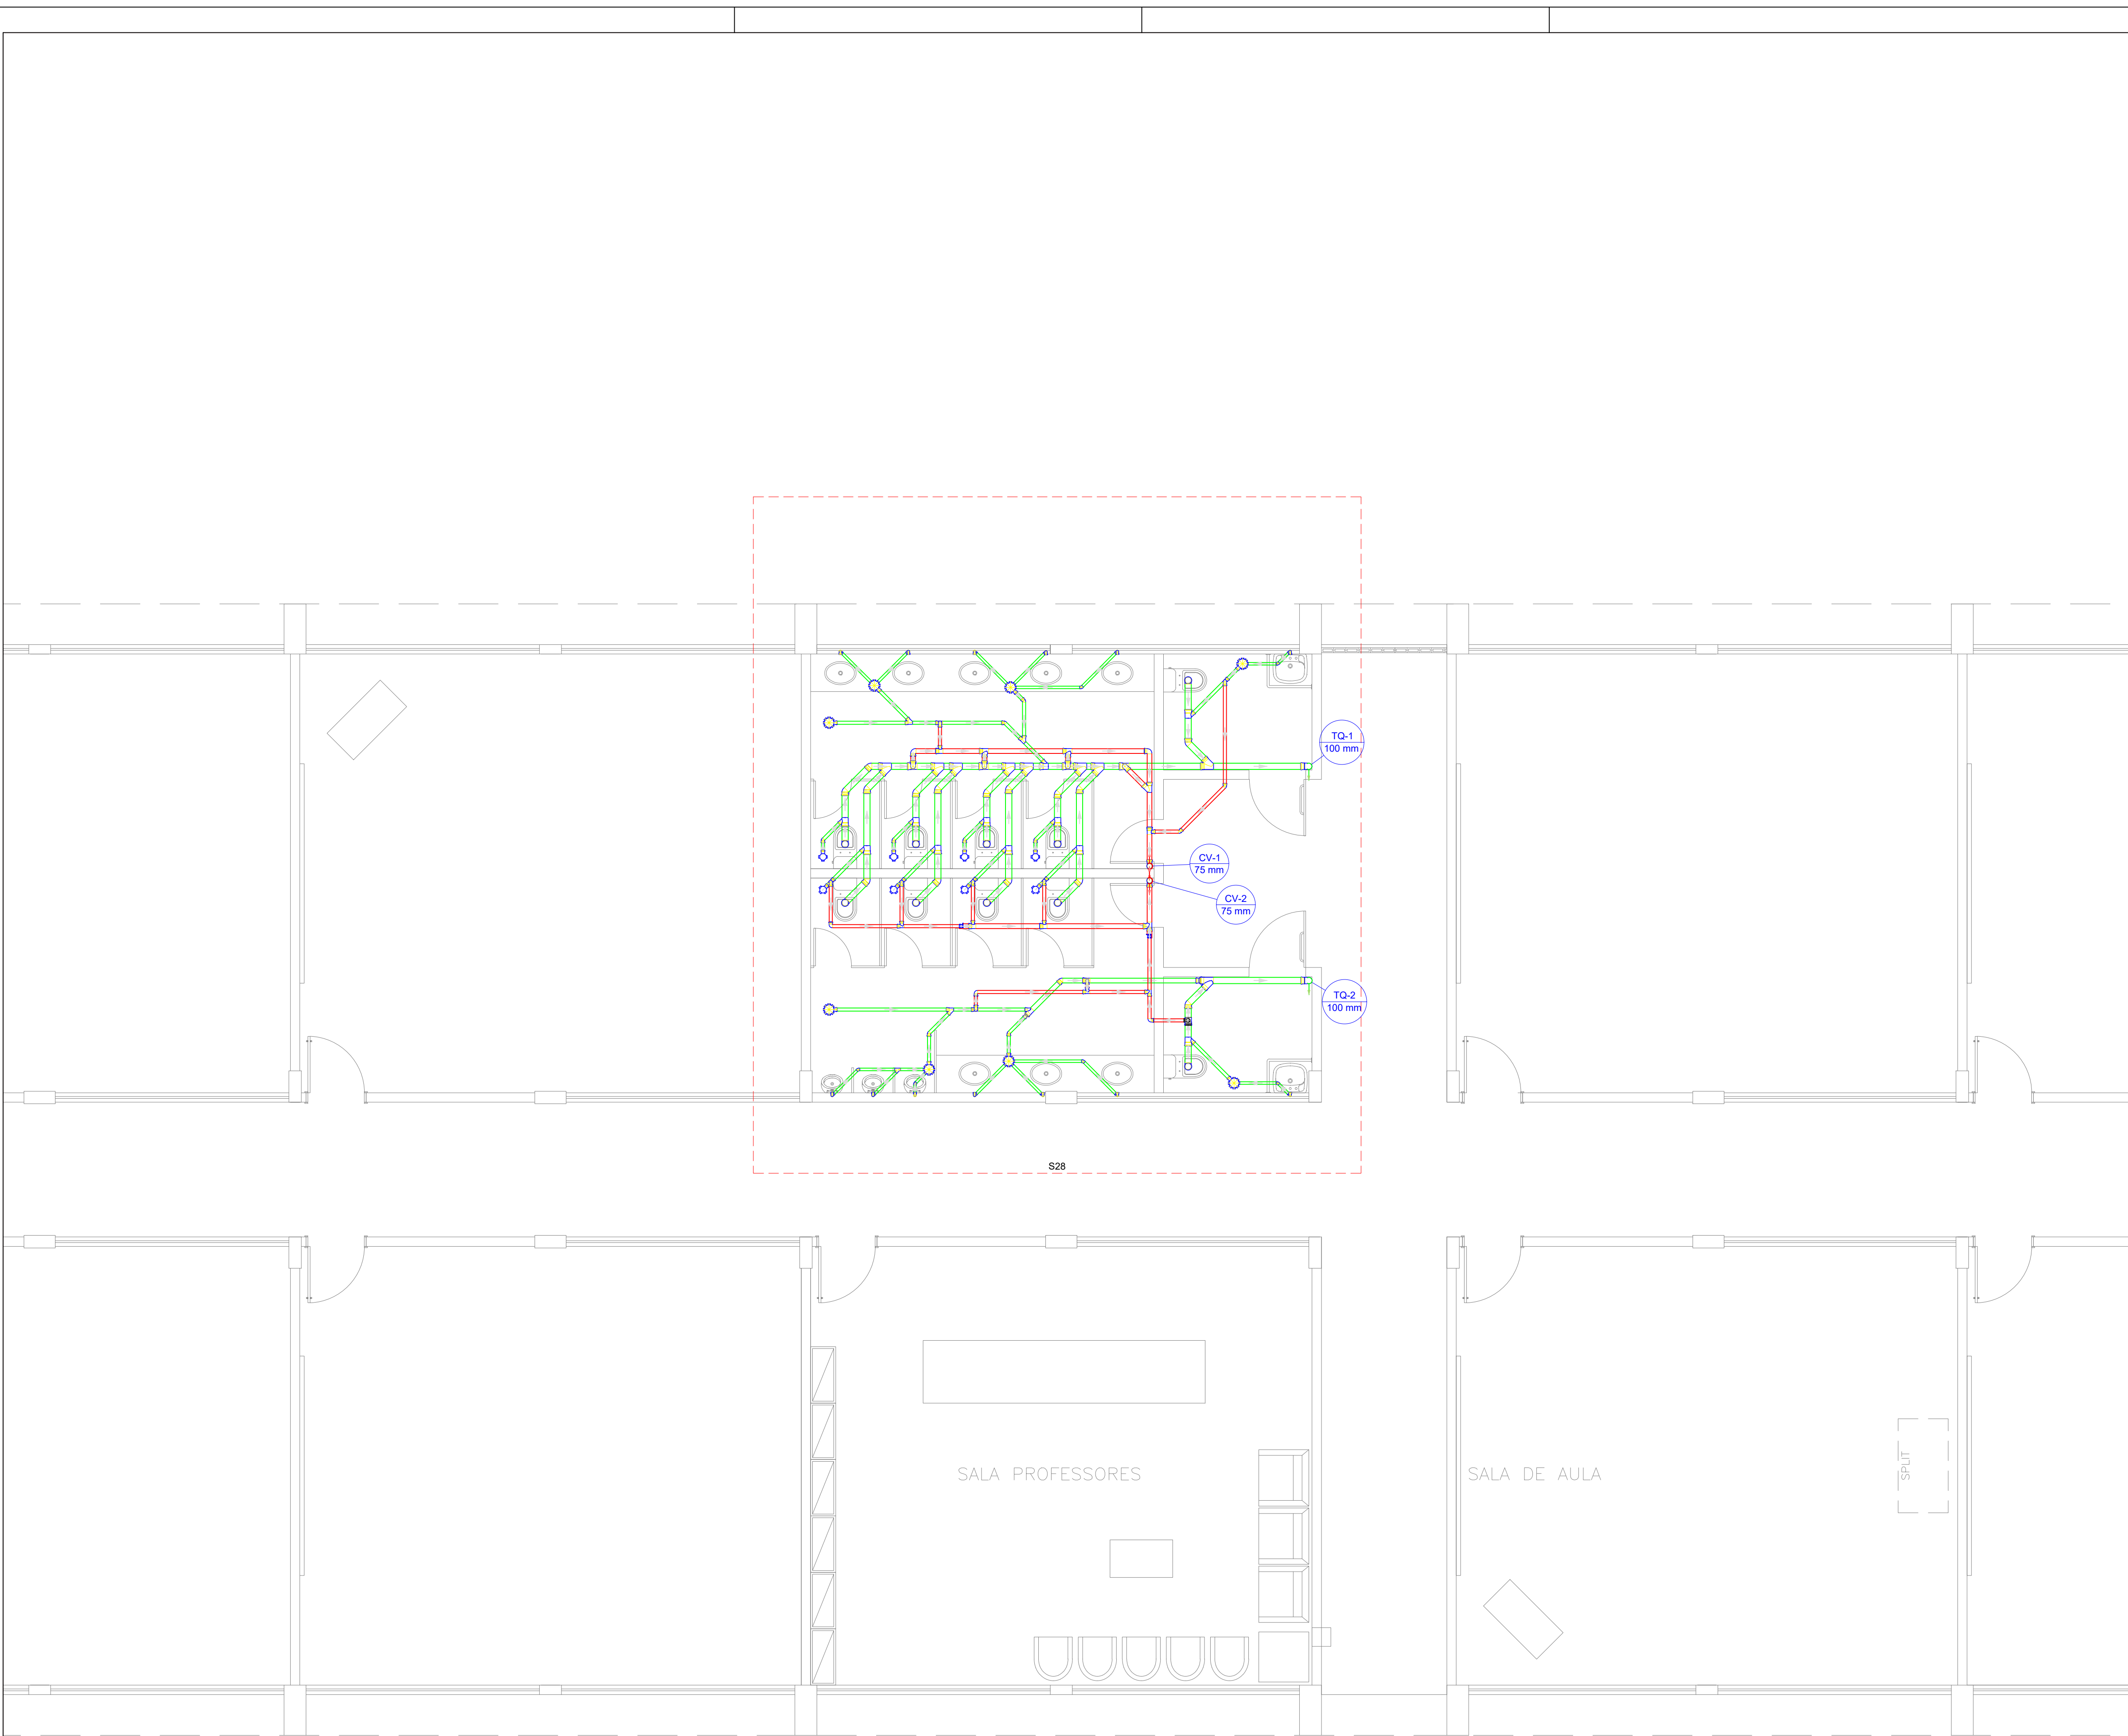

Legenda - Pavimento Térreo	
	Caixa Sifonada
	Caixas Inspeção Esgoto Sifonada
	Caixas de passagem
	Chuveiro Coletivo
	Chuveiro Residencial
	Joelho 45
	Joelho 90
	Joelho 90- coluna
	Junção simples
	Junção simples c/ redução
	Lavatório Residencial com sifão
	Mictório de Descarga Automática- DN 40mm
	Pia de Cozinha Industrial - Preparação com Sifão
	Ramais de Ventilação
	Redução excêntrica
	Te sanitário
	Vaso Sanitário c/ J90°

  MINISTÉRIO DA EDUCAÇÃO
INSTITUTO FEDERAL DE EDUCAÇÃO, CIÊNCIA E TECNOLOGIA DO PIAUÍ
PROREITORIA DE DESENVOLVIMENTO INSTITUCIONAL
DIRETORIA DE INFRAESTRUTURA

PROJETO EXECUTIVO DE INSTALAÇÕES SANITÁRIAS

APROVAÇÃO

APROVAÇÃO PREFEITURA MUNICIPAL

RESPONSÁVEL TÉCNICO

INSTITUTO FEDERAL DO PIAUÍ

Obr:

CONSTRUÇÃO DOS NOVOS CAMPUS DO IFPI

Endereço:

ALTOS/ESPERANTINA/BARRAS- PI

Conteúdo da prancha:

PLATA BAIXA DO PAVIMENTO SUPERIOR

Responsável Técnico:

Jean Carlos Rodrigues de Brito - Engenheiro Civil - CREA/PI 190590144-5

Op. de CAD:

Jean

Data:

Maio/2024

Escala:


1/100

Revisão:


FINAL

PLANTA BAIXA 1º PAV
ESCALA 1/100

02/17

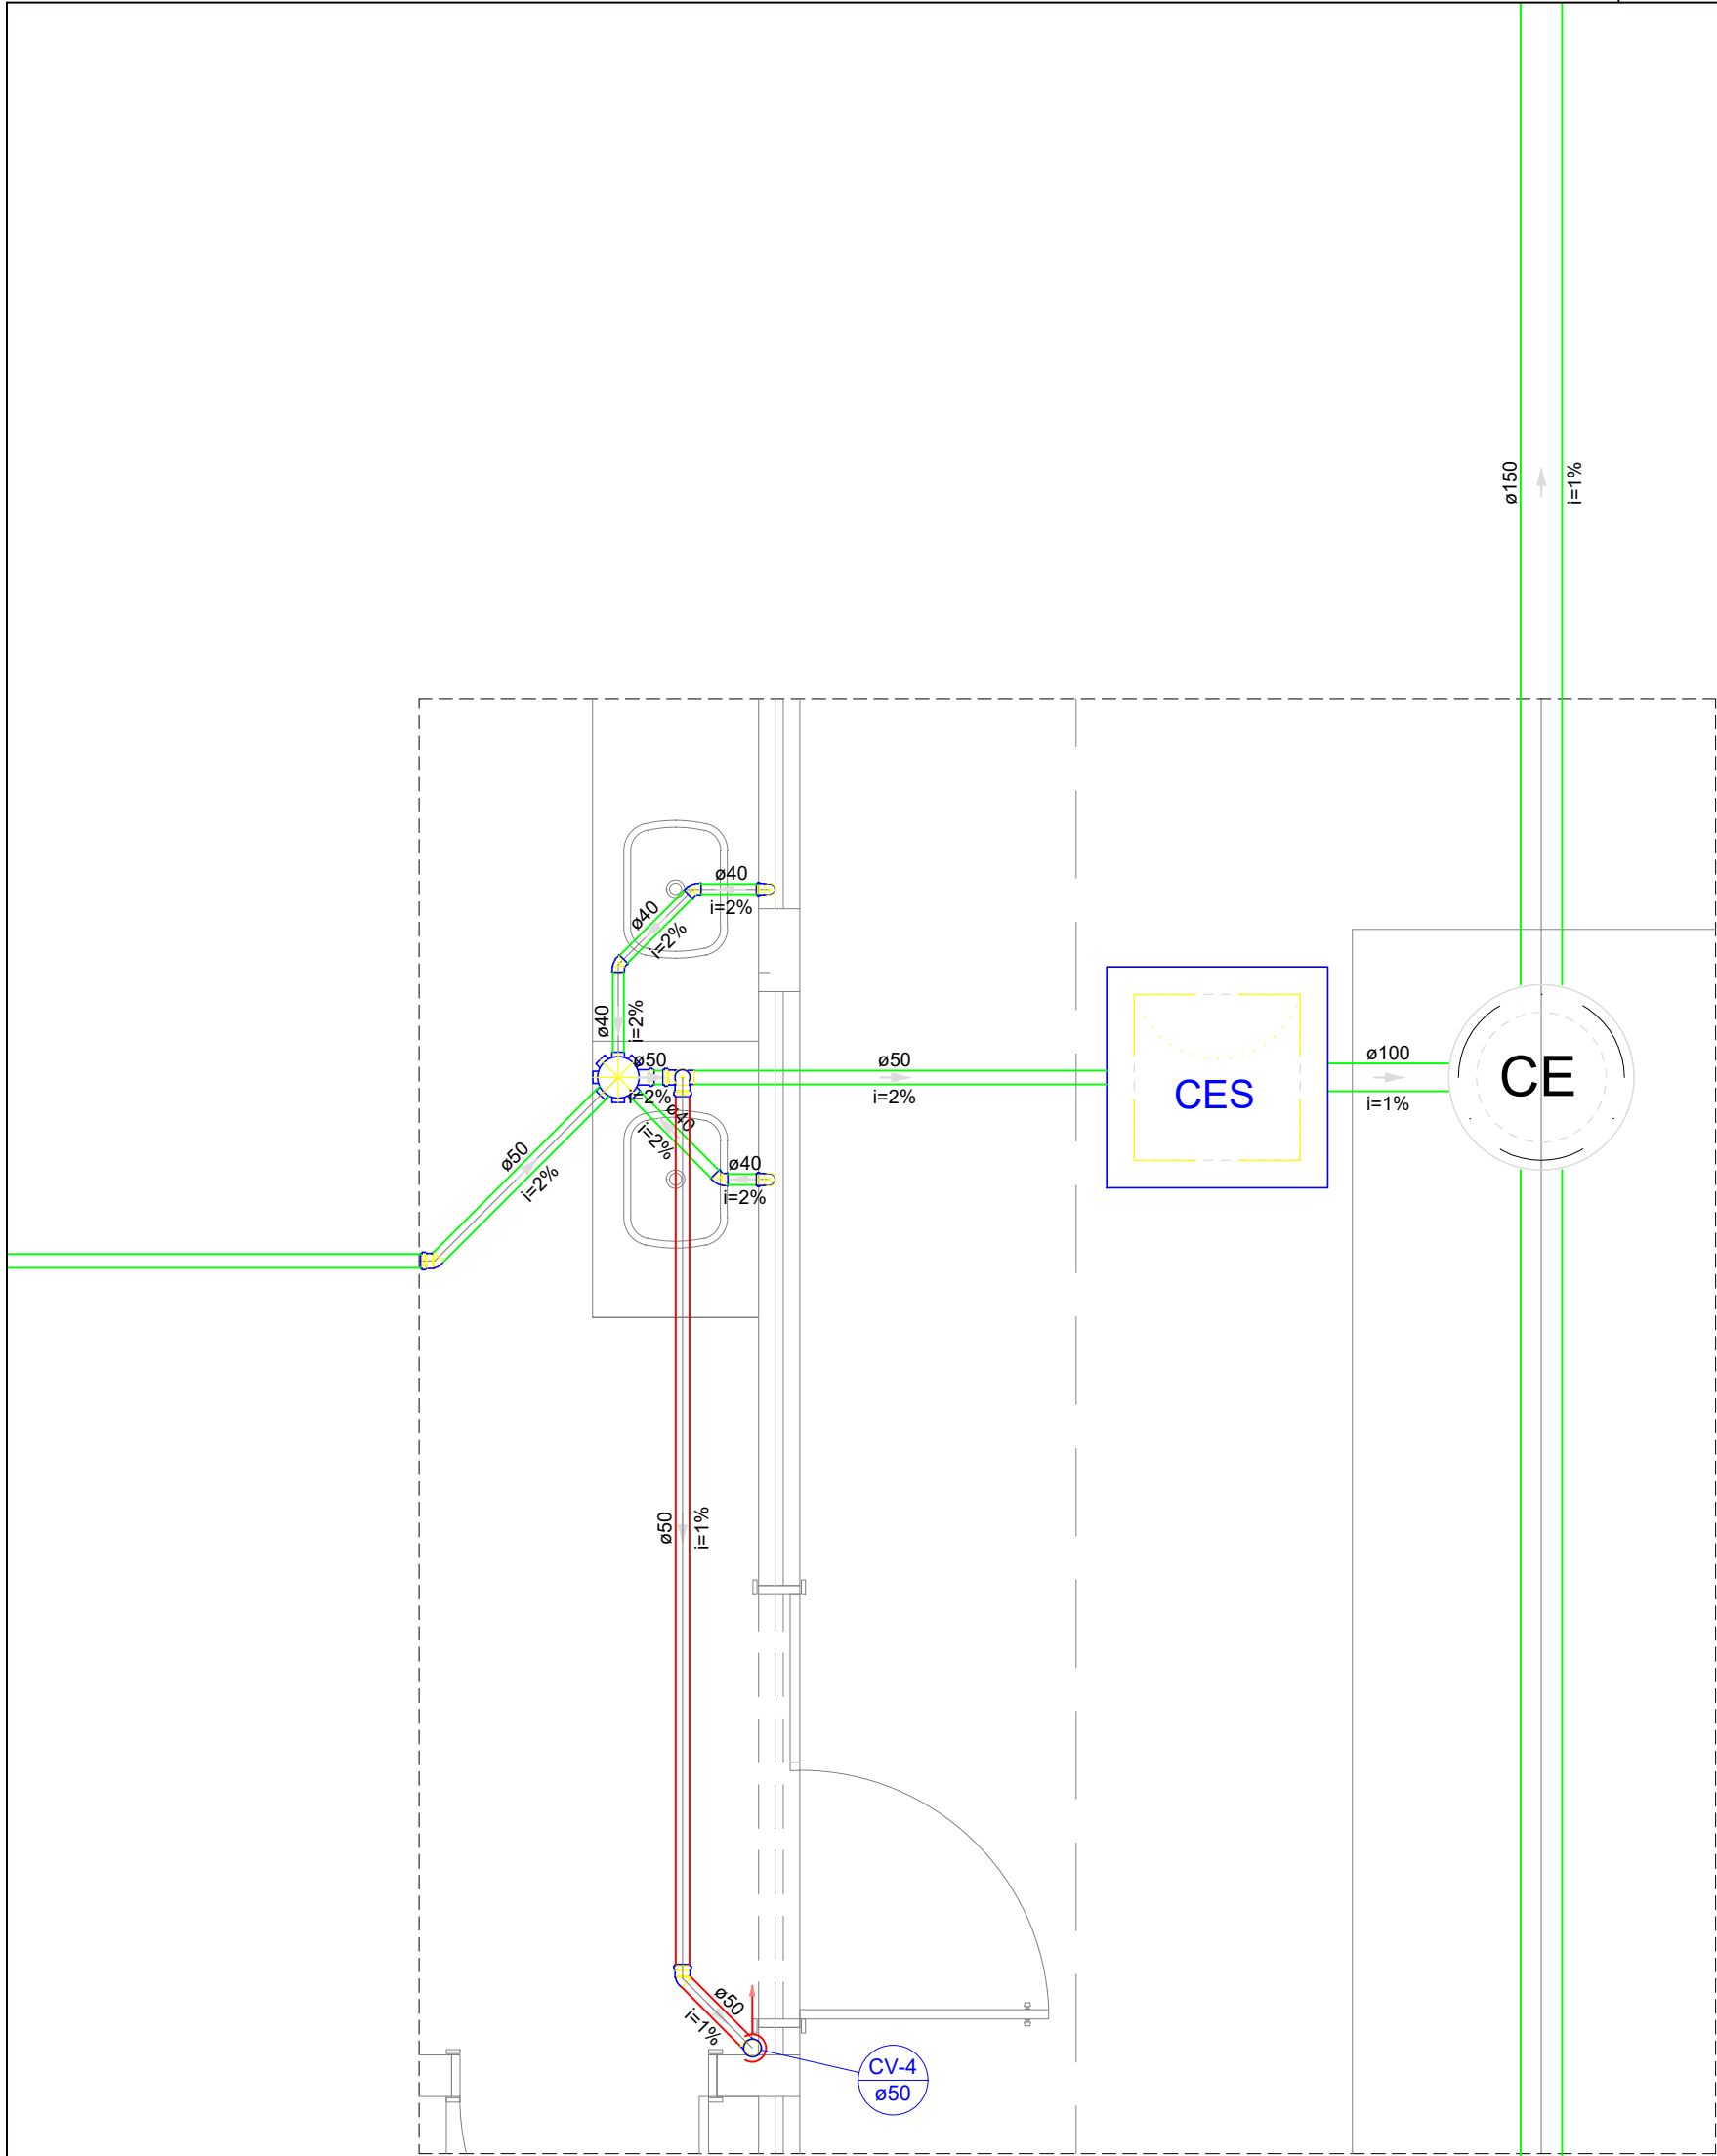

Detalhe S2
Escala 1:25

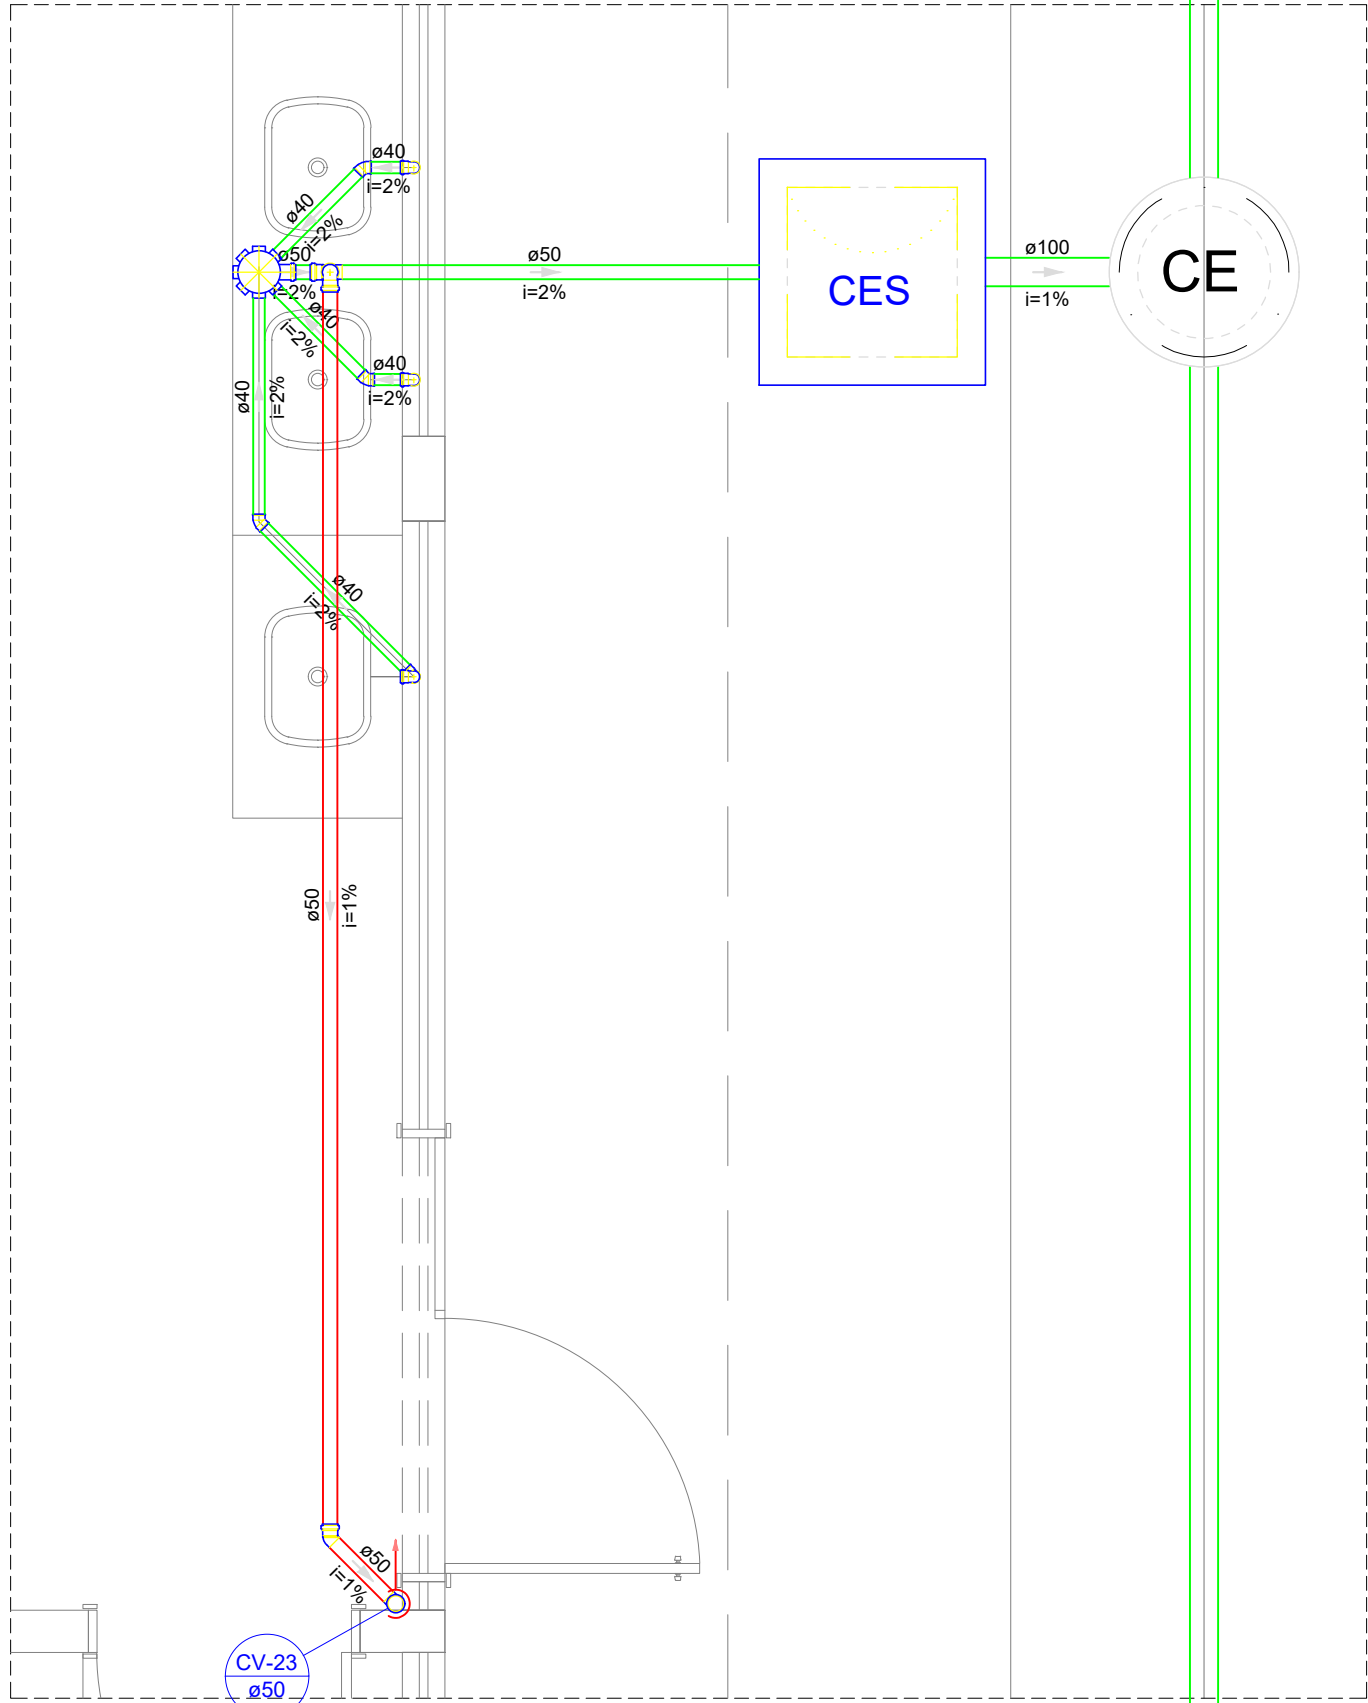

Detalhe S15
Escala 1:25

Legenda - Pavimento Térreo	
	Caixa Sifonada
	Caixas Inspeção Esgoto Sifonada
	Caixas de passagem
	Chuveiro Coletivo
	Chuveiro Residencial
	Joelho 45
	Joelho 90
	Joelho 90- coluna
	Junção simples
	Junção simples c/ redução
	Lavatório Residencial com sifão
	Mictório de Descarga Automática- DN 40mm
	Pia de Cozinha Industrial - Preparação com Sifão
	Ramais de Ventilação
	Redução excêntrica
	Te sanitário
	Vaso Sanitário c/ J90°

MINISTÉRIO DA EDUCAÇÃO
INSTITUTO FEDERAL DE EDUCAÇÃO, CIÊNCIA E TECNOLOGIA DO PIAUÍ
PROREITORIA DE DESENVOLVIMENTO INSTITUCIONAL
DIRETORIA DE INFRAESTRUTURA

PROJETO EXECUTIVO DE INSTALAÇÕES SANITÁRIAS

APROVAÇÃO

APROVAÇÃO PREFEITURA MUNICIPAL

RESPONSÁVEL TÉCNICO

INSTITUTO FEDERAL DO PIAUÍ

Obr:

CONSTRUÇÃO DOS NOVOS CAMPUS DO IFPI

Endereço:

ALTOS/ESPERANTINA/BARRAS- PI

Conteúdo da prancha:

DETALHES 1 E 16

Responsável Técnico:

Jean Carlos Rodrigues de Brito - Engenheiro Civil - CREA/PI 190590144-5

Op. de CAD:

Jean

Data:

Maio/2024

Escala:


1/100

Revisão:

FINAL

03/17

DETALHES
ESCALA 1/100

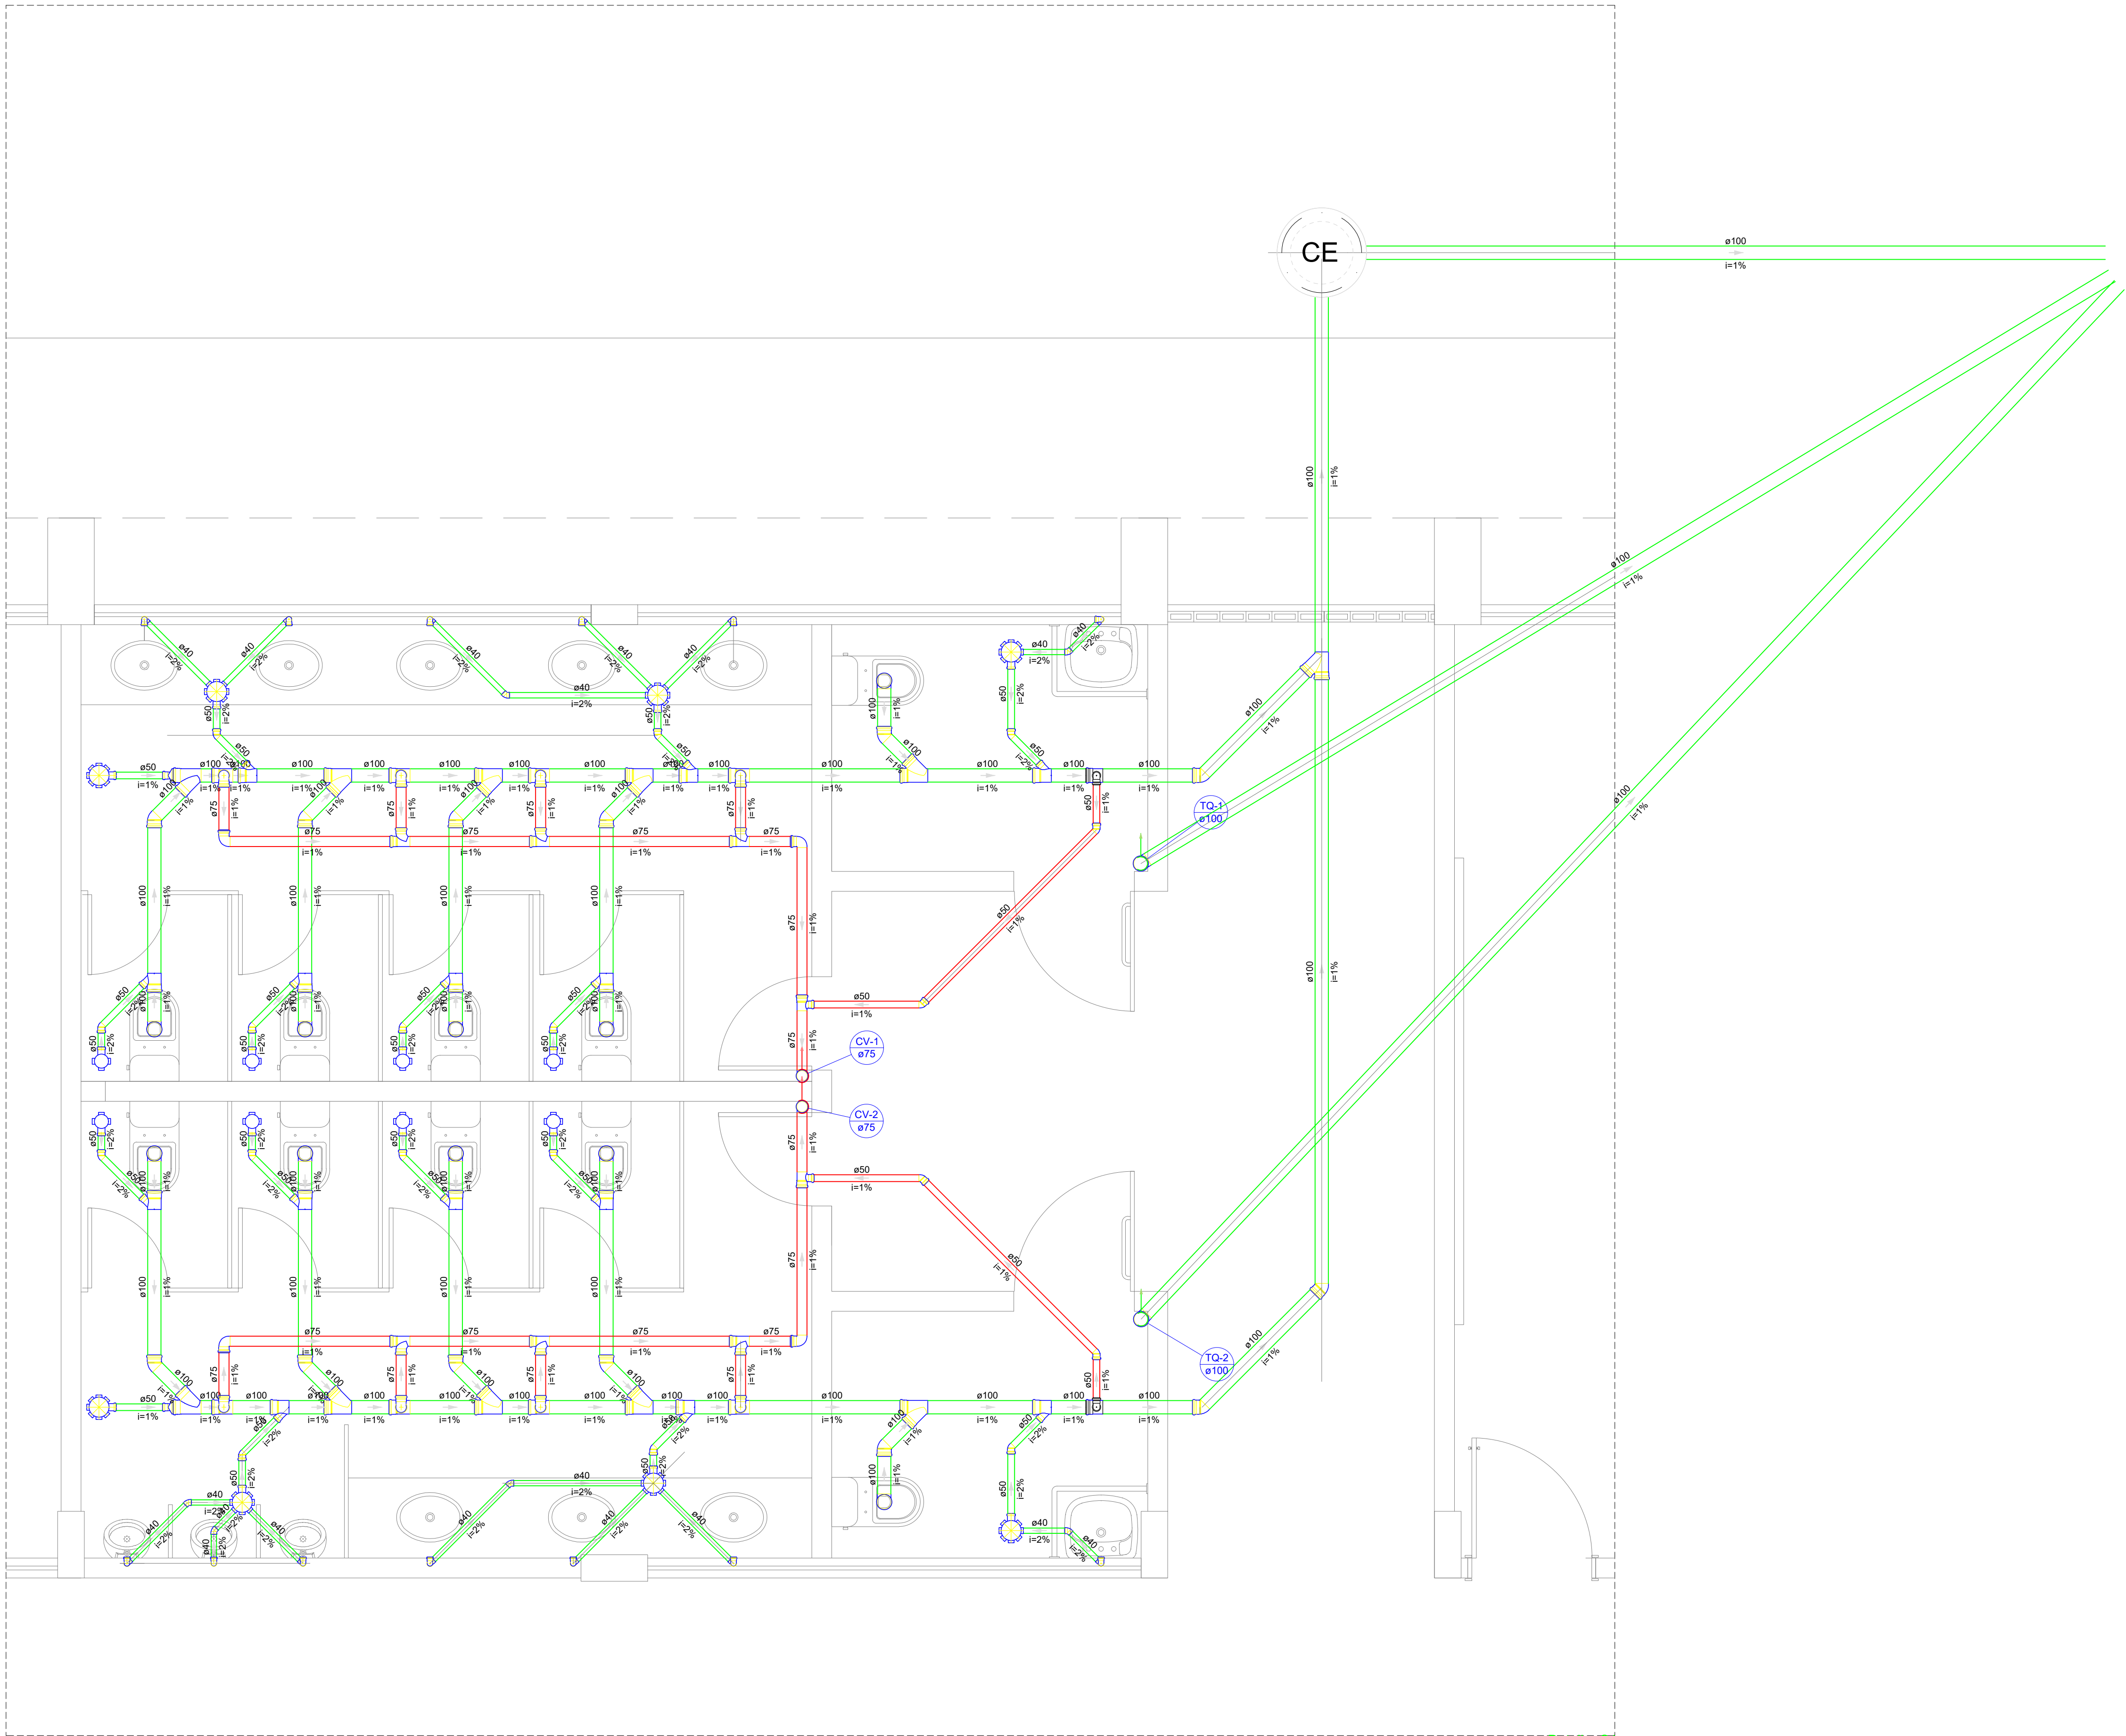

Detalhe S1
Escala 1:25

DETALHE 1
ESCALA 1/100

Legenda - Pavimento Térreo	
	Caixa Sifonada
	Caixas Inspeção Esgoto Sifonada
	Caixas de passagem
	Chuveiro Coletivo
	Chuveiro Residencial
	Joelho 45
	Joelho 90
	Joelho 90- coluna
	Junção simples
	Junção simples c/ redução
	Lavatório Residencial com sifão
	Mictório de Descarga Automática- DN 40mm
	Pia de Cozinha Industrial - Preparação com Sifão
	Ramais de Ventilação
	Redução excêntrica
	Te sanitário
	Vaso Sanitário c/ J90°

MINISTÉRIO DA EDUCAÇÃO
INSTITUTO FEDERAL DE EDUCAÇÃO, CIÊNCIA E TECNOLOGIA DO PIAUÍ
PROREITORIA DE DESENVOLVIMENTO INSTITUCIONAL
DIRETORIA DE INFRAESTRUTURA

PROJETO EXECUTIVO DE INSTALAÇÕES SANITÁRIAS

APROVAÇÃO

APROVAÇÃO PREFEITURA MUNICIPAL

RESPONSÁVEL TÉCNICO

INSTITUTO FEDERAL DO PIAUÍ

Obr:

CONSTRUÇÃO DOS NOVOS CAMPUS DO IFPI

Endereço:

ALTOS/ESPERANTINA/BARRAS- PI

Conteúdo da prancha:

DETALHE 1

Responsável Técnico:

Jean Carlos Rodrigues de Brito - Engenheiro Civil - CREA/PI 190590144-5

Op. de CAD:

Jean

Data:

Maio/2024


Escala:

1/100


Revisão:

FINAL

04/17

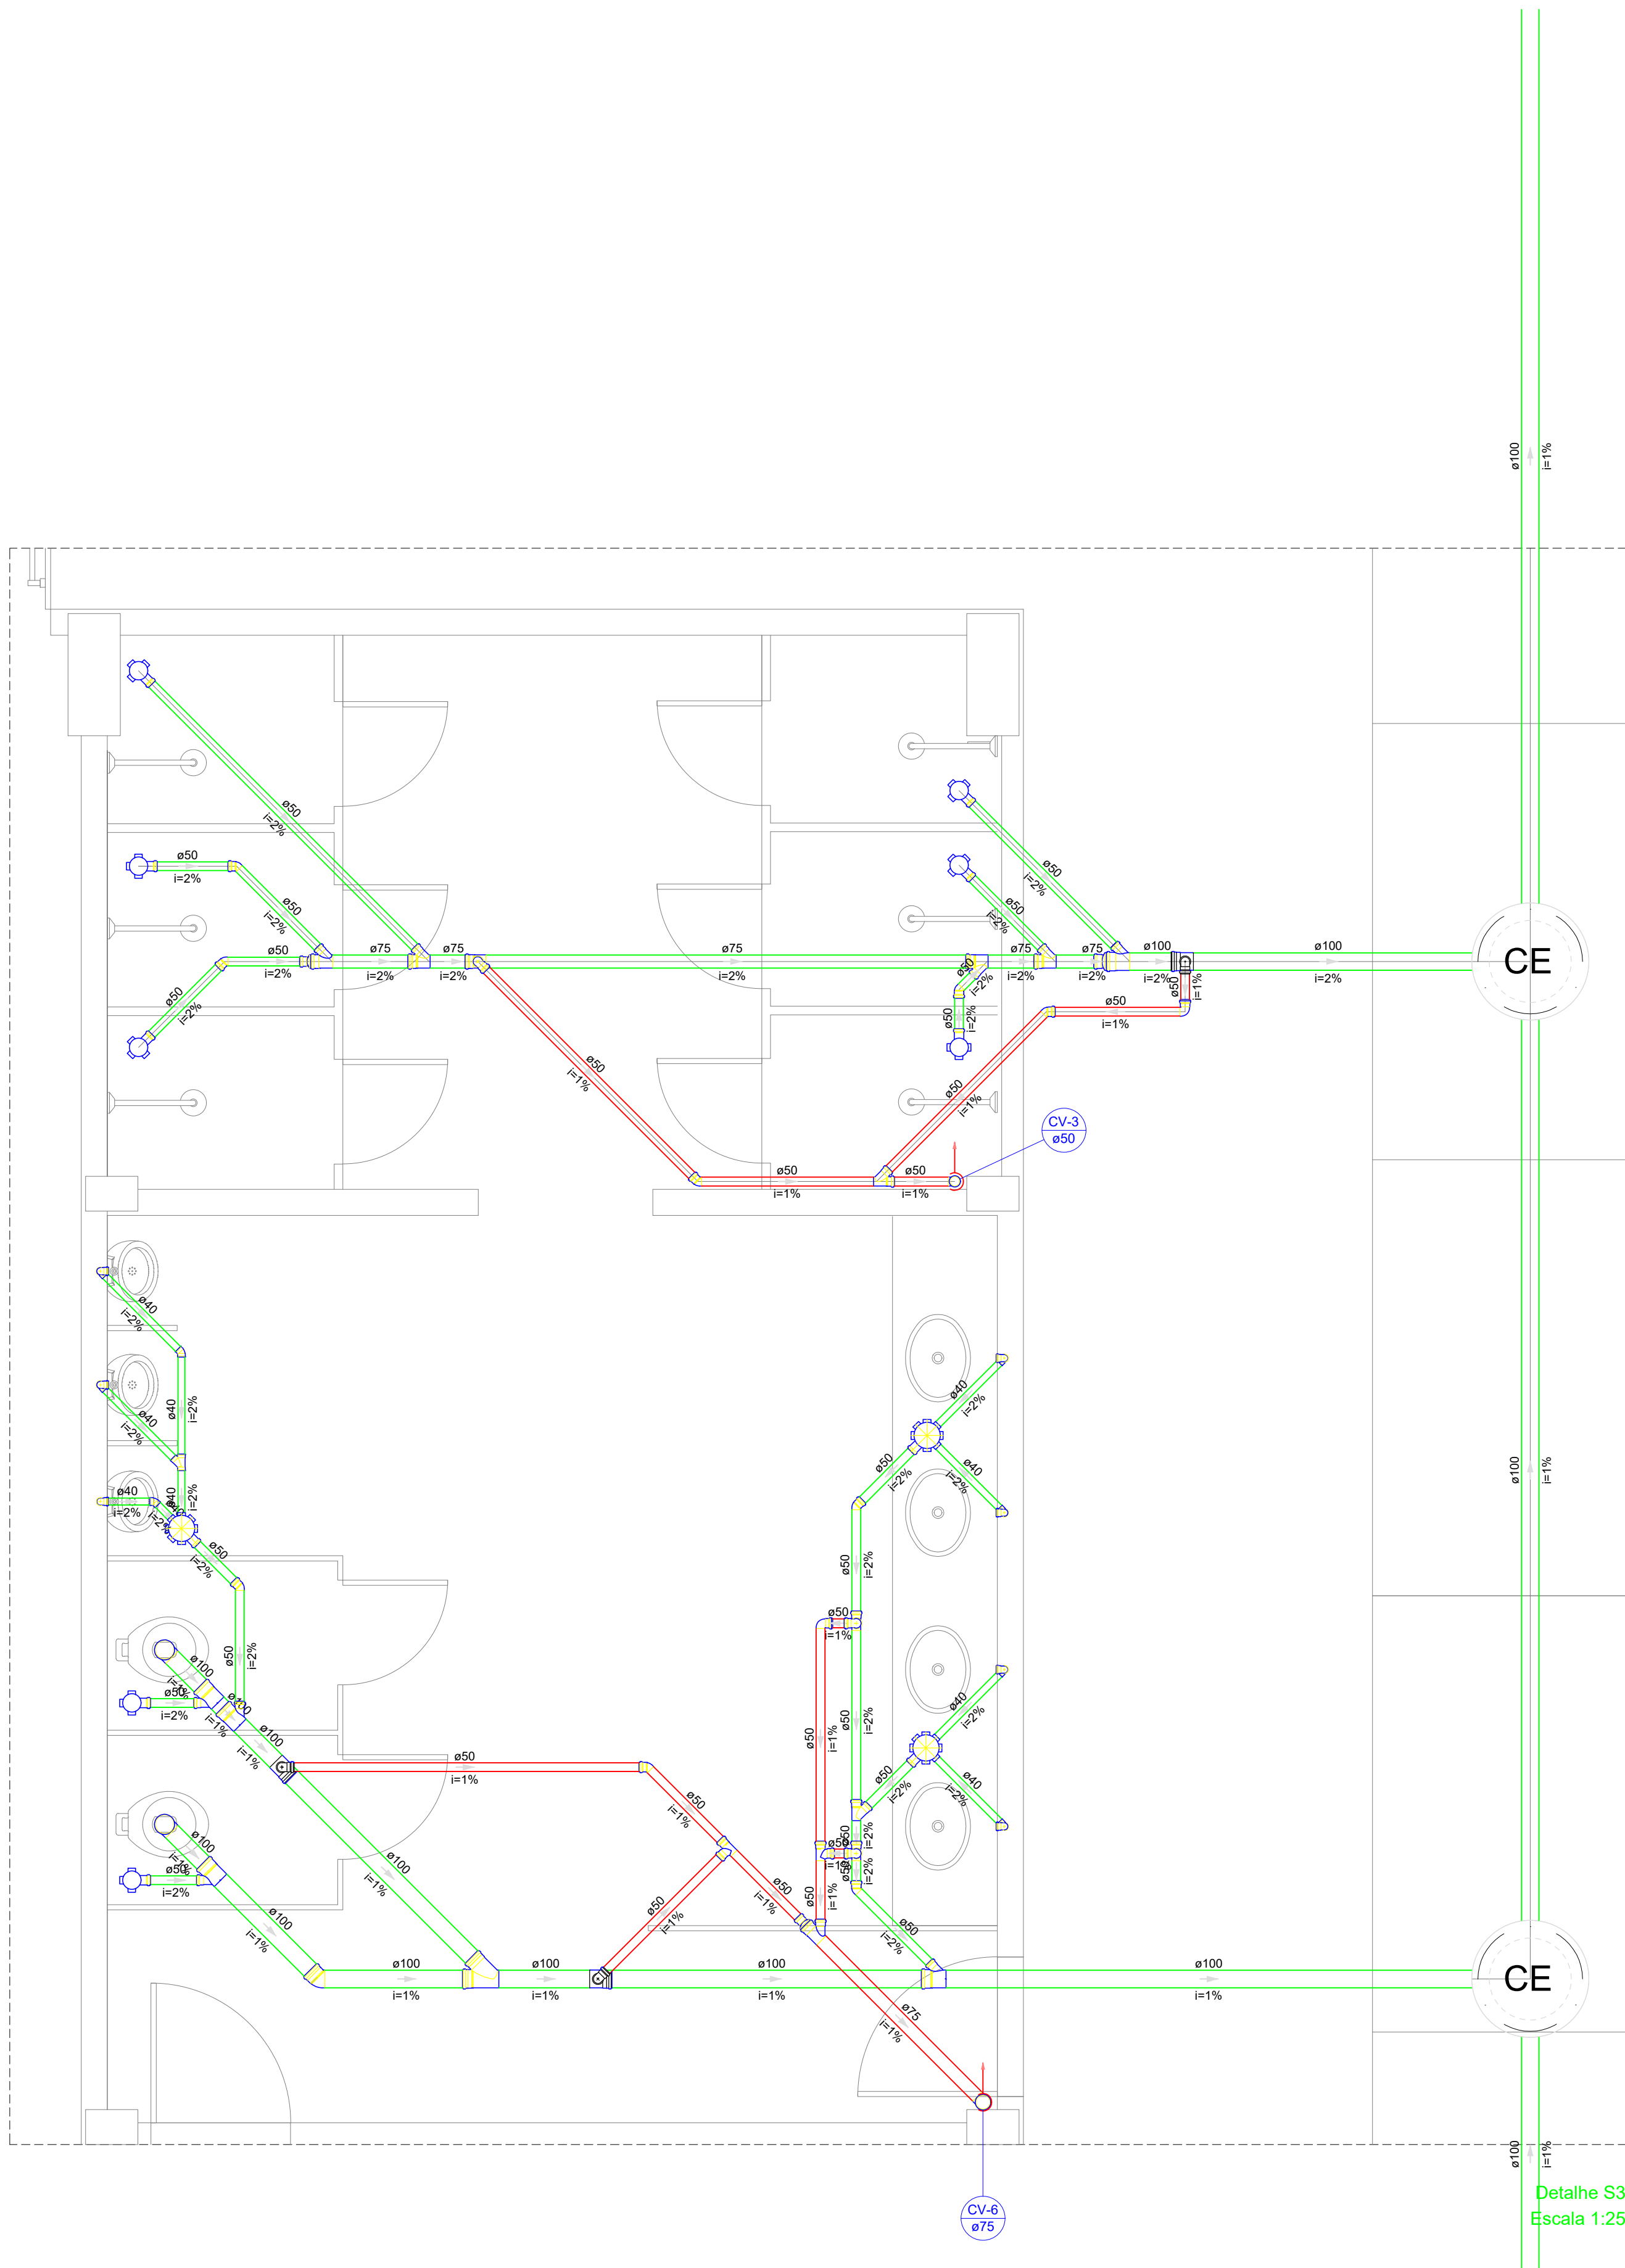

Legenda - Pavimento Térreo	
	Caixa Sifonada
	Caixas Inspeção Esgoto Sifonada
	Caixas de passagem
	Chuveiro Coletivo
	Chuveiro Residencial
	Joelho 45
	Joelho 90
	Joelho 90- coluna
	Junção simples
	Junção simples c/ redução
	Lavatório Residencial com sifão
	Mictório de Descarga Automática- DN 40mm
	Pia de Cozinha Industrial - Preparação com Sifão
	Ramais de Ventilação
	Redução excêntrica
	Te sanitário
	Vaso Sanitário c/ J90°

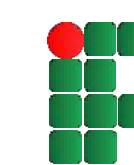 MINISTÉRIO DA EDUCAÇÃO
INSTITUTO FEDERAL DE EDUCAÇÃO, CIÊNCIA E TECNOLOGIA DO PIAUÍ
PROREITORIA DE DESENVOLVIMENTO INSTITUCIONAL
DIRETORIA DE INFRAESTRUTURA

PROJETO EXECUTIVO DE INSTALAÇÕES SANITÁRIAS

APROVAÇÃO	APROVAÇÃO PREFEITURA MUNICIPAL
<hr/>	<hr/>

RESPONSÁVEL TÉCNICO	INSTITUTO FEDERAL DO PIAUÍ
<hr/>	<hr/>


Obra: CONSTRUÇÃO DOS NOVOS CAMPUS DO IFPI	Endereço: ALTOS/ESPERANTINA/BARRAS- PI
---	---

Conteúdo da prancha: DETALHE 3			
Responsável Técnico: Jean Carlos Rodrigues de Brito - Engenheiro Civil - CREA/PI 190590144-5			
Op. de CAD: Jean	Data: Mai/2024	Escala: 1/100	Revisão: FINAL

05/17

DETALHE 3
ESCALA 1/100

Legenda - Pavimento Térreo	
	Caixa Sifonada
	Caixas Inspeção Esgoto Sifonada
	Caixas de passagem
	Chuveiro Coletivo
	Chuveiro Residencial
	Joelho 45
	Joelho 90
	Joelho 90- coluna
	Junção simples
	Junção simples c/ redução
	Lavatório Residencial com sifão
	Mictório de Descarga Automática- DN 40mm
	Pia de Cozinha Industrial - Preparação com Sifão
	Ramais de Ventilação
	Te sanitário
	Vaso Sanitário c/ J90°

 MINISTÉRIO DA EDUCAÇÃO
INSTITUTO FEDERAL DE EDUCAÇÃO, CIÊNCIA E TECNOLOGIA DO PIAUÍ
PROREITORIA DE DESENVOLVIMENTO INSTITUCIONAL
DIRETORIA DE INFRAESTRUTURA

PROJETO EXECUTIVO DE INSTALAÇÕES SANITÁRIAS


APROVAÇÃO	APROVAÇÃO PREFEITURA MUNICIPAL
<div></div>	<div></div>

RESPONSÁVEL TÉCNICO	INSTITUTO FEDERAL DO PIAUÍ
<div></div>	<div></div>

Obra: CONSTRUÇÃO DOS NOVOS CAMPUS DO IFPI	Endereço: ALTOS/ESPERANTINA/BARRAS- PI
--	---


Conteúdo da prancha: DETALHE 5			
Responsável Técnico: Jean Carlos Rodrigues de Brito - Engenheiro Civil - CREA/PI 190590144-5			
Op. de CAD: Jean	Data: Maio/2024	Escala: 1/100	Revisão: FINAL

07/17

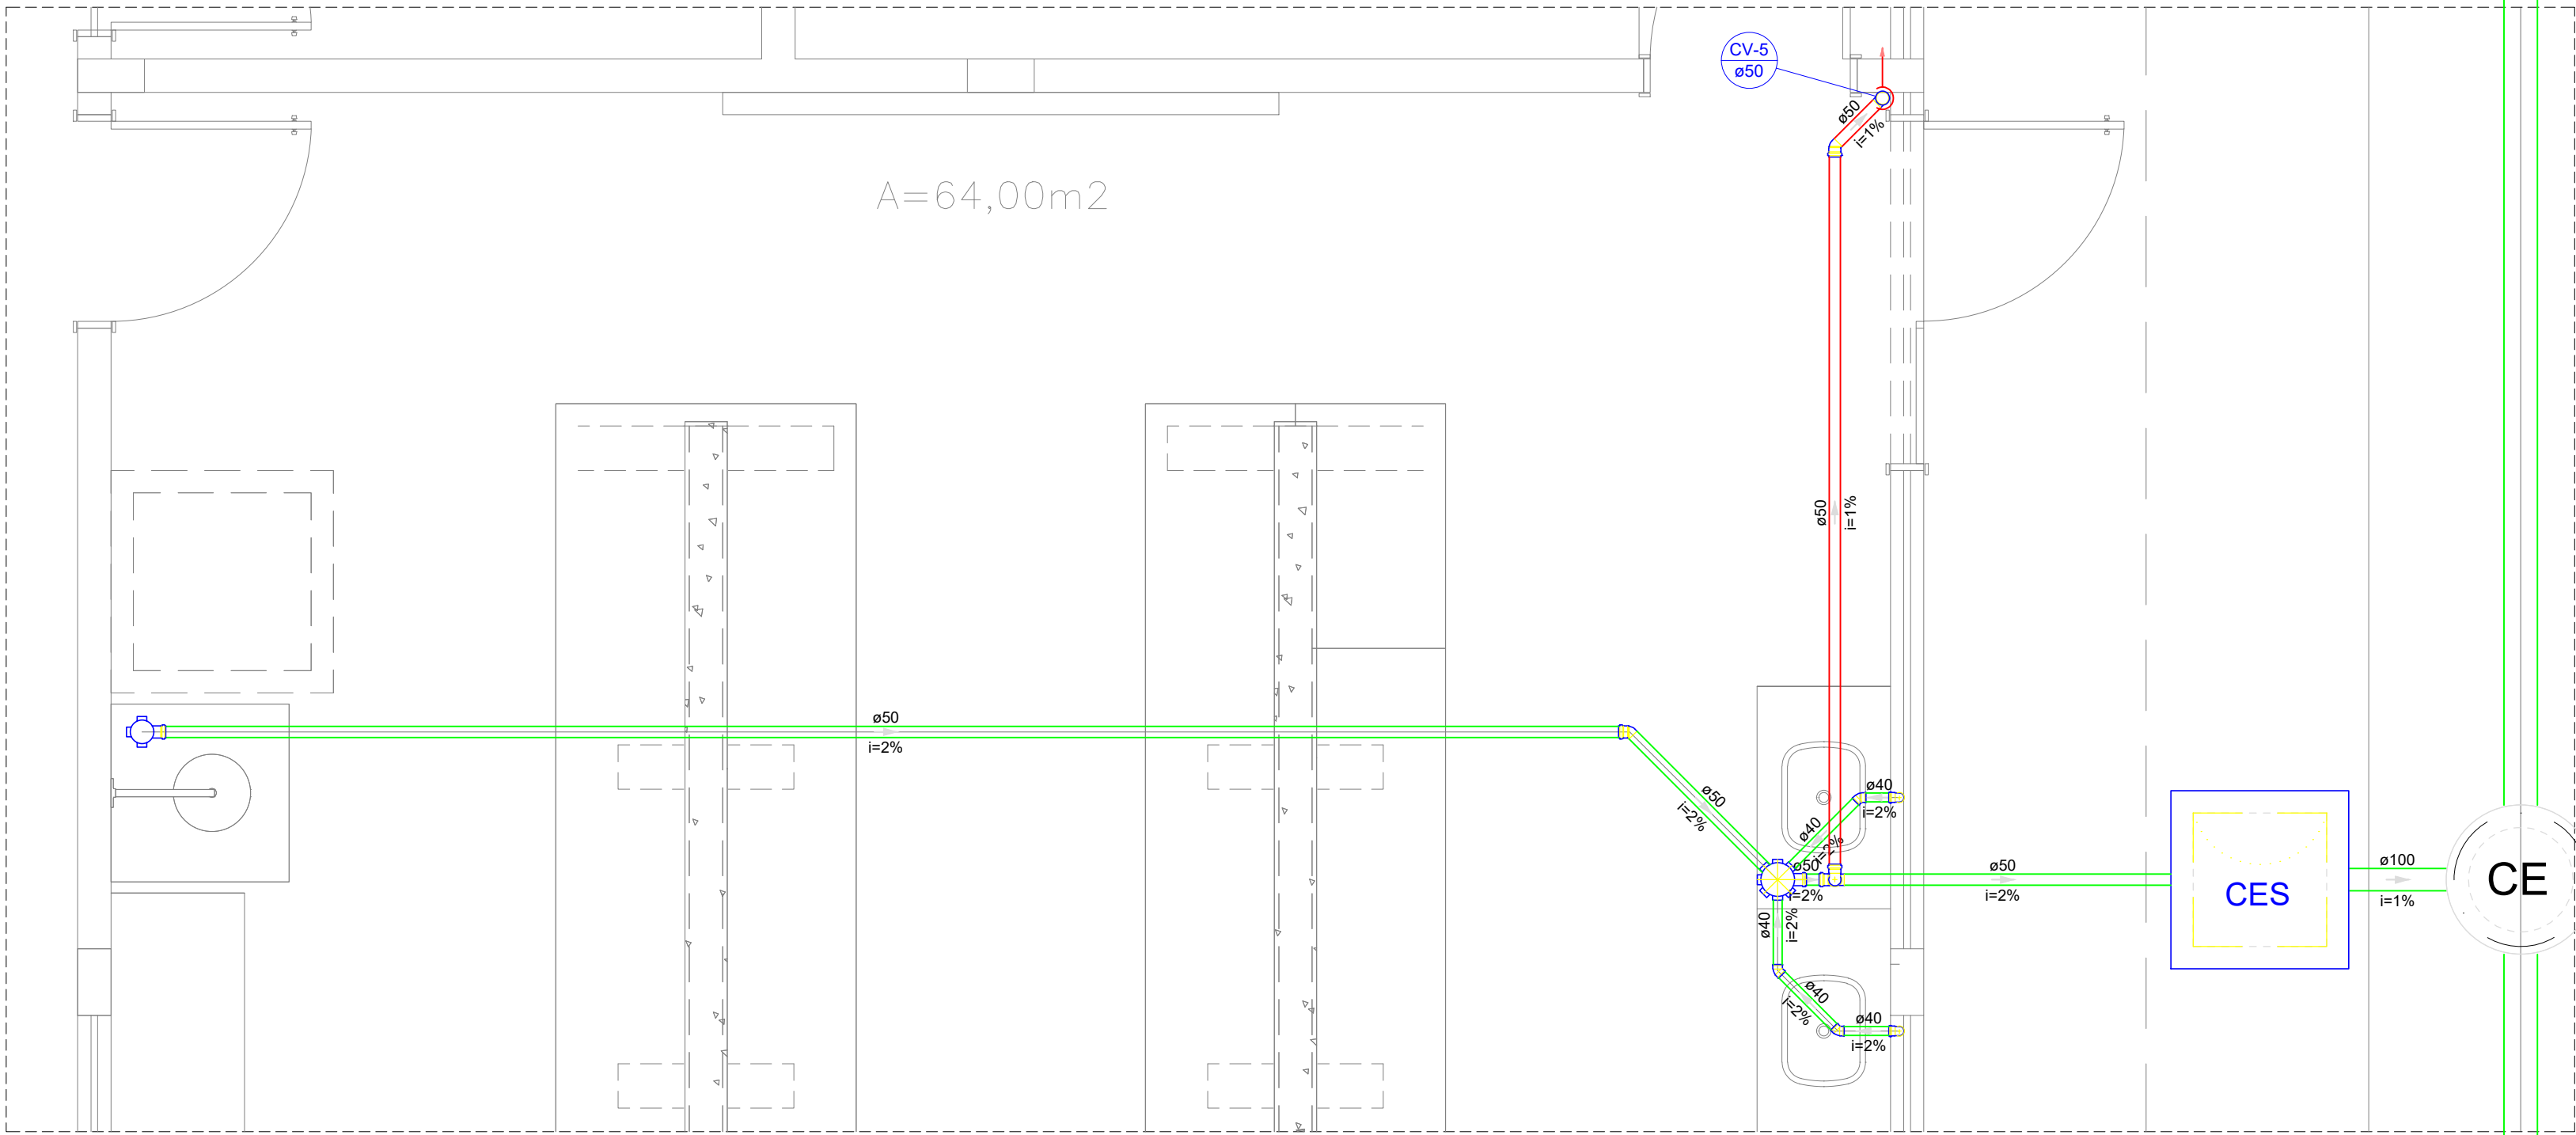

Detalhe S5
Escala 1:25

DETALHE 5
ESCALA 1/100

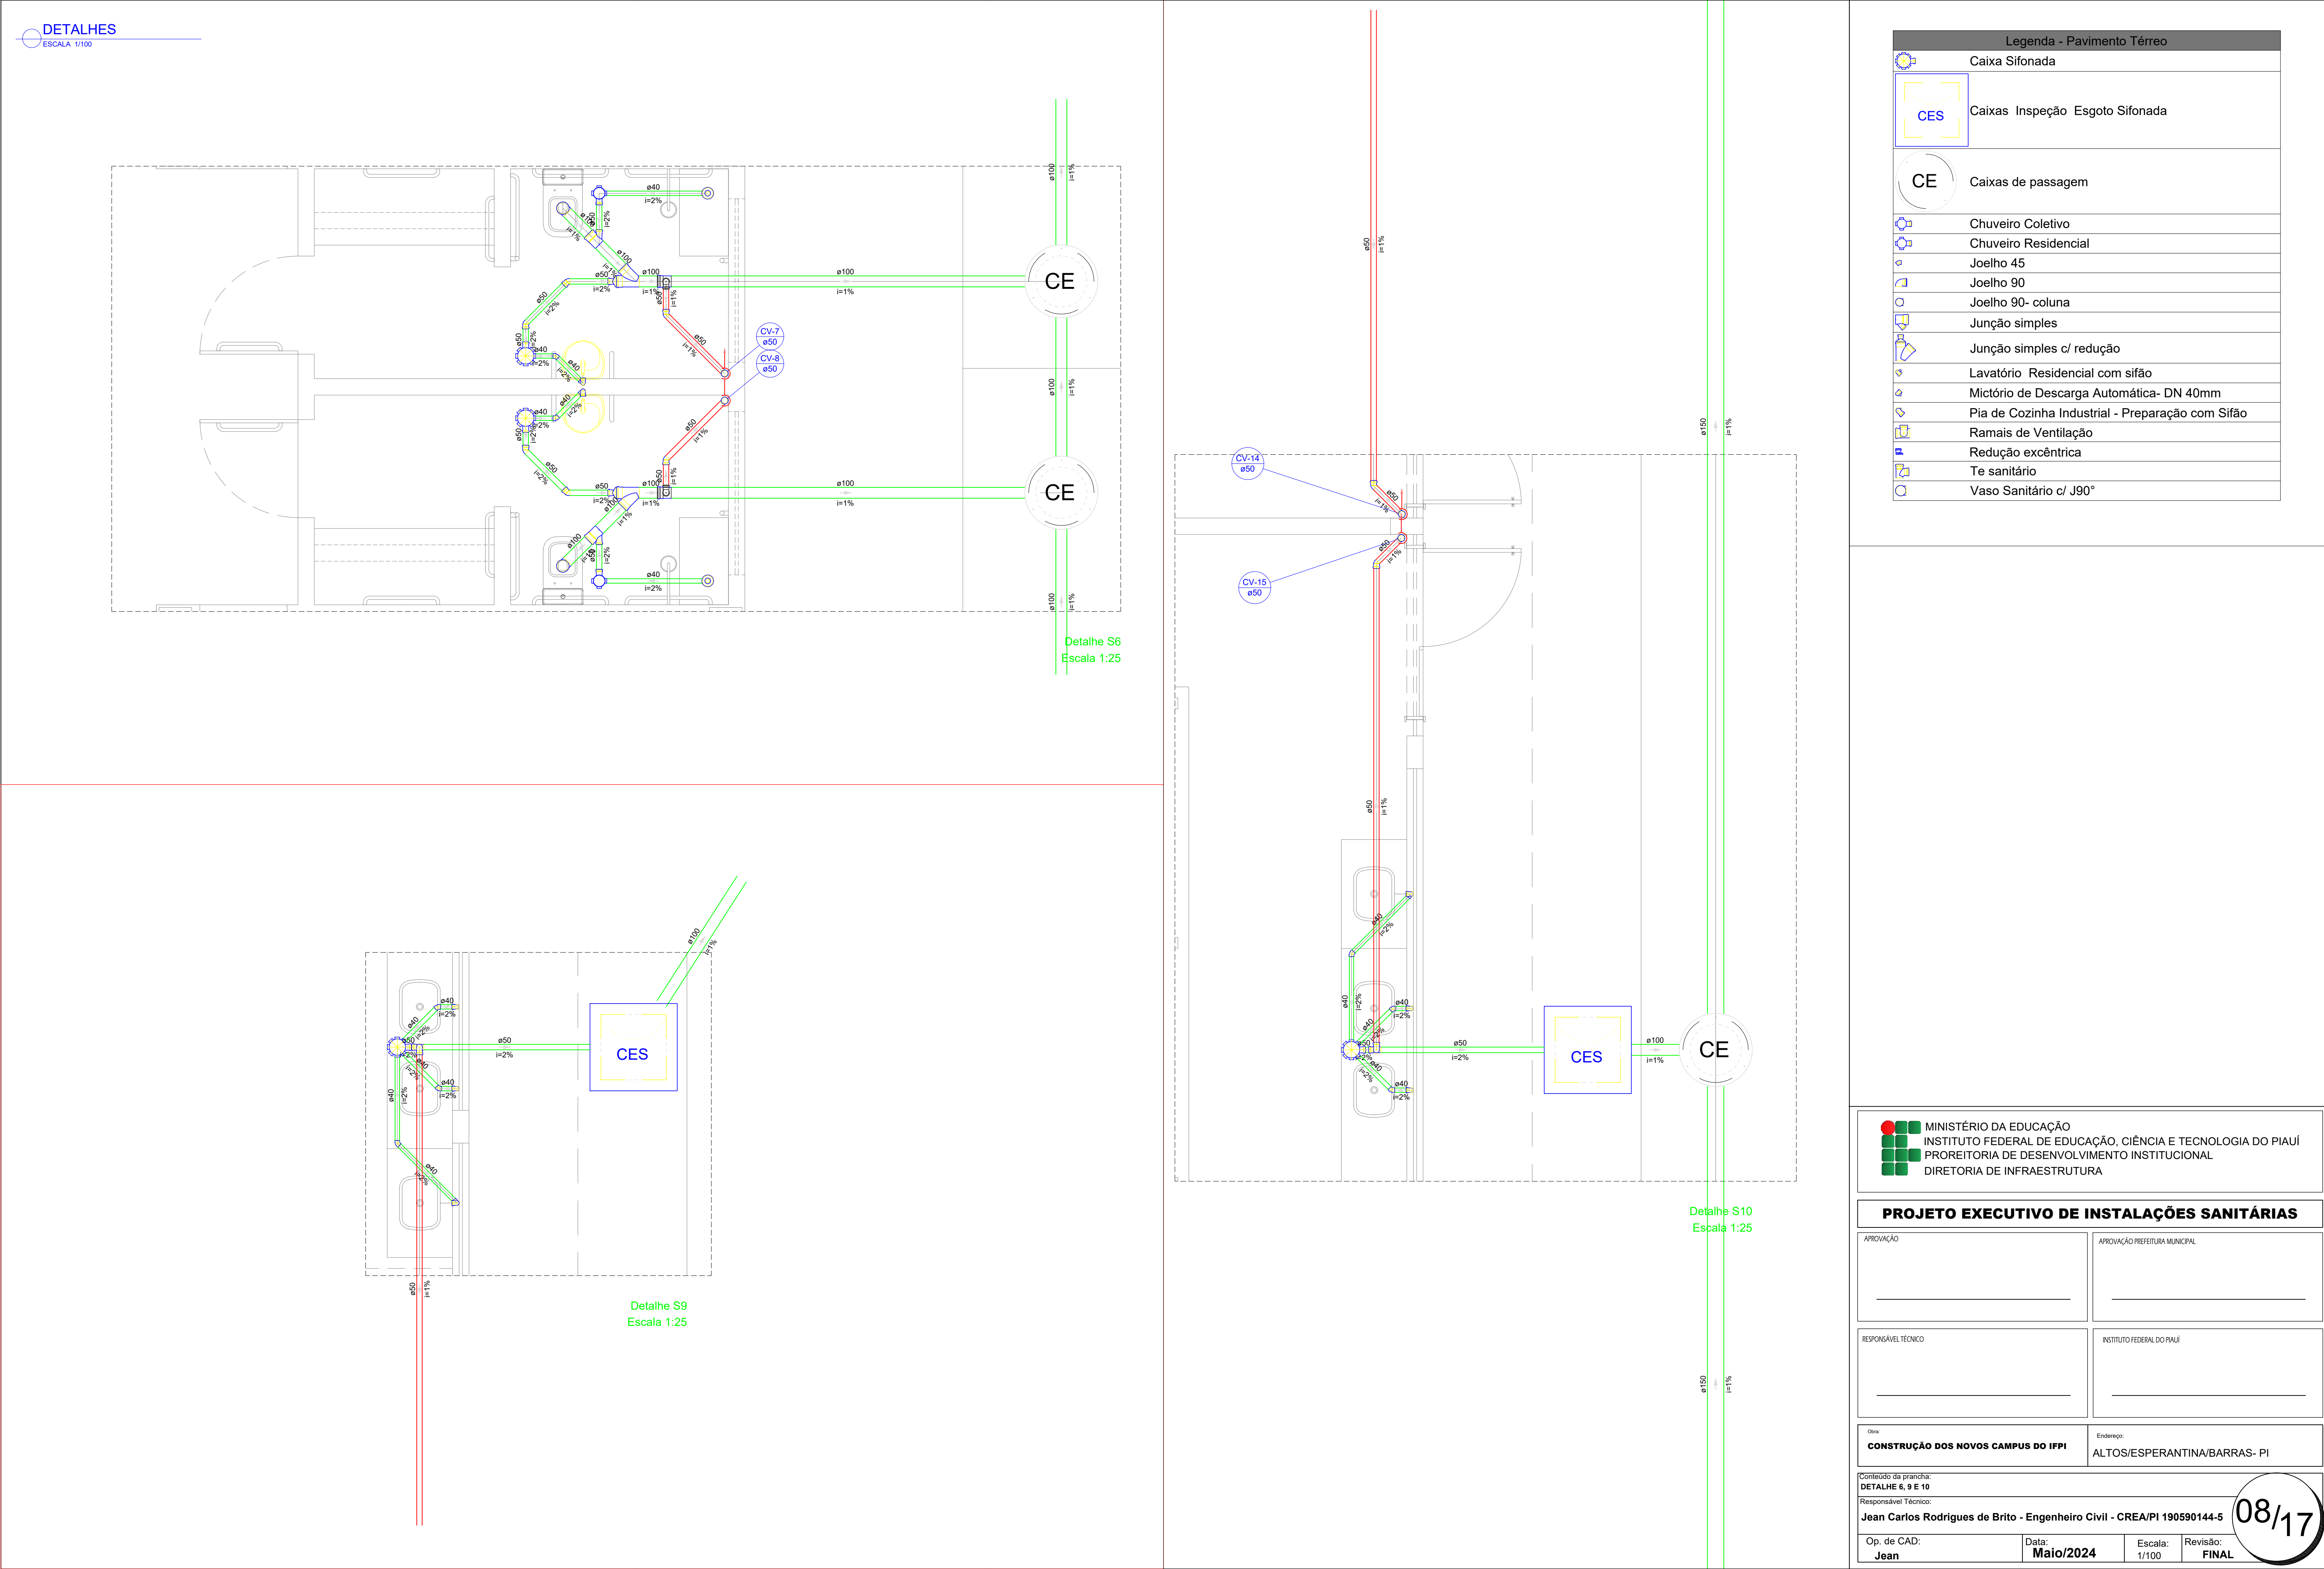

Legenda - Pavimento Térreo	
	Caixa Sifonada
	Caixas Inspeção Esgoto Sifonada
	Caixas de passagem
	Chuveiro Coletivo
	Chuveiro Residencial
	Joelho 45
	Joelho 90
	Joelho 90- coluna
	Junção simples
	Junção simples c/ redução
	Lavatório Residencial com sifão
	Mictório de Descarga Automática- DN 40mm
	Pia de Cozinha Industrial - Preparação com Sifão
	Ramais de Ventilação
	Redução excêntrica
	Te sanitário
	Vaso Sanitário c/ J90°

MINISTÉRIO DA EDUCAÇÃO
INSTITUTO FEDERAL DE EDUCAÇÃO, CIÊNCIA E TECNOLOGIA DO PIAUÍ
PROREITORIA DE DESENVOLVIMENTO INSTITUCIONAL
DIRETORIA DE INFRAESTRUTURA

PROJETO EXECUTIVO DE INSTALAÇÕES SANITÁRIAS

APROVAÇÃO

APPROVAÇÃO PREFEITURA MUNICIPAL

RESPONSÁVEL TÉCNICO

INSTITUTO FEDERAL DO PIAUÍ

Outro:
CONSTRUÇÃO DOS NOVOS CAMPUS DO IFPI

Endereço:
ALTOS/ESPERANTINA/BARRAS- PI

Conteúdo da prancha:
DETALHE 6, 9 E 10

Responsável Técnico:
Jean Carlos Rodrigues de Brito - Engenheiro Civil - CREA/PI 190590144-5


Op. de CAD:
Jean

Data:
Maio/2024

Escala:
1/100

Revisão:
FINAL

08/17

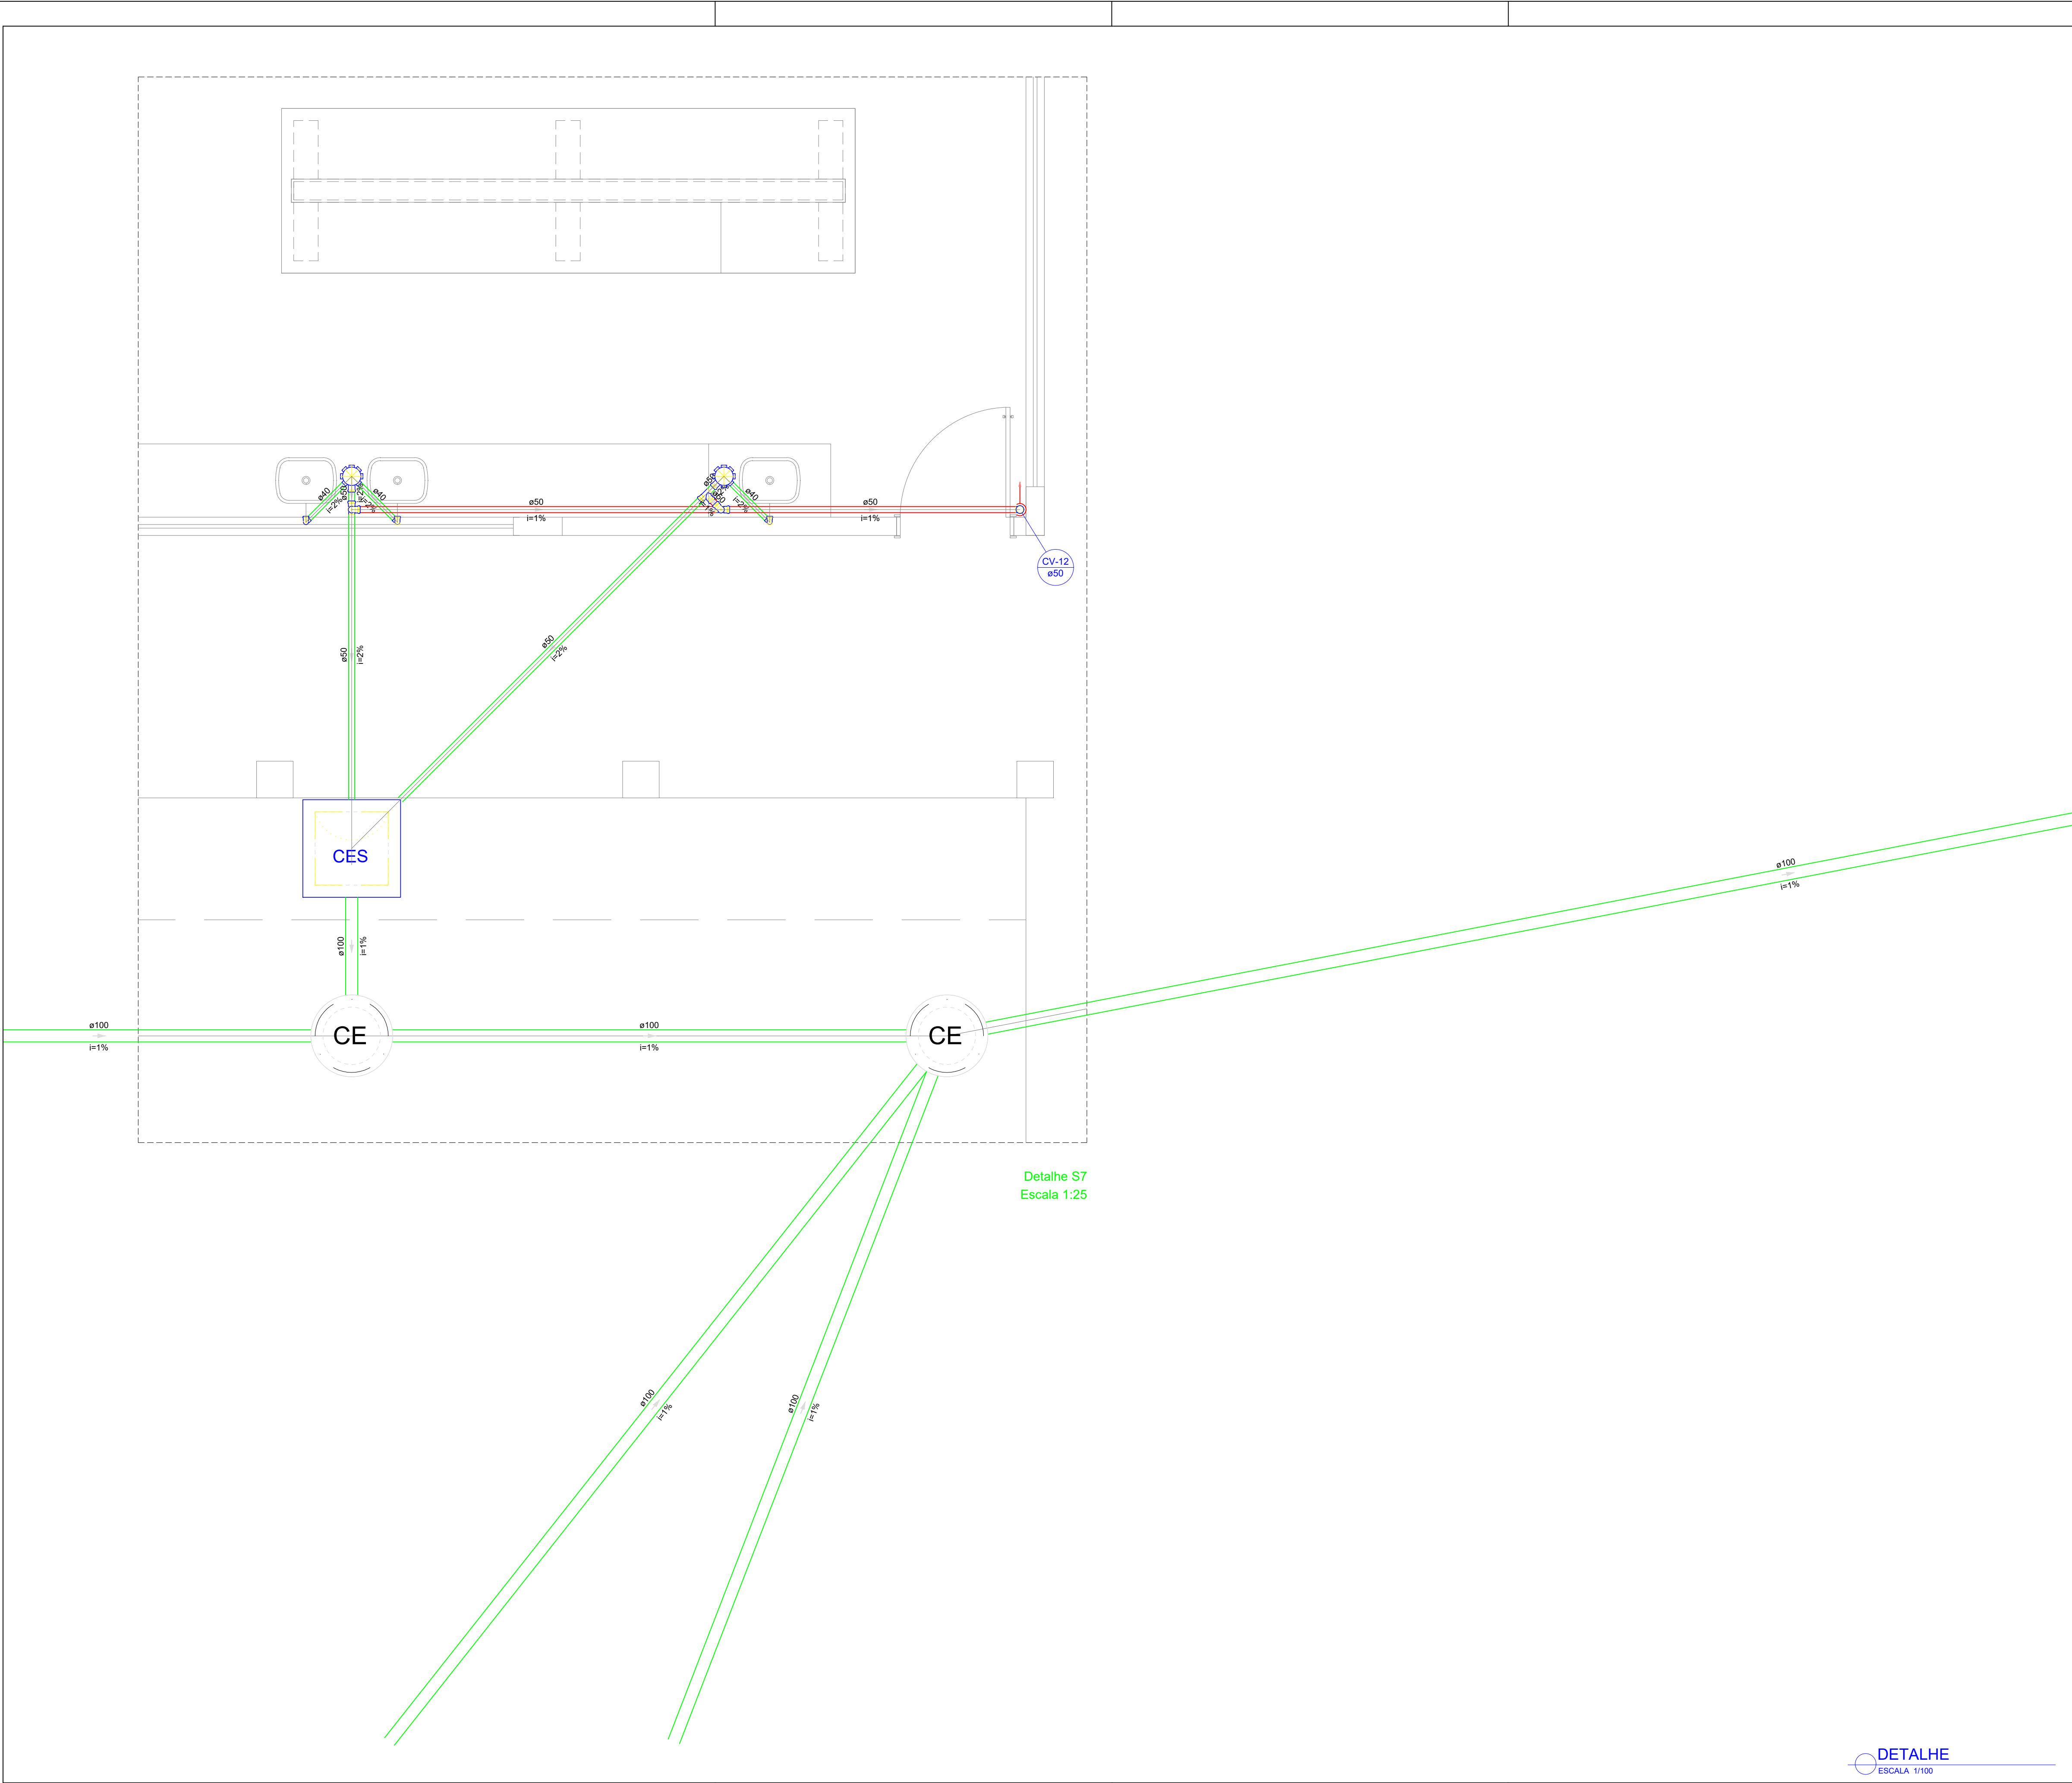

Legenda - Pavimento Térreo	
	Caixa Sifonada
	Caixas Inspeção Esgoto Sifonada
	Caixas de passagem
	Chuveiro Coletivo
	Chuveiro Residencial
	Joelho 45
	Joelho 90
	Joelho 90- coluna
	Junção simples
	Junção simples c/ redução
	Lavatório Residencial com sifão
	Mictório de Descarga Automática- DN 40mm
	Pia de Cozinha Industrial - Preparação com Sifão
	Ramais de Ventilação
	Redução excêntrica
	Te sanitário
	Vaso Sanitário c/ J90°



MINISTÉRIO DA EDUCAÇÃO
INSTITUTO FEDERAL DE EDUCAÇÃO, CIÊNCIA E TECNOLOGIA DO PIAUÍ
PROREITORIA DE DESENVOLVIMENTO INSTITUCIONAL
DIRETORIA DE INFRAESTRUTURA

PROJETO EXECUTIVO DE INSTALAÇÕES SANITÁRIAS

APROVAÇÃO	APROVAÇÃO PREFEITURA MUNICIPAL
RESPONSÁVEL TÉCNICO	INSTITUTO FEDERAL DO PIAUÍ
Obr: CONSTRUÇÃO DOS NOVOS CAMPUS DO IFPI	Endereço: ALTOS/ESPERANTINA/BARRAS- PI

Conteúdo da prancha:
DETALHE 7

Responsável Técnico:
Jean Carlos Rodrigues de Brito - Engenheiro Civil - CREA/PI 190590144-5

Op. de CAD:
Jean


Data:
Mai/2024

Escala:
1/100

Revisão:
FINAL


09/17

DETALHE
ESCALA 1/100

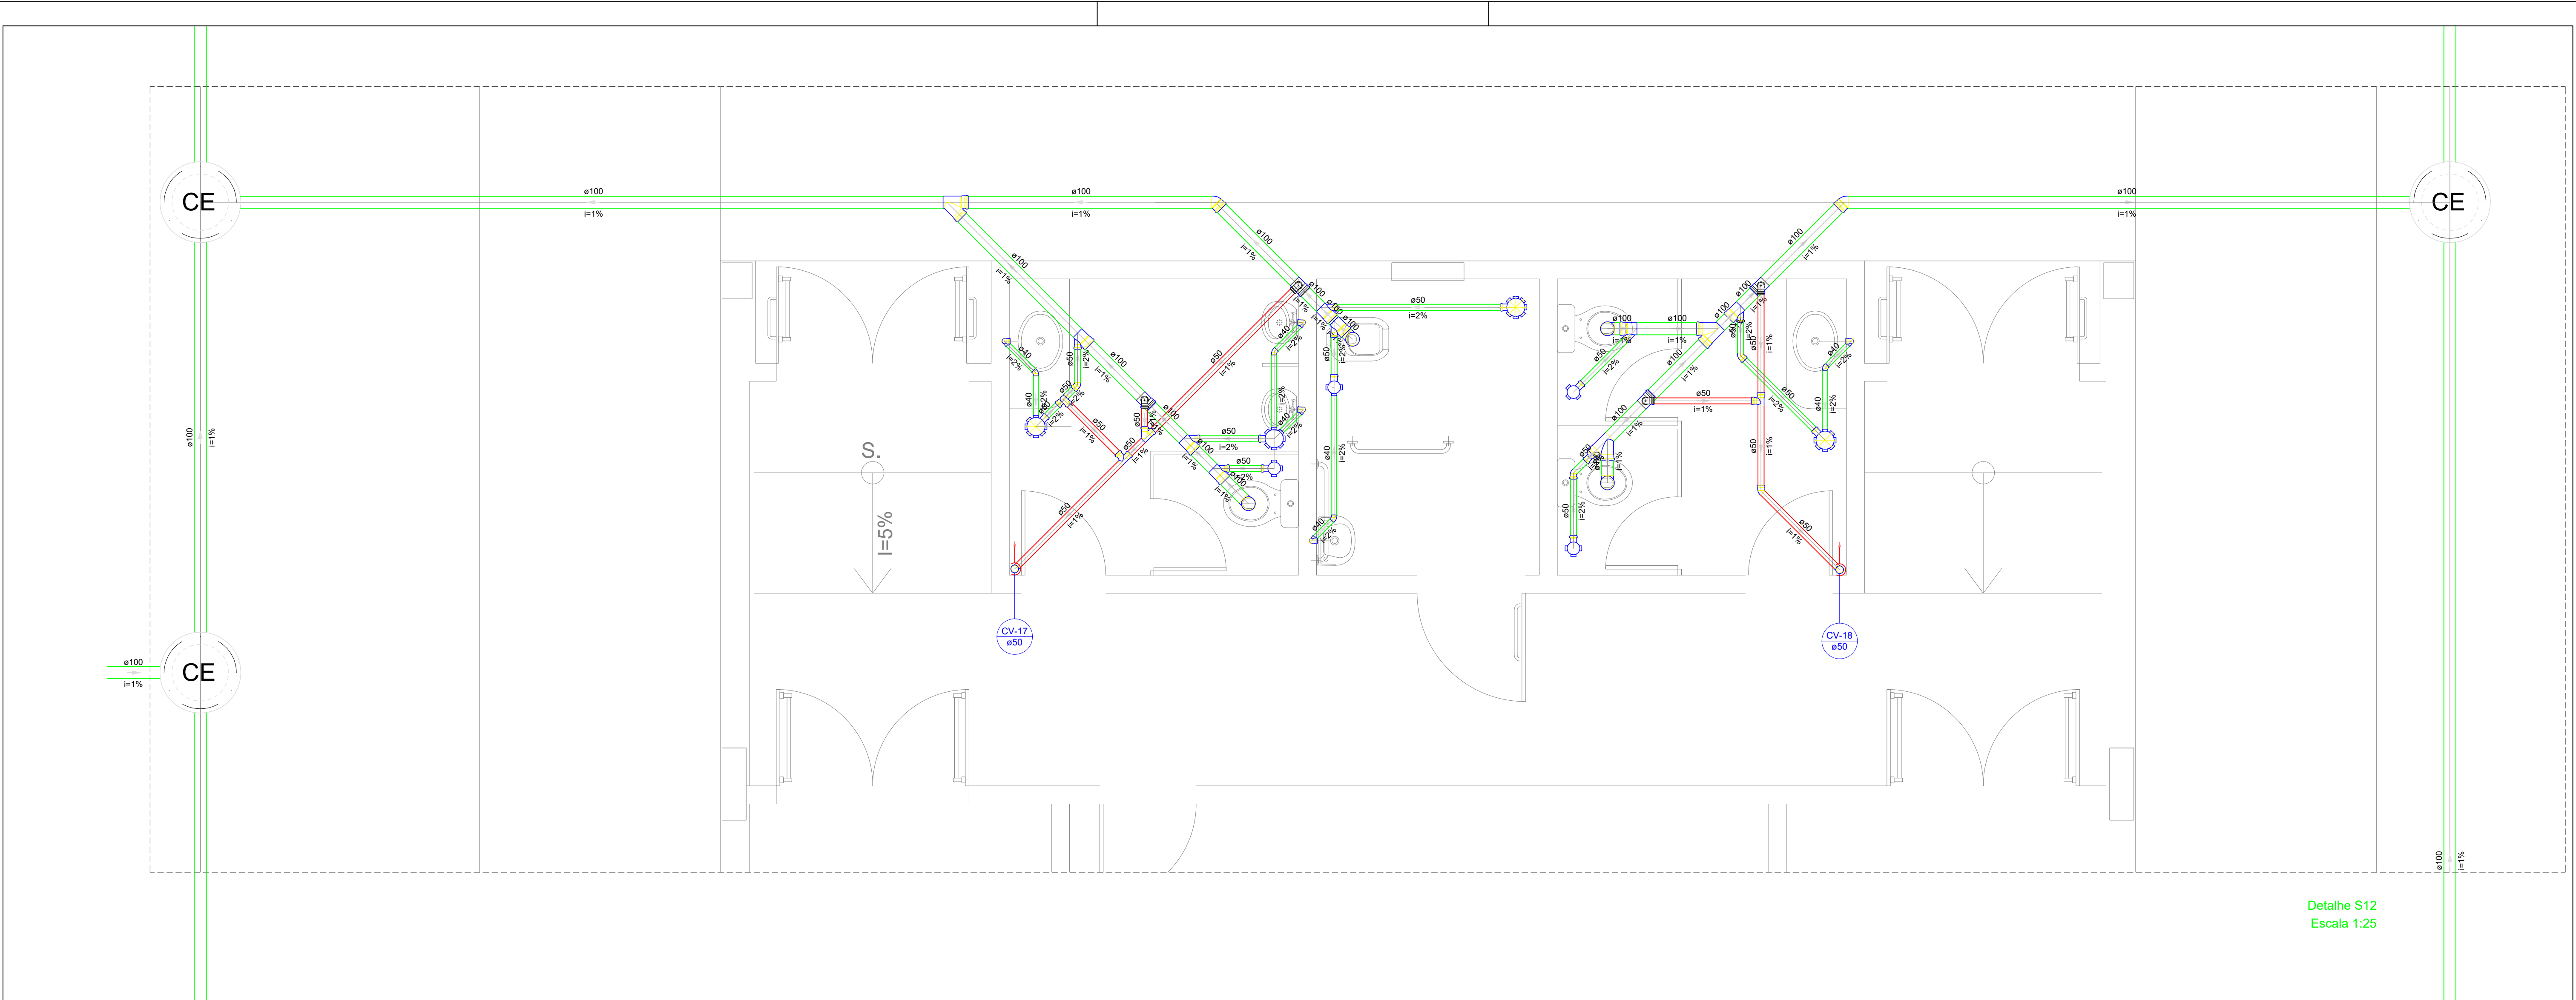

Detalhe S12
Escala 1:25

Legenda - Pavimento Térreo	
	Caixa Sifonada
	Caixas Inspeção Esgoto Sifonada
	Caixas de passagem
	Chuveiro Coletivo
	Chuveiro Residencial
	Joelho 45
	Joelho 90
	Joelho 90- coluna
	Junção simples
	Junção simples c/ redução
	Lavatório Residencial com sifão
	Mictório de Descarga Automática- DN 40mm
	Pia de Cozinha Industrial - Preparação com Sifão
	Ramais de Ventilação
	Redução excêntrica
	Te sanitário
	Vaso Sanitário c/ J90°

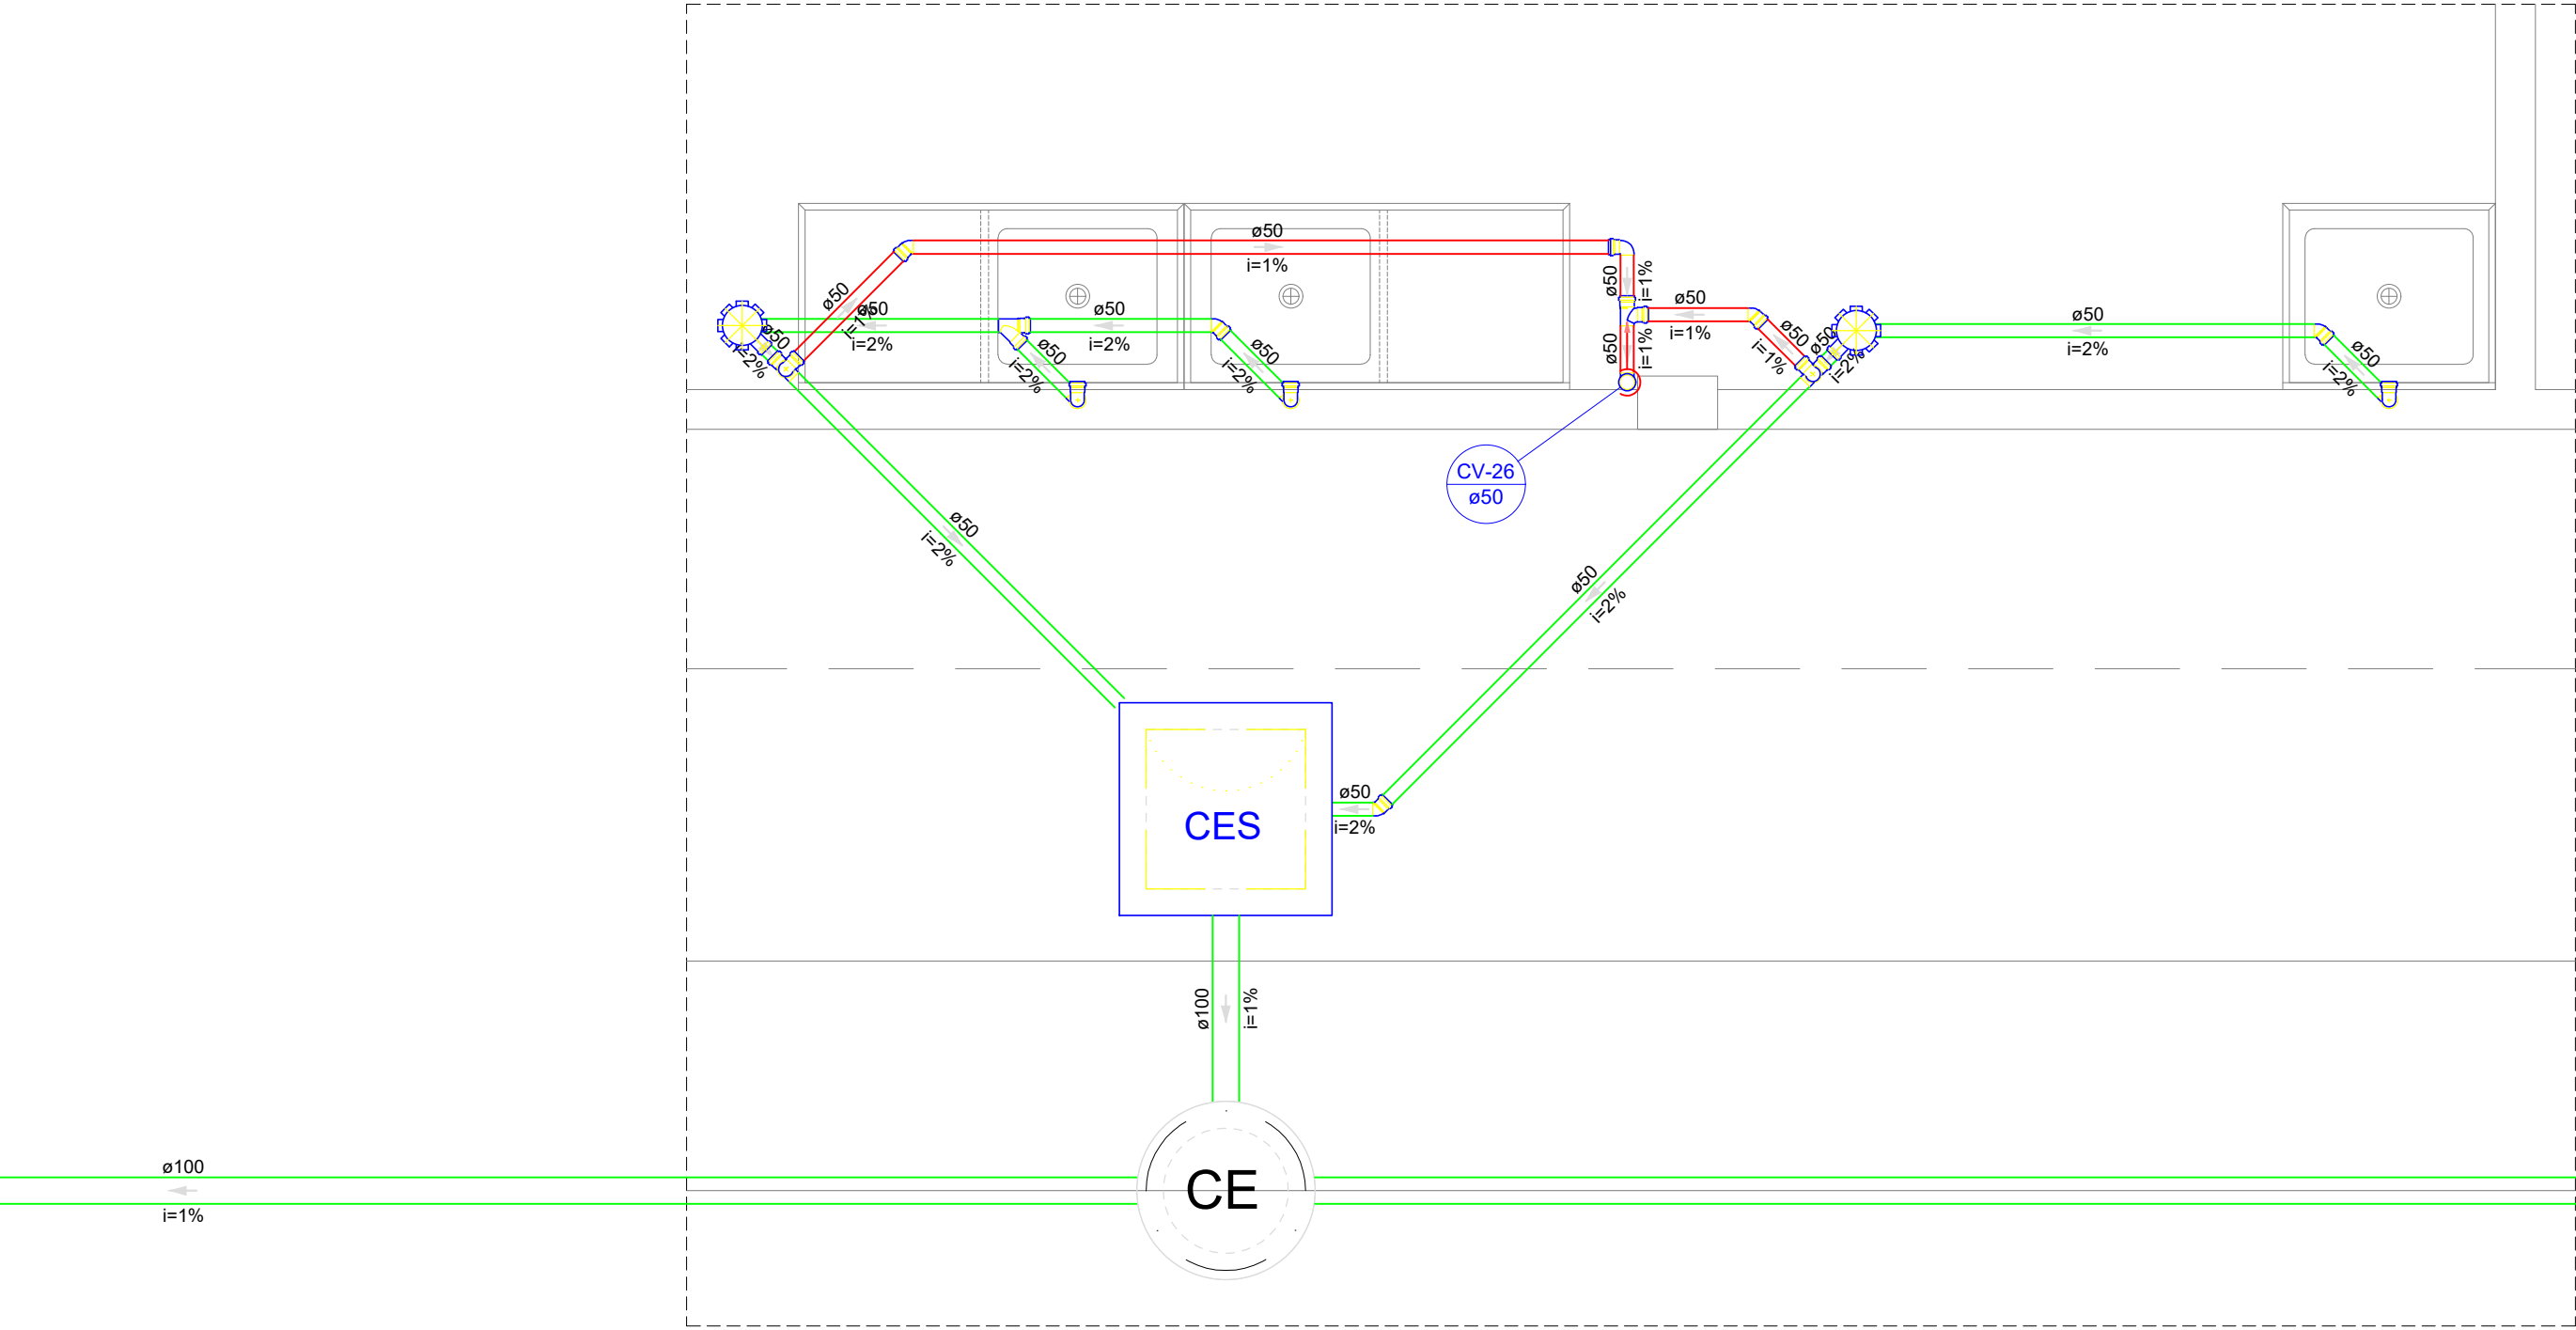

Detalhe S20
Escala 1:25

DETALHES
ESCALA 1/100

MINISTÉRIO DA EDUCAÇÃO
INSTITUTO FEDERAL DE EDUCAÇÃO, CIÊNCIA E TECNOLOGIA DO PIAUÍ
PROREITORIA DE DESENVOLVIMENTO INSTITUCIONAL
DIRETORIA DE INFRAESTRUTURA


PROJETO EXECUTIVO DE INSTALAÇÕES SANITÁRIAS

APROVAÇÃO	APROVAÇÃO PREFEITURA MUNICIPAL
_____	_____

RESPONSÁVEL TÉCNICO	INSTITUTO FEDERAL DO PIAUÍ
_____	_____


Obr: CONSTRUÇÃO DOS NOVOS CAMPUS DO IFPI	Endereço: ALTOS/ESPERANTINA/BARRAS- PI
---	--

Conteúdo da prancha: DETALHES 12 E 20			
Responsável Técnico: Jean Carlos Rodrigues de Brito - Engenheiro Civil - CREA/PI 190590144-5			
Op. de CAD: Jean	Data: Maio/2024	Escala: 1/100	Revisão: FINAL

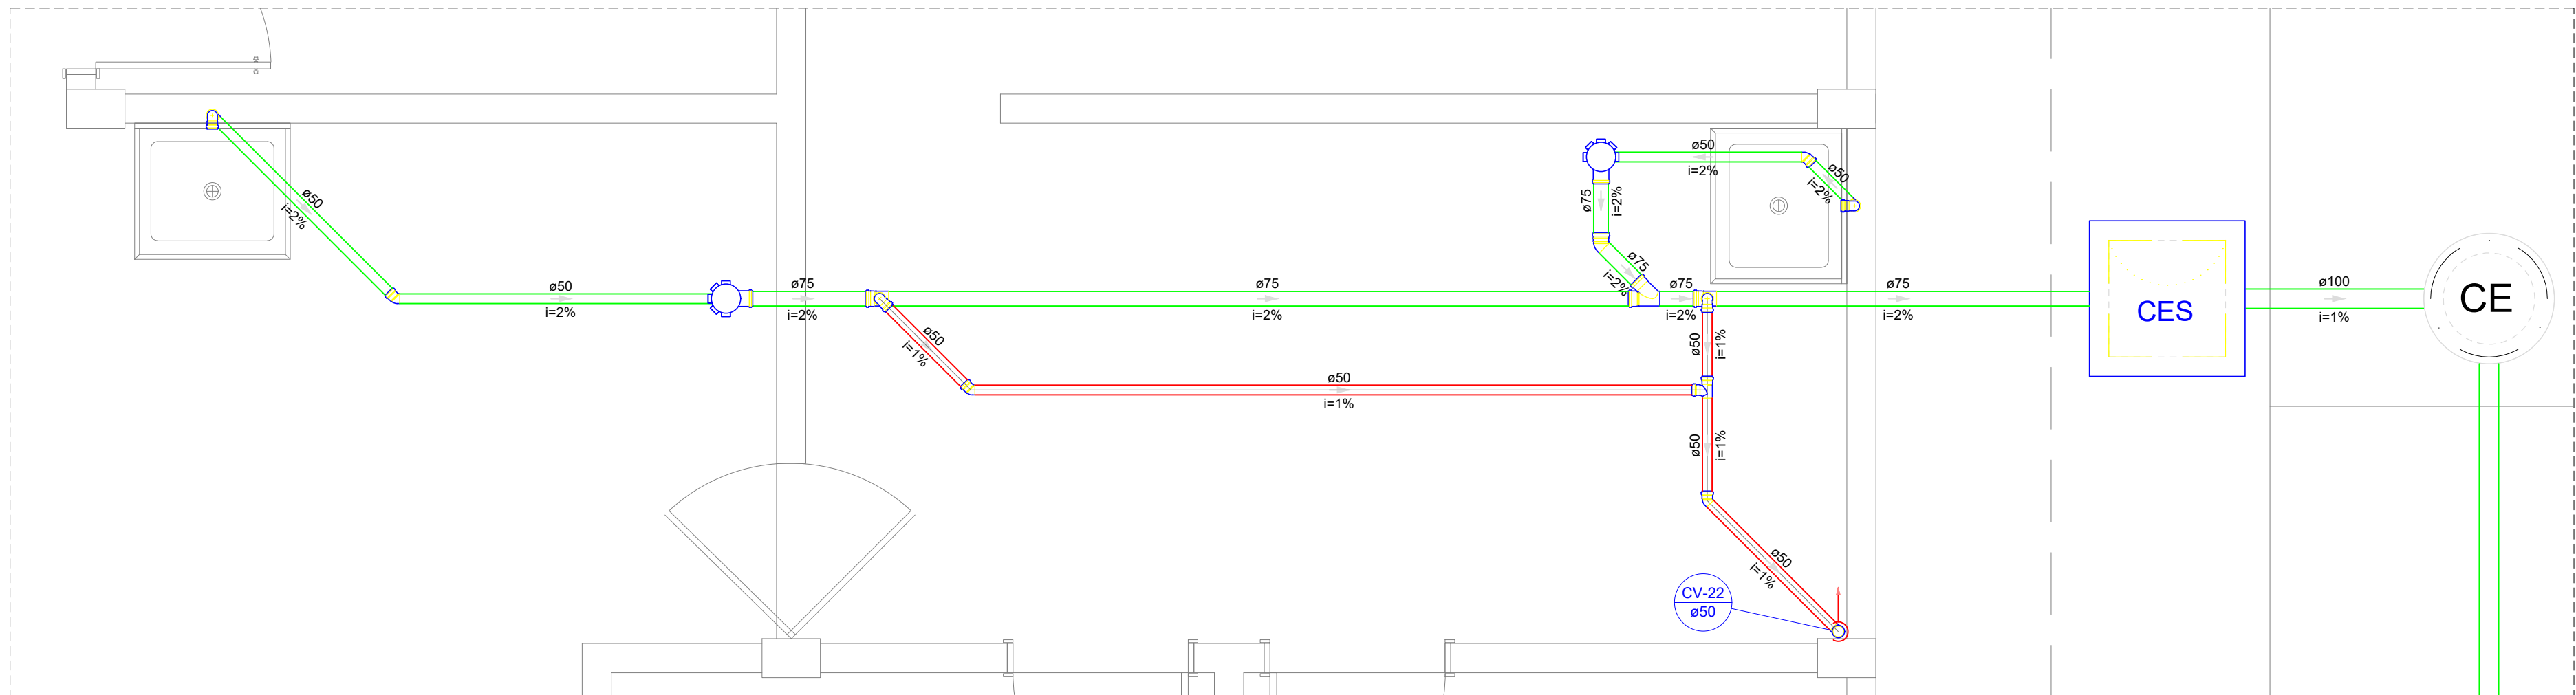


Detalhe S16
Escala 1:25

Legenda - Pavimento Térreo	
	Caixa Sifonada
	Caixas Inspeção Esgoto Sifonada
	Caixas de passagem
	Chuveiro Coletivo
	Chuveiro Residencial
	Joelho 45
	Joelho 90
	Joelho 90- coluna
	Junção simples
	Junção simples c/ redução
	Lavatório Residencial com sifão
	Mictório de Descarga Automática- DN 40mm
	Pia de Cozinha Industrial - Preparação com Sifão
	Ramais de Ventilação
	Redução excêntrica
	Te sanitário
	Vaso Sanitário c/ J90°

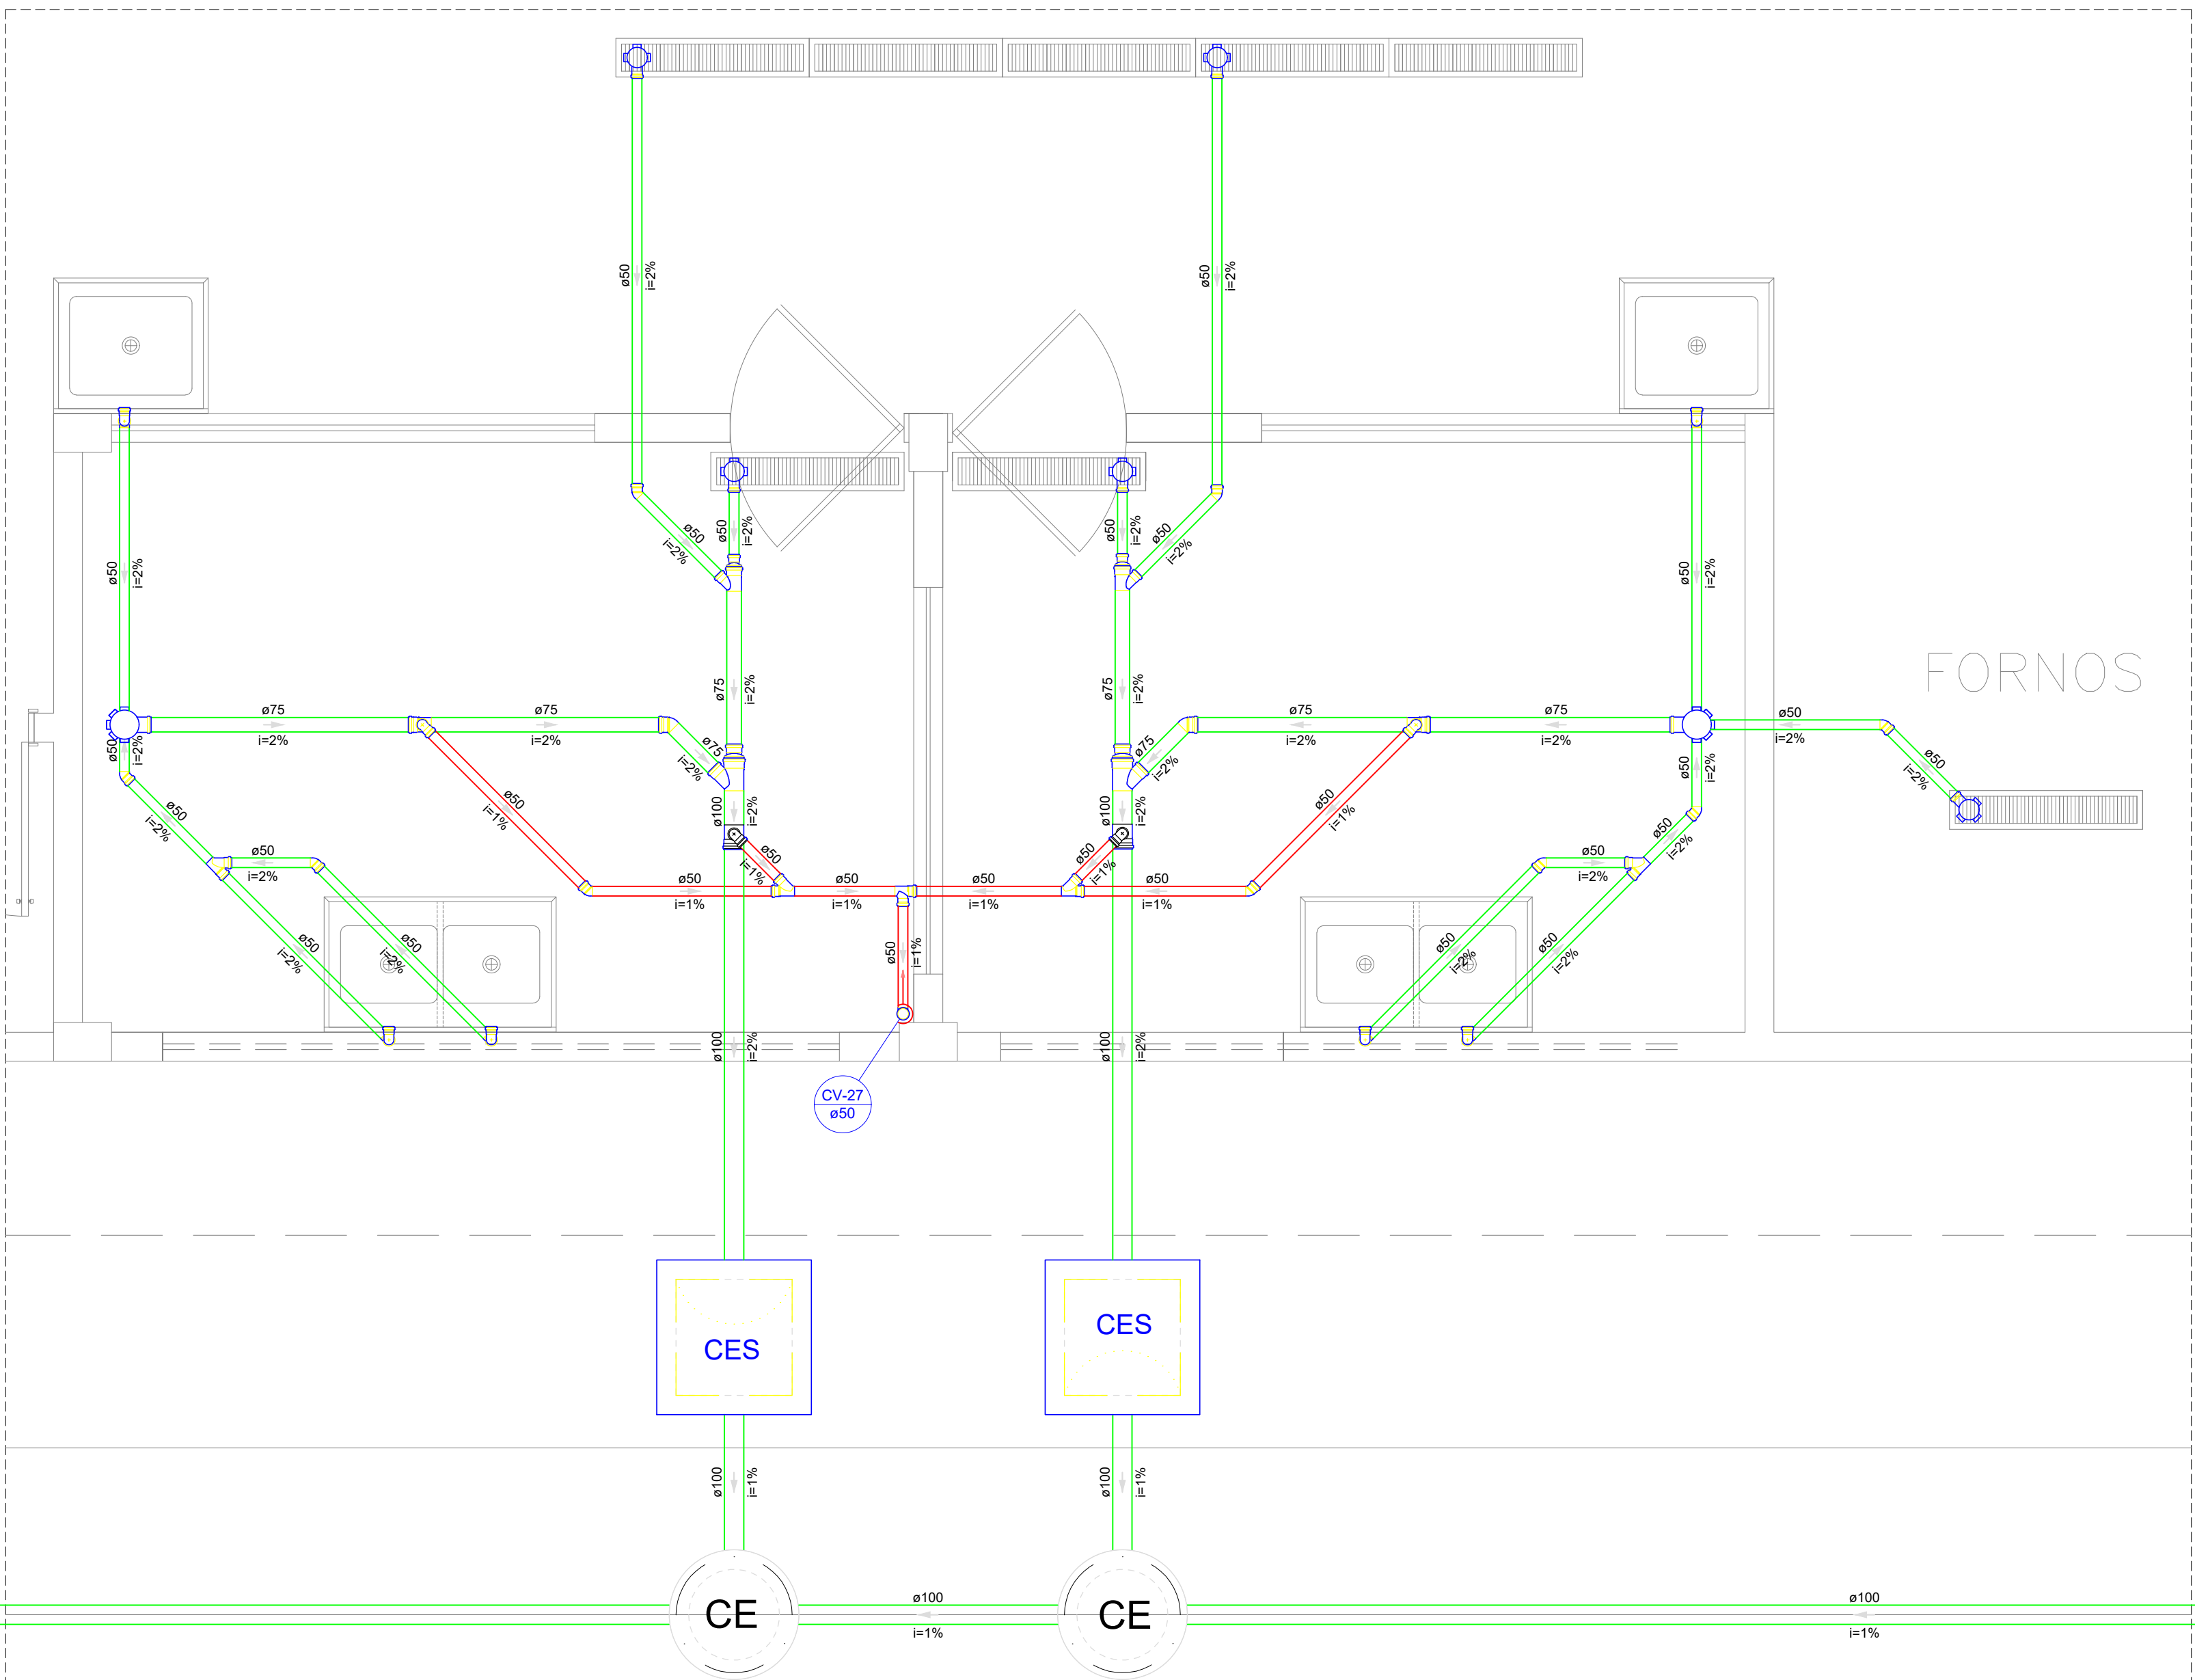

Detalhe S19
Escala 1:25

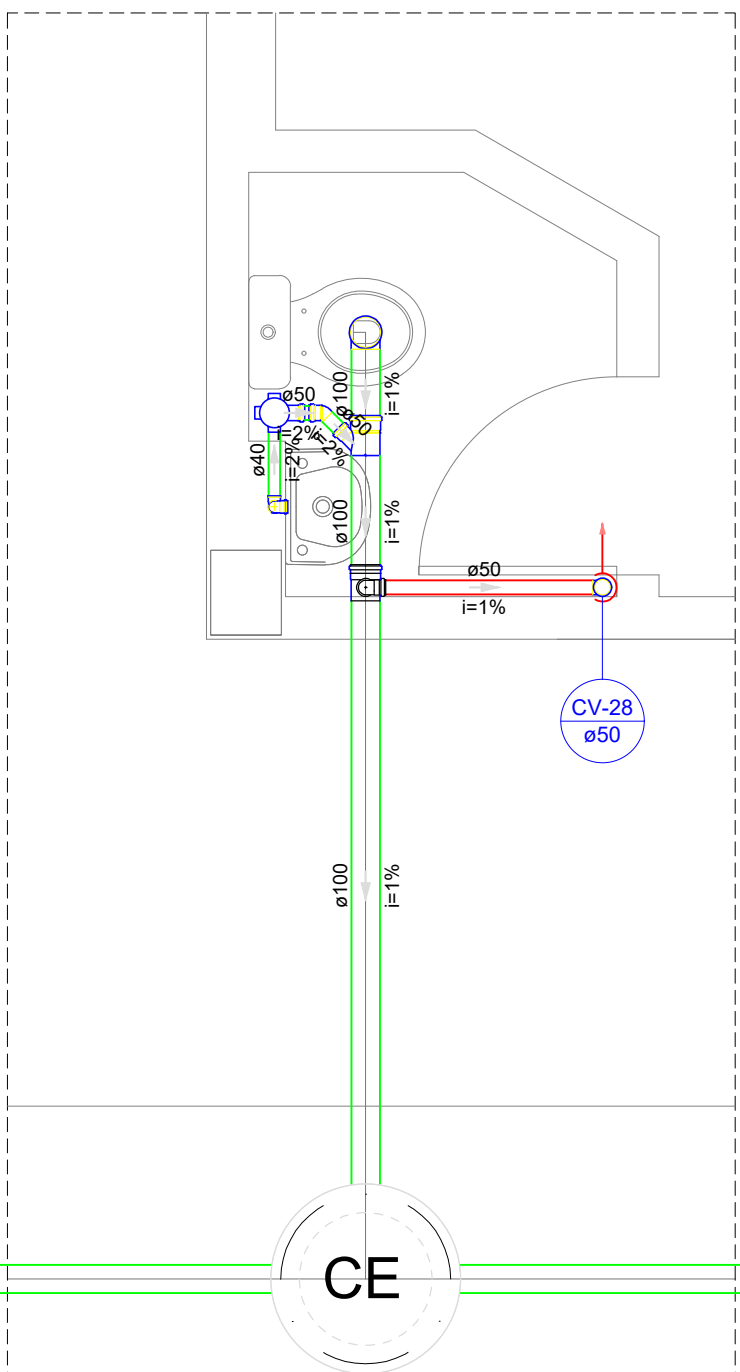

Detalhe S21
Escala 1:25

DETALHES
ESCALA 1/100

MINISTÉRIO DA EDUCAÇÃO
INSTITUTO FEDERAL DE EDUCAÇÃO, CIÊNCIA E TECNOLOGIA DO PIAUÍ
PROREITORIA DE DESENVOLVIMENTO INSTITUCIONAL
DIRETORIA DE INFRAESTRUTURA

PROJETO EXECUTIVO DE INSTALAÇÕES SANITÁRIAS

APROVAÇÃO

APROVAÇÃO PREFEITURA MUNICIPAL

RESPONSÁVEL TÉCNICO

INSTITUTO FEDERAL DO PIAUÍ

Obra:
CONSTRUÇÃO DOS NOVOS CAMPUS DO IFPI

Endereço:
ALTOS/ESPERANTINA/BARRAS- PI

Conteúdo da prancha:
DETALHES 16, 19 E 21

Responsável Técnico:
Jean Carlos Rodrigues de Brito - Engenheiro Civil - CREA/PI 190590144-5


Op. de CAD:
Jean

Data:
Maio/2024


Escala:
1/100

Revisão:
FINAL

12/17

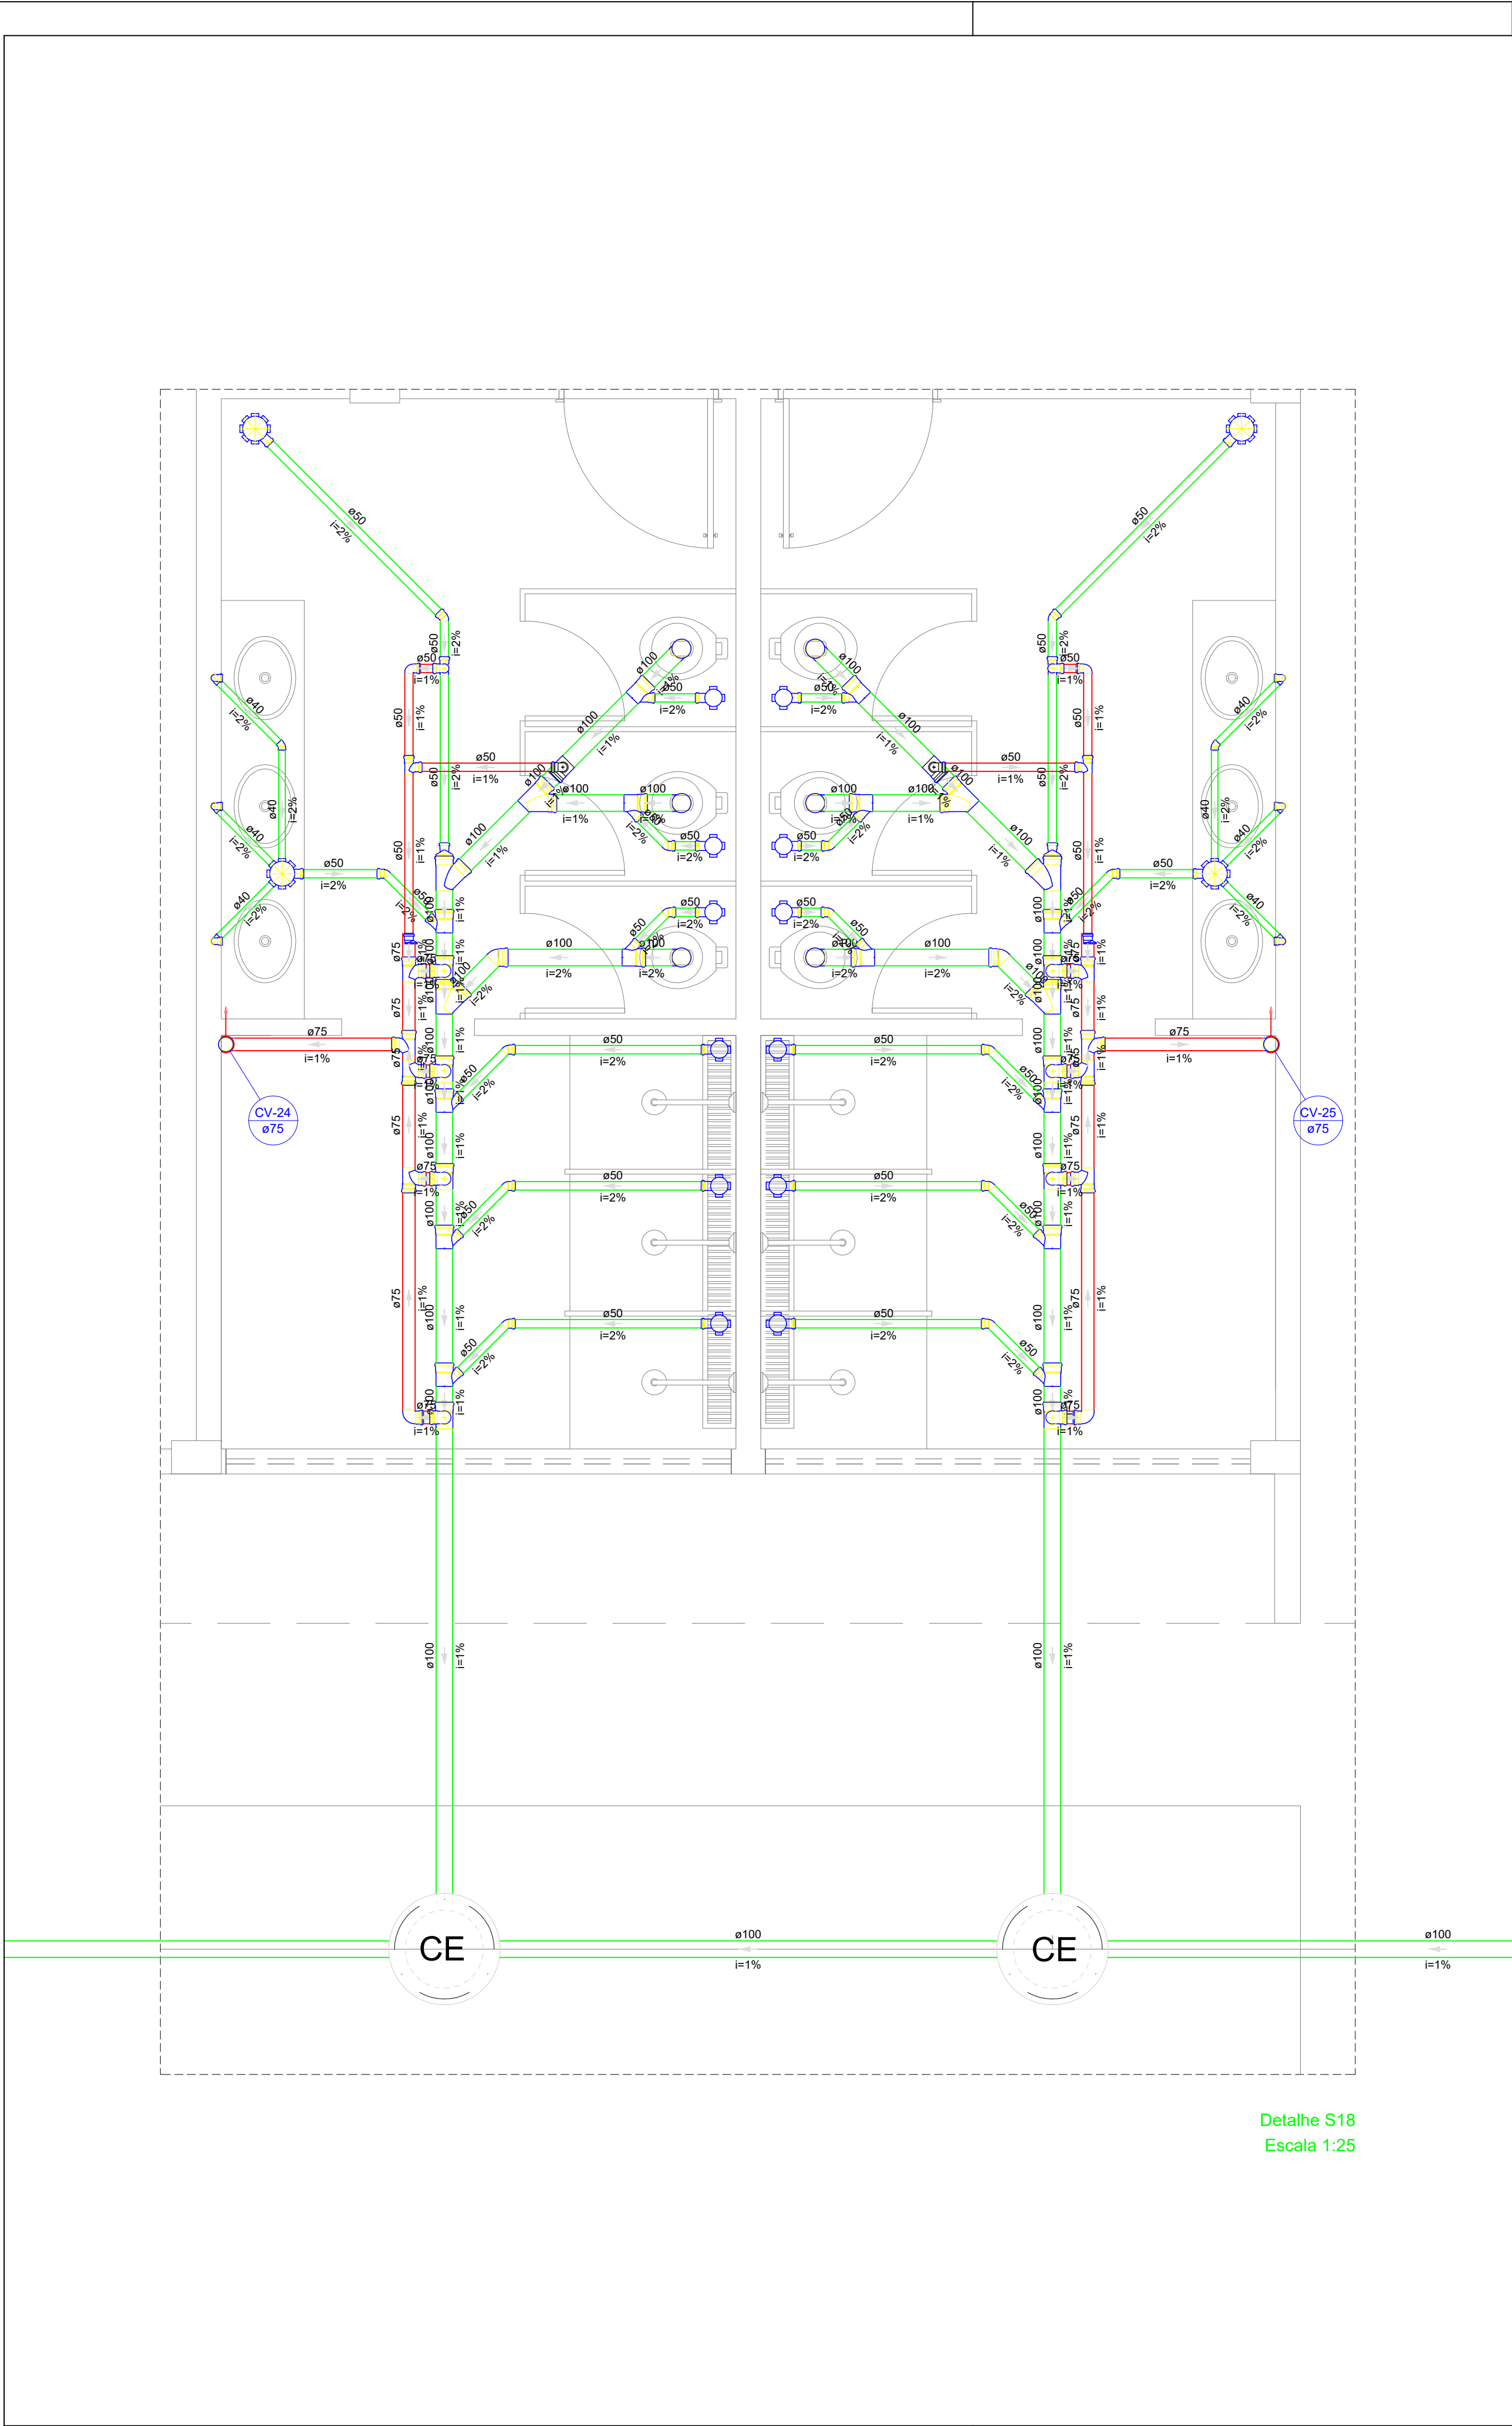

Detalhe S18
Escala 1:25

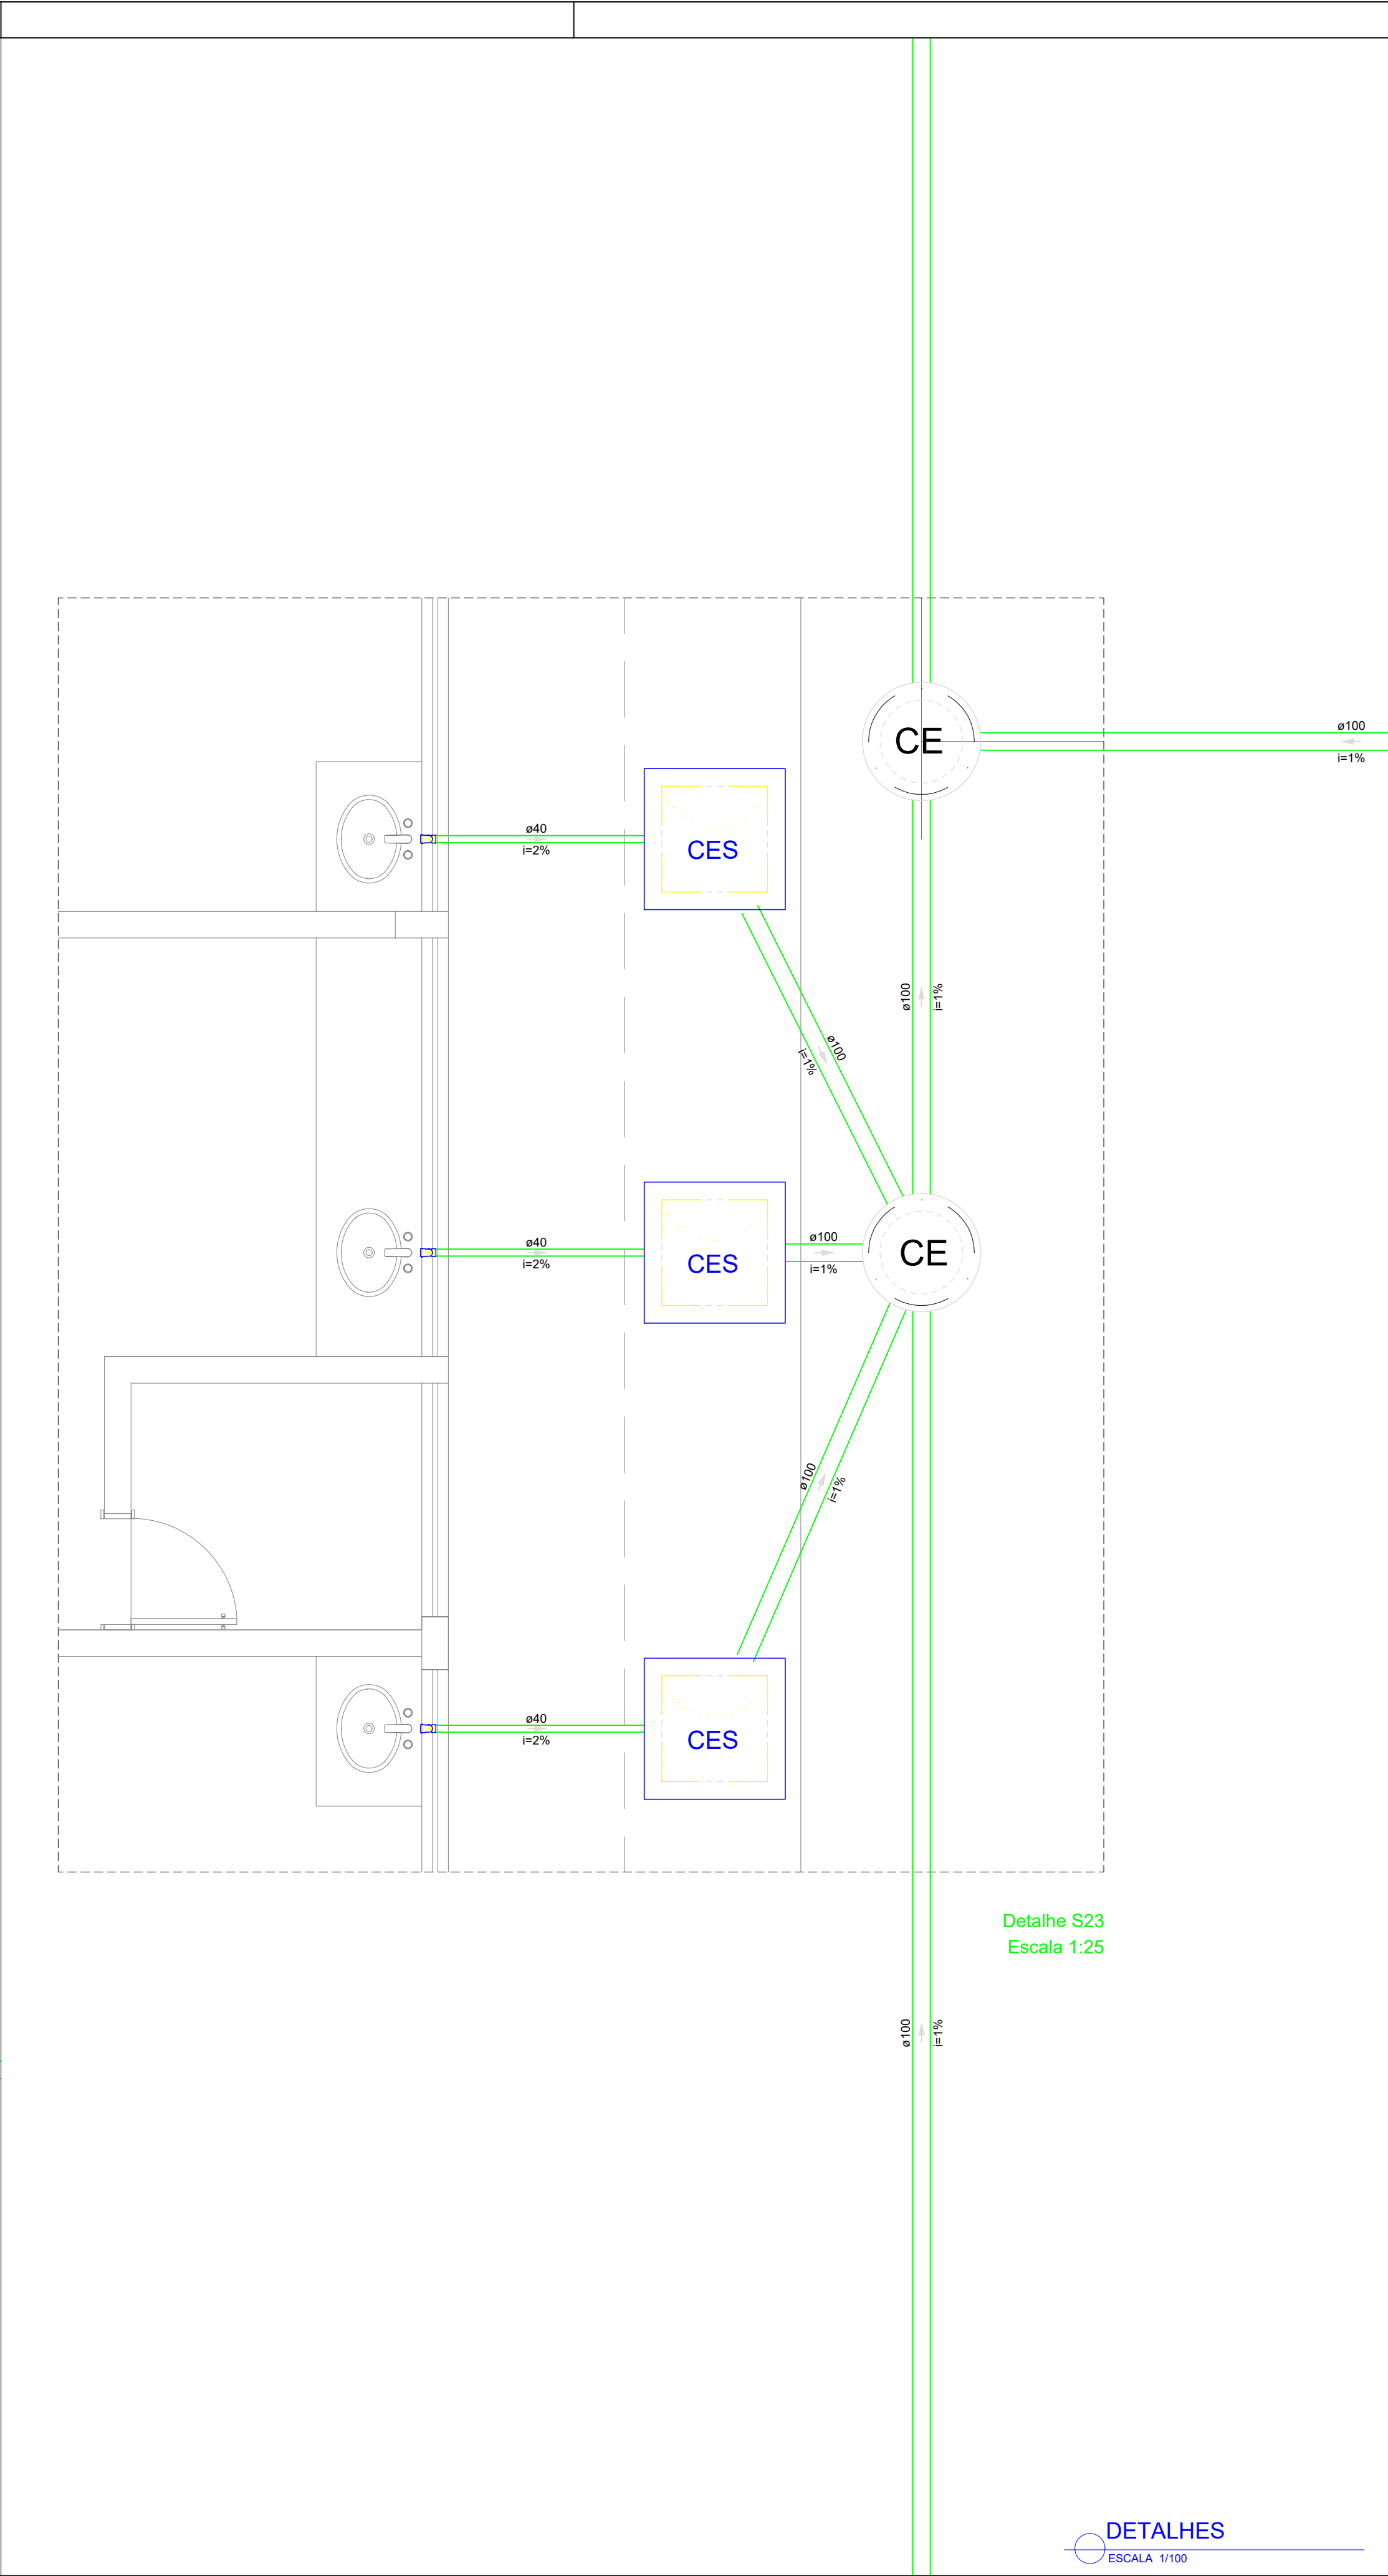

Detalhe S23
Escala 1:25

DETALHES
ESCALA 1/100

Legenda - Pavimento Térreo	
	Caixa Sifonada
	Caixas Inspeção Esgoto Sifonada
	Caixas de passagem
	Chuveiro Coletivo
	Chuveiro Residencial
	Joelho 45
	Joelho 90
	Joelho 90- coluna
	Junção simples
	Junção simples c/ redução
	Lavatório Residencial com sifão
	Mictório de Descarga Automática- DN 40mm
	Pia de Cozinha Industrial - Preparação com Sifão
	Ramais de Ventilação
	Redução excêntrica
	Te sanitário
	Vaso Sanitário c/ J90°

MINISTÉRIO DA EDUCAÇÃO
INSTITUTO FEDERAL DE EDUCAÇÃO, CIÊNCIA E TECNOLOGIA DO PIAUÍ
PROREITORIA DE DESENVOLVIMENTO INSTITUCIONAL
DIRETORIA DE INFRAESTRUTURA

PROJETO EXECUTIVO DE INSTALAÇÕES SANITÁRIAS

APROVAÇÃO

APROVAÇÃO PREFEITURA MUNICIPAL

RESPONSÁVEL TÉCNICO

INSTITUTO FEDERAL DO PIAUÍ

Obr: CONSTRUÇÃO DOS NOVOS CAMPUS DO IFPI

Endereço: ALTOS/ESPERANTINA/BARRAS- PI

Conteúdo da prancha:
DETALHES 18 E 23

Responsável Técnico:


Jean Carlos Rodrigues de Brito - Engenheiro Civil - CREA/PI 190590144-5

Op. de CAD:
Jean


Data:
Maio/2024

Escala:
1/100

Revisão:
FINAL

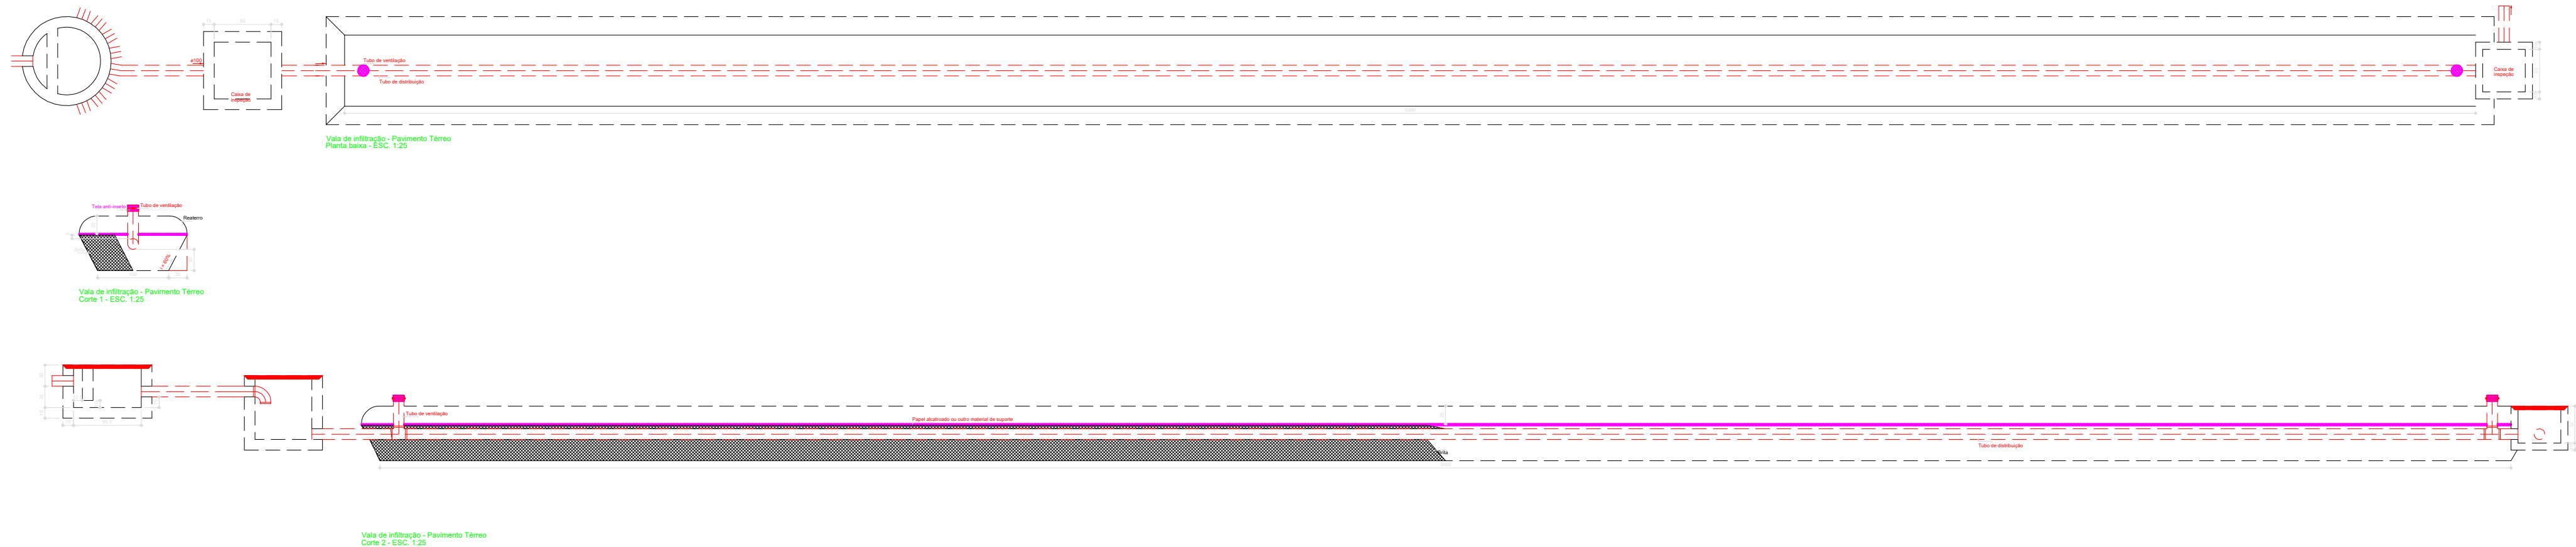

Legenda - Pavimento Térreo	
	Caixa Sifonada
	Caixas Inspeção Esgoto Sifonada
	Caixas de passagem
	Chuveiro Coletivo
	Chuveiro Residencial
	Joelho 45
	Joelho 90
	Joelho 90- coluna
	Junção simples
	Junção simples c/ redução
	Lavatório Residencial com sifão
	Mictório de Descarga Automática- DN 40mm
	Pia de Cozinha Industrial - Preparação com Sifão
	Ramais de Ventilação
	Redução excêntrica
	Te sanitário
	Vaso Sanitário c/ J90°

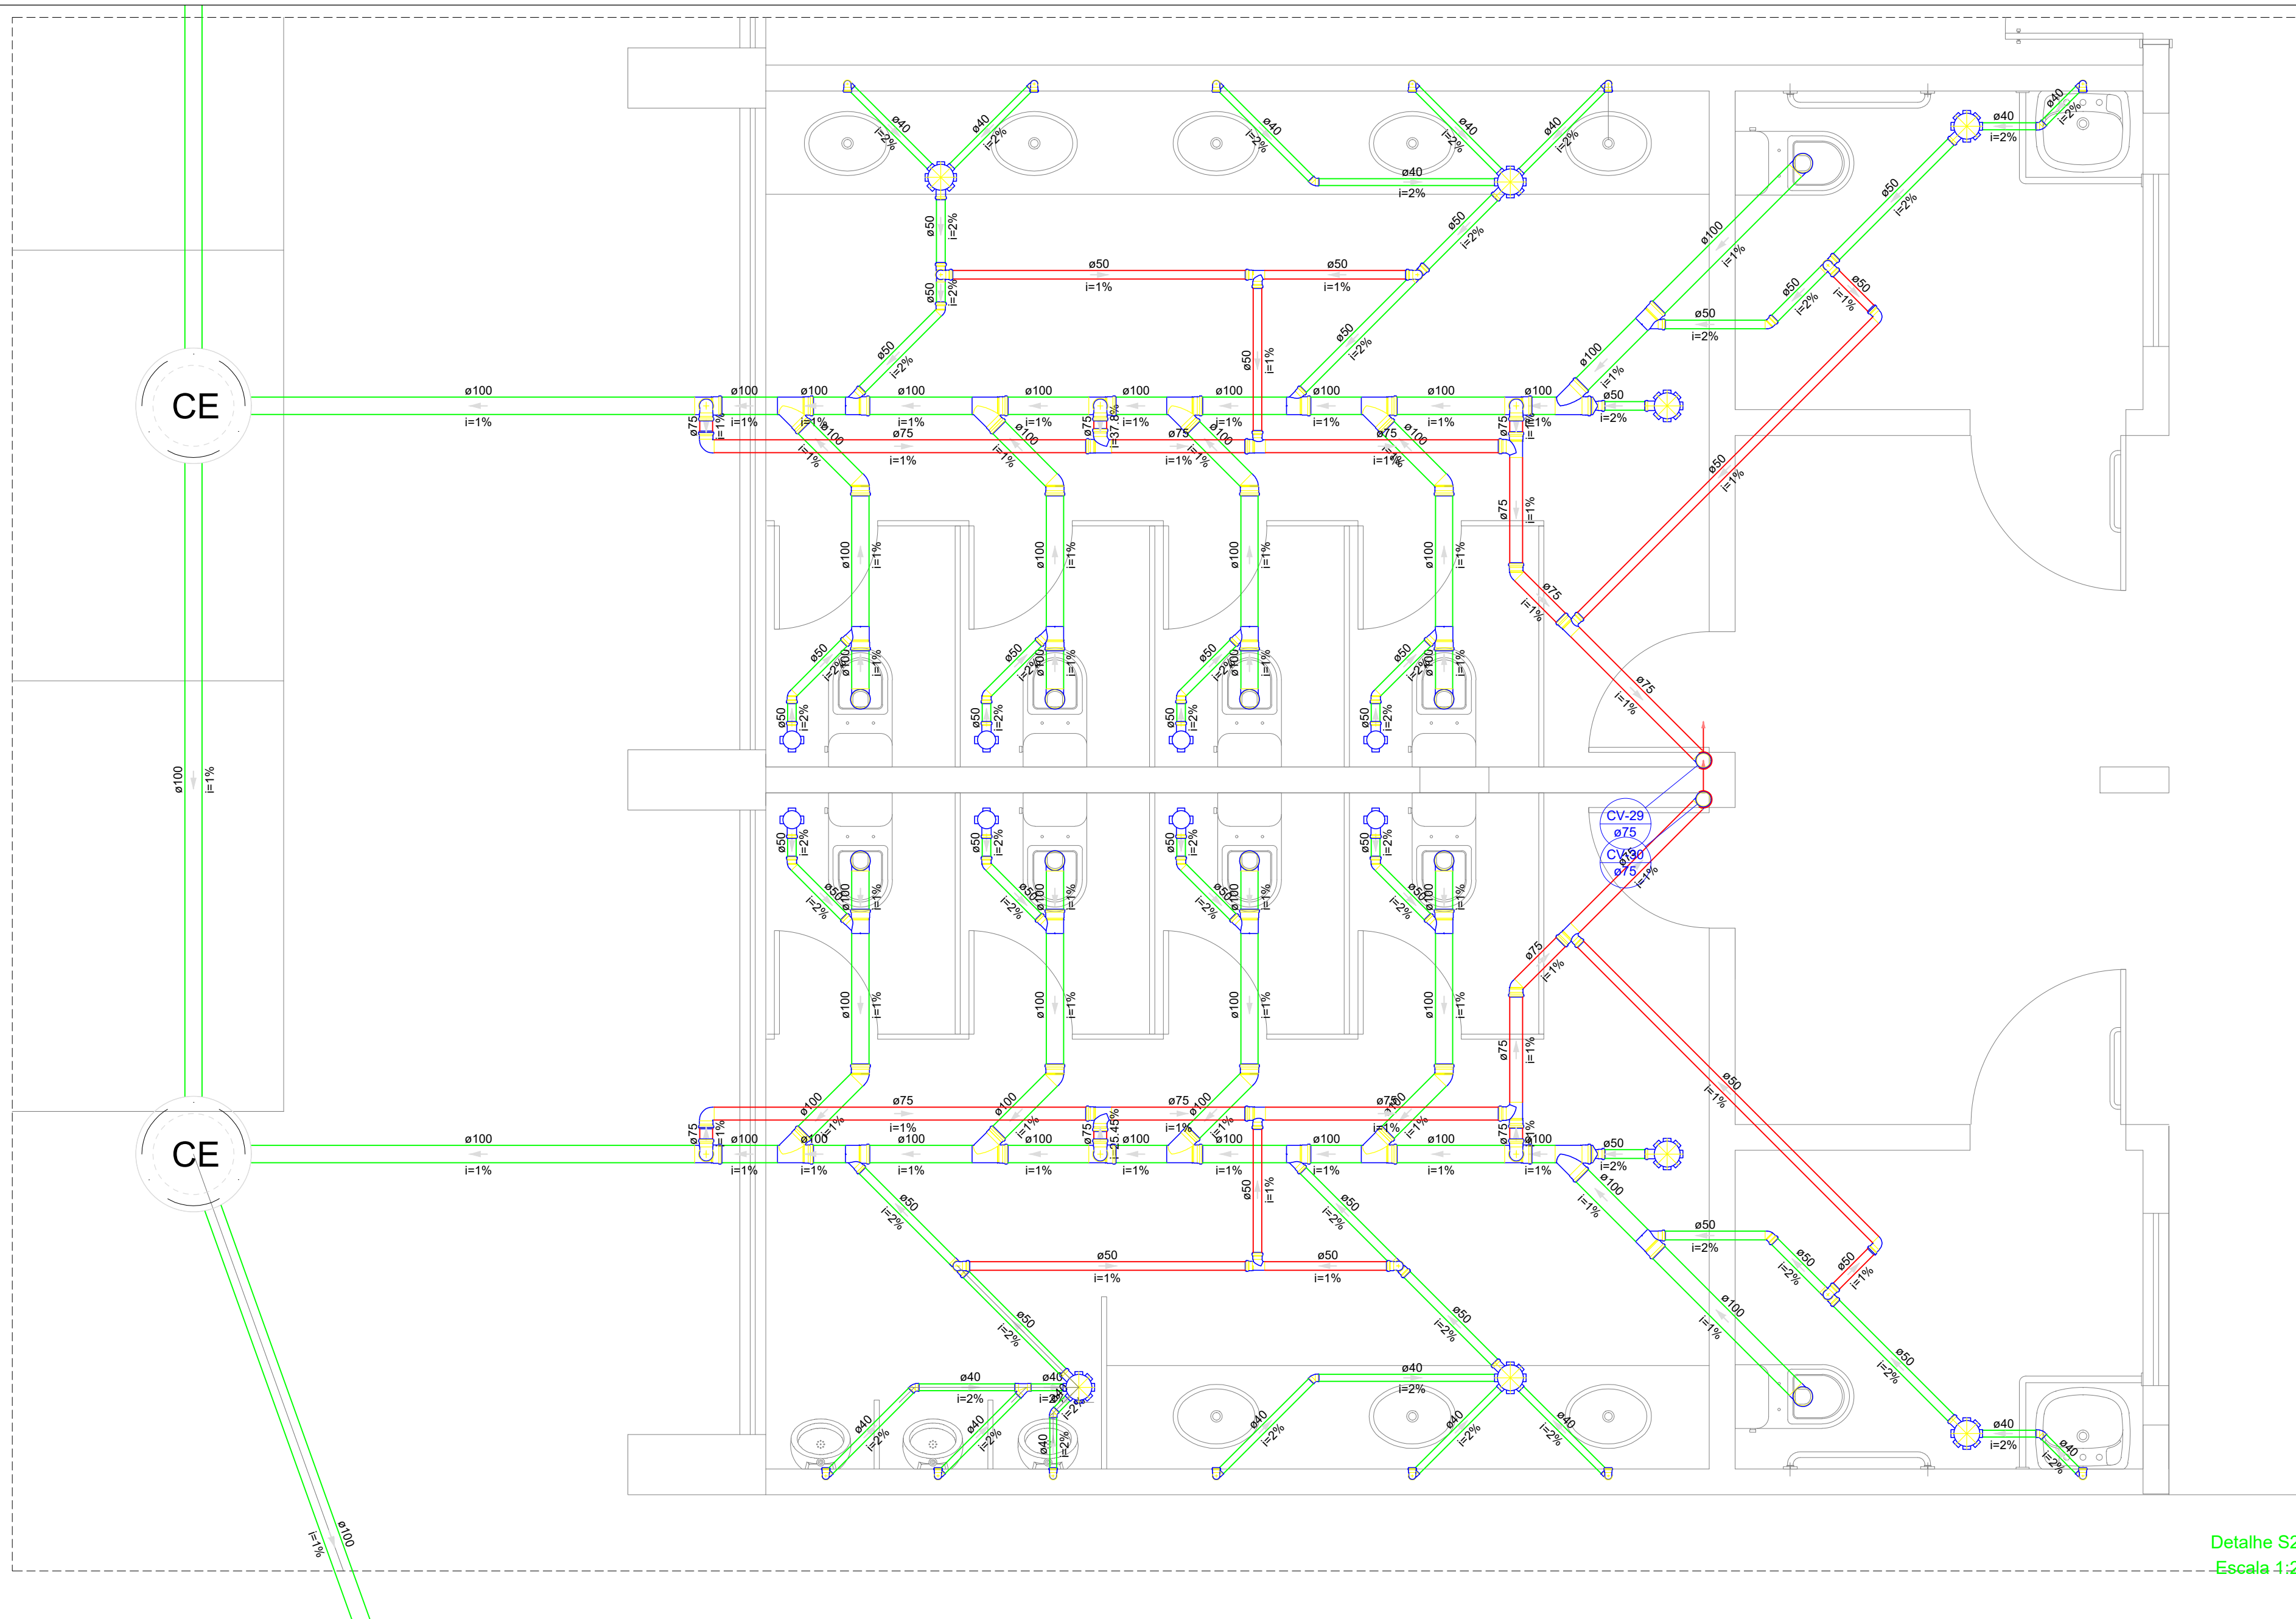

Detalhe S24
Escala 1:25

DETALHES
ESCALA 1/100

MINISTÉRIO DA EDUCAÇÃO
INSTITUTO FEDERAL DE EDUCAÇÃO, CIÊNCIA E TECNOLOGIA DO PIAUÍ
PROREITORIA DE DESENVOLVIMENTO INSTITUCIONAL
DIRETORIA DE INFRAESTRUTURA

PROJETO EXECUTIVO DE INSTALAÇÕES SANITÁRIAS

APROVAÇÃO	APROVAÇÃO PREFEITURA MUNICIPAL
_____	_____


RESPONSÁVEL TÉCNICO	INSTITUTO FEDERAL DO PIAUÍ
_____	_____

Obra: CONSTRUÇÃO DOS NOVOS CAMPUS DO IFPI	Endereço: ALTOS/ESPERANTINA/BARRAS- PI
---	--


Conteúdo da grandeza:
DETALHE 24 E DETALHES DAS VALAS DE INFILTRAÇÃO

Responsável Técnico:
Jean Carlos Rodrigues de Brito - Engenheiro Civil - CREA/PI 190590144-5

Op. de CAD: Jean	Data: Mai/2024	Escala: 1/100	Revisão: FINAL
----------------------------	--------------------------	------------------	--------------------------

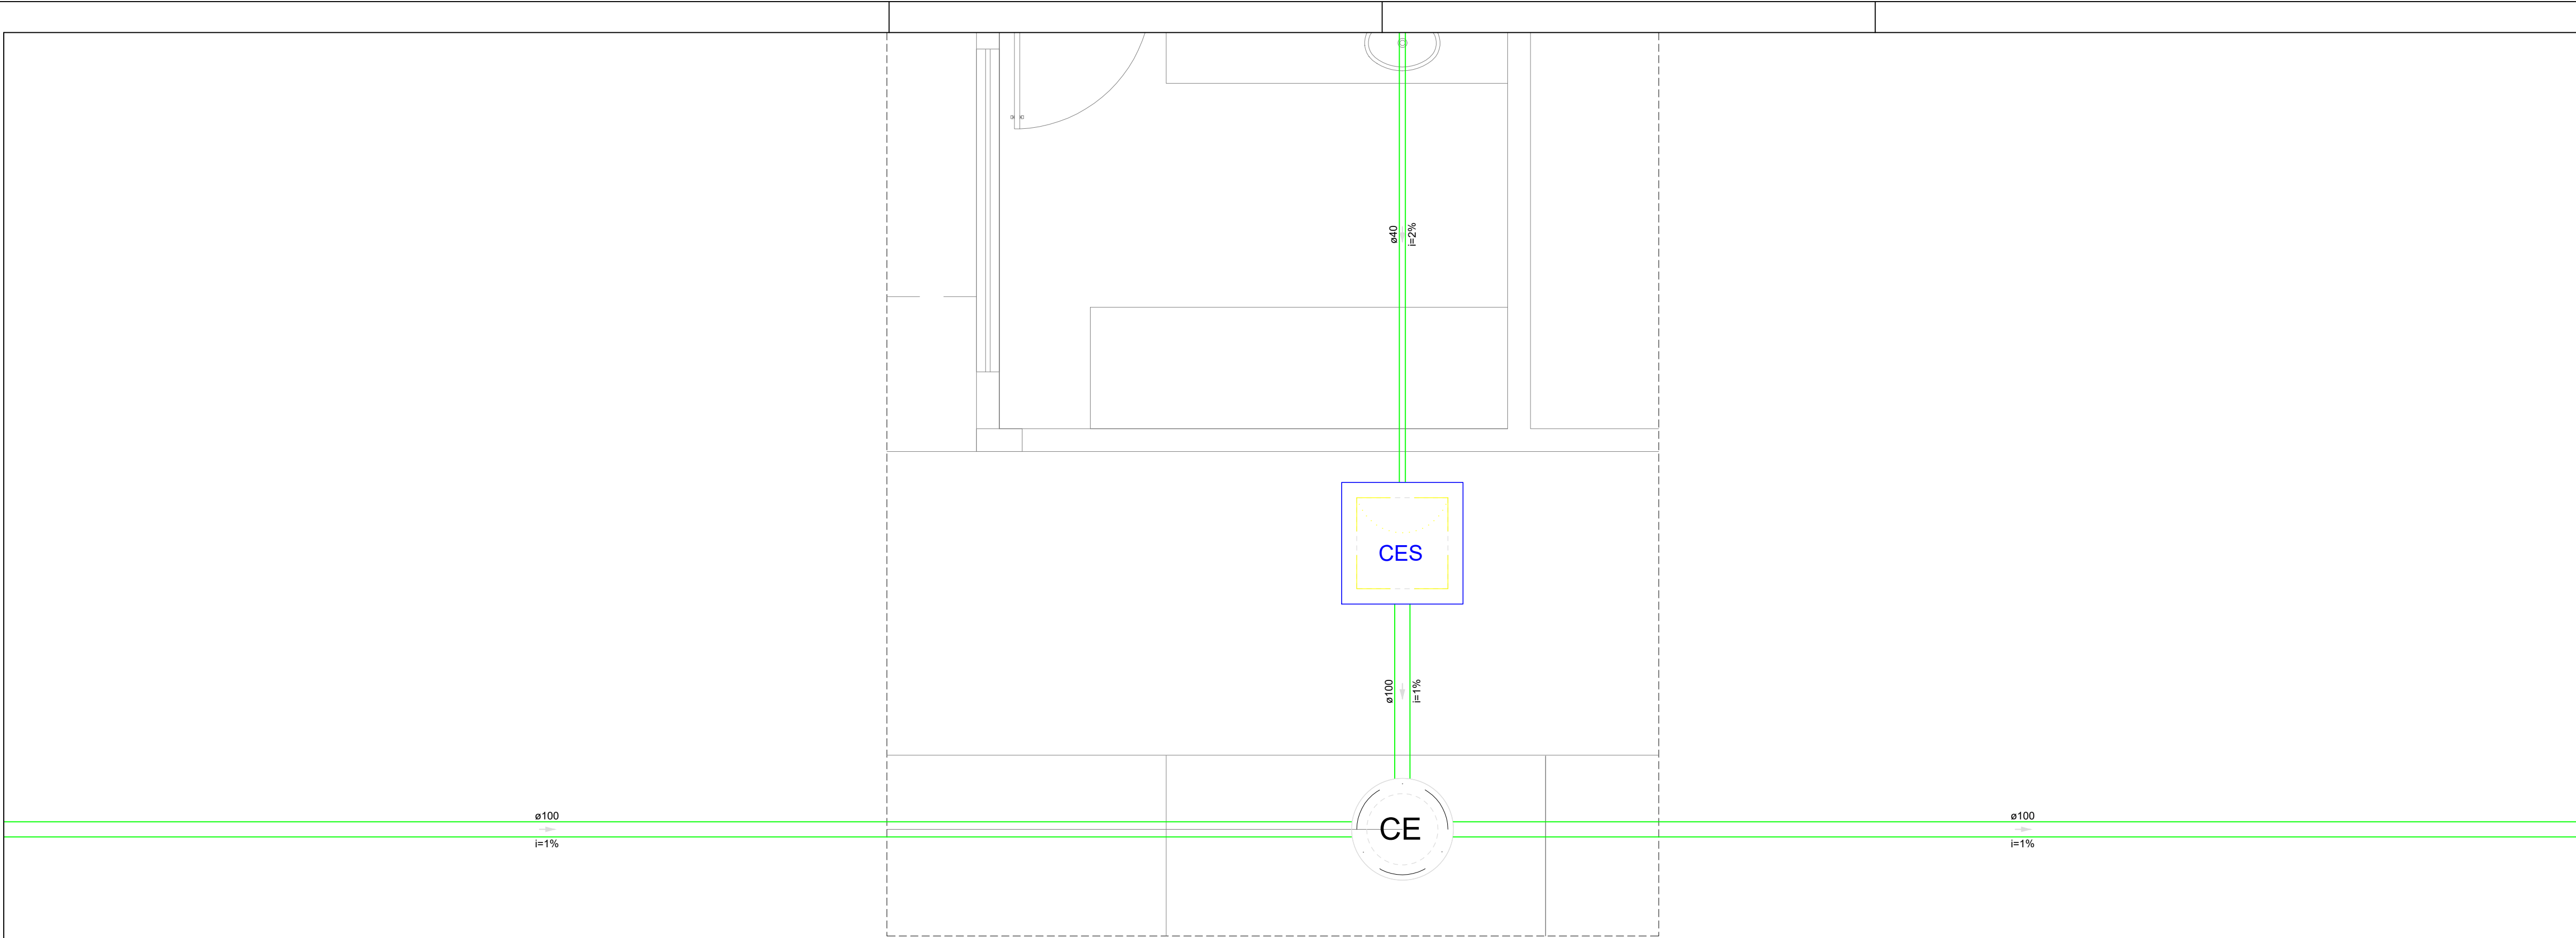


Detalhe S25
Escala 1:25

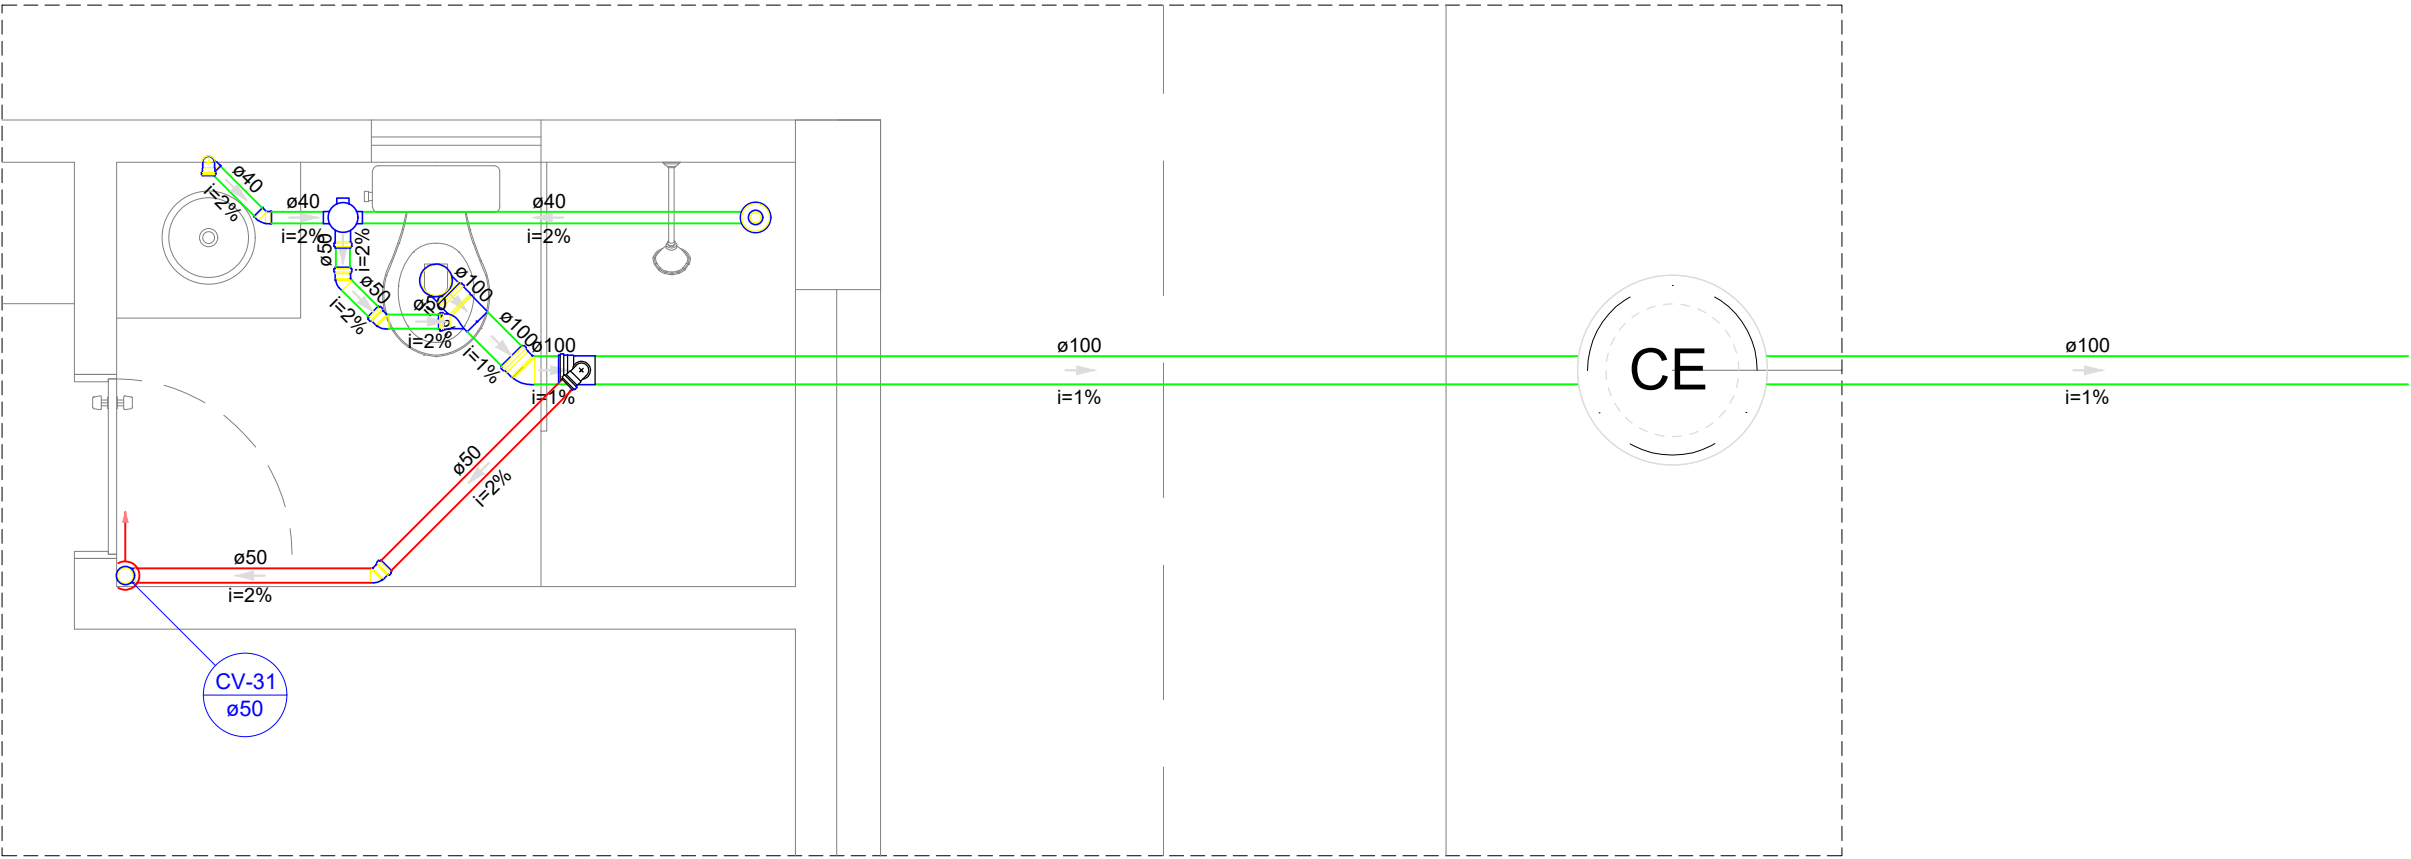

Detalhe S26
Escala 1:25

Legenda - Pavimento Térreo	
	Caixa Sifonada
	Caixas Inspeção Esgoto Sifonada
	Caixas de passagem
	Chuveiro Coletivo
	Chuveiro Residencial
	Joelho 45
	Joelho 90
	Joelho 90- coluna
	Junção simples
	Junção simples c/ redução
	Lavatório Residencial com sifão
	Mictório de Descarga Automática- DN 40mm
	Pia de Cozinha Industrial - Preparação com Sifão
	Ramais de Ventilação
	Redução excêntrica
	Te sanitário
	Vaso Sanitário c/ J90°

  MINISTÉRIO DA EDUCAÇÃO
INSTITUTO FEDERAL DE EDUCAÇÃO, CIÊNCIA E TECNOLOGIA DO PIAUÍ
PROREITORIA DE DESENVOLVIMENTO INSTITUCIONAL
DIRETORIA DE INFRAESTRUTURA

PROJETO EXECUTIVO DE INSTALAÇÕES SANITÁRIAS

APROVAÇÃO

APROVAÇÃO PREFEITURA MUNICIPAL

RESPONSÁVEL TÉCNICO

INSTITUTO FEDERAL DO PIAUÍ

Obr:

CONSTRUÇÃO DOS NOVOS CAMPUS DO IFPI

Endereço:

ALTOS/ESPERANTINA/BARRAS- PI

Conteúdo da prancha:

DETALHE 25 E 26

Responsável Técnico:

Jean Carlos Rodrigues de Brito - Engenheiro Civil - CREA/PI 190590144-5

Op. de CAD:

Jean

Data:

Maio/2024

Escala:


1/100

Revisão:


FINAL

DETALHES
ESCALA 1/100

GUARITA

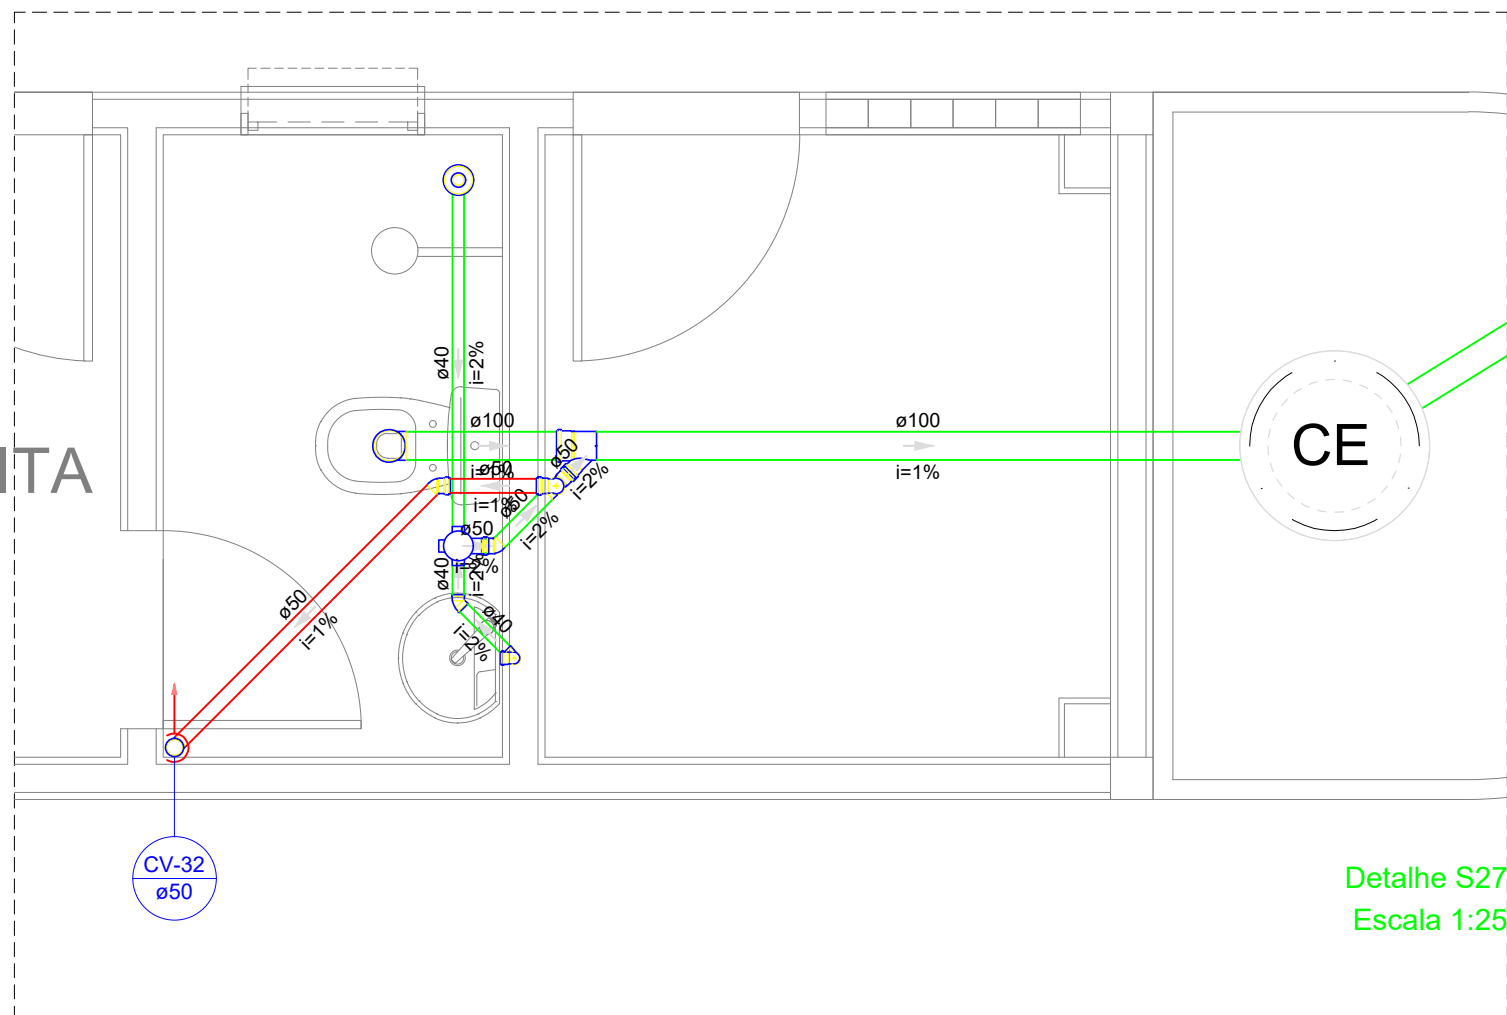

Detalhe S27
Escala 1:25

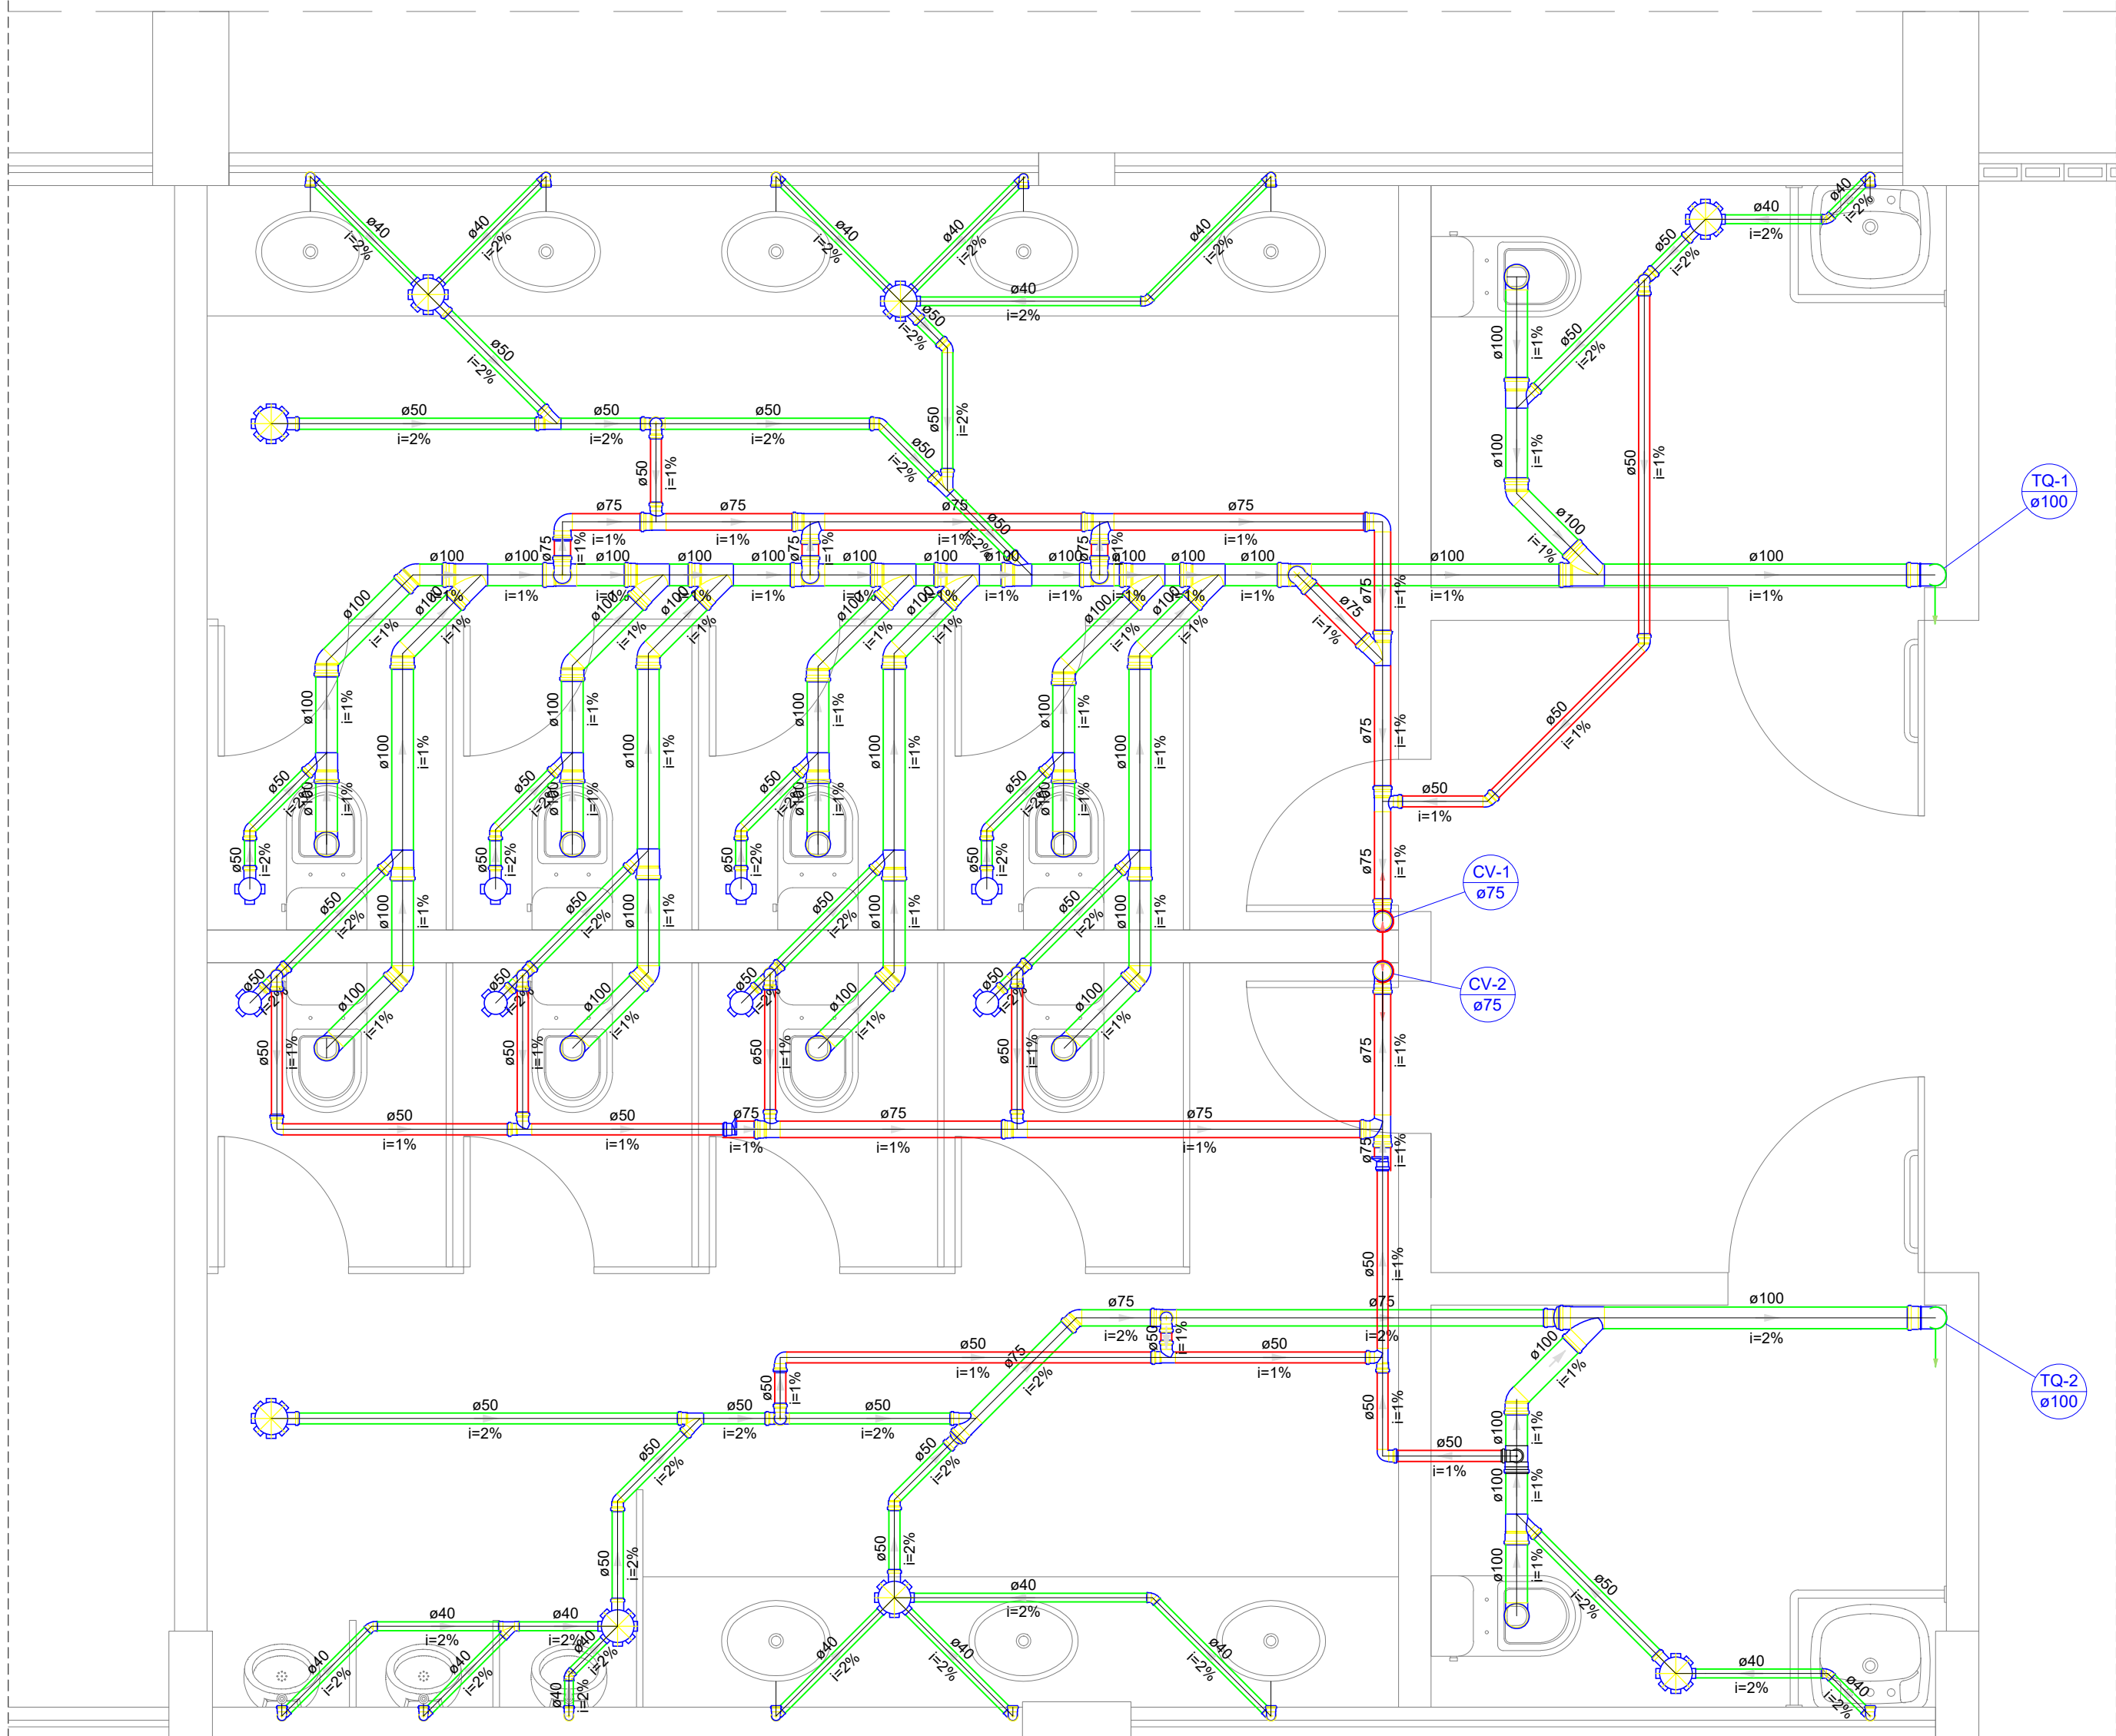

Detalhe S28
Escala 1:25

PLANTA BAIXA GERAL
ESCALA 1/500

Legenda - Pavimento Térreo	
	Caixa Sifonada
	Caixas Inspeção Esgoto Sifonada
	Caixas de passagem
	Chuveiro Coletivo
	Chuveiro Residencial
	Joelho 45
	Joelho 90
	Joelho 90- coluna
	Junção simples
	Junção simples c/ redução
	Lavatório Residencial com sifão
	Mictório de Descarga Automática- DN 40mm
	Pia de Cozinha Industrial - Preparação com Sifão
	Ramais de Ventilação
	Redução excêntrica
	Te sanitário
	Vaso Sanitário c/ J90°

MINISTÉRIO DA EDUCAÇÃO
INSTITUTO FEDERAL DE EDUCAÇÃO, CIÊNCIA E TECNOLOGIA DO PIAUÍ
PROREITORIA DE DESENVOLVIMENTO INSTITUCIONAL
DIRETORIA DE INFRAESTRUTURA

PROJETO EXECUTIVO DE INSTALAÇÕES SANITÁRIAS

APROVAÇÃO

APROVAÇÃO PREFEITURA MUNICIPAL

RESPONSÁVEL TÉCNICO

INSTITUTO FEDERAL DO PIAUÍ

Obr:

CONSTRUÇÃO DOS NOVOS CAMPUS DO IFPI

Endereço:

ALTOS/ESPERANTINA/BARRAS- PI

Conteúdo da prancha:

PLATA BAIXA DO PAVIMENTO TÉRREO - REDE GERAL

Responsável Técnico:

Jean Carlos Rodrigues de Brito - Engenheiro Civil - CREA/PI 190590144-5

Op. de CAD:

Jean

Data:

Maio/2024


Escala:

1/100

Revisão:

FINAL

16/17

	INSTITUTO FEDERAL DE EDUCAÇÃO, CIÊNCIA E TECNOLOGIA DA PARAÍBA
	Reitoria
	Av. João da Mata, 256, Jaguaribe, CEP 58015-020, Joao Pessoa (PB)
	CNPJ: 10.783.898/0001-75 - Telefone: (83) 3612.9701

Documento Digitalizado Ostensivo (Público)

PROJETOS DE ENGENHARIA - PROJETO HIDRÁULICO-SANITÁRIO - CONSTRUÇÃO SEDE PRÓPRIA - UNIDADE: CAMPUS SAPÉ - IFPB

Assunto:	PROJETOS DE ENGENHARIA - PROJETO HIDRÁULICO-SANITÁRIO - CONSTRUÇÃO SEDE PRÓPRIA - UNIDADE: CAMPUS SAPÉ - IFPB
Assinado por:	Carlos Diego
Tipo do Documento:	Projeto
Situação:	Finalizado
Nível de Acesso:	Ostensivo (Público)
Tipo do Conferência:	Cópia Simples

Documento assinado eletronicamente por:

- Carlos Diego dos Santos Carvalho, ASSISTENTE EM ADMINISTRACAO, em 28/10/2024 09:40:24.

Este documento foi armazenado no SUAP em 28/10/2024. Para comprovar sua integridade, faça a leitura do QRCode ao lado ou acesse <https://suap.ifpb.edu.br/verificar-documento-externo/> e forneça os dados abaixo:

Código Verificador: 1292238
Código de Autenticação: 444650ea79

